

西街校区尚雅楼博雅楼厕所、教室 漏水处理排危改造工程

施工图

重庆豪腾园林装饰工程有限公司

2025.07

工程项目名称：重庆市

工程设计阶段：装饰工程 施工图设计

单位负责人：	蒋用兵	<u>蒋用兵</u>	日期：	<u>2025. 07</u>
项目负责人：	蒋用兵	<u>蒋用兵</u>	日期：	<u>2025. 07</u>
专业负责人：	吕显华	<u>吕显华</u>	日期：	<u>2025. 07</u>
审 定：	蒋用文	<u>蒋用文</u>	日期：	<u>2025. 07</u>
校 对：	韩志勤	<u>韩志勤</u>	日期：	<u>2025. 07</u>

重庆豪腾园林装饰工程有限公司
二零二五年七月

设计说明

一、工程概况及任务来源
1.1 工程概况
本工程为重庆市大足区龙岗第一小学校(西街校区尚雅楼博雅楼厕所、教室漏水处理排危改造工程)，原有建筑共卫生间不做功能调整情况下处理漏水及翻新。
二、主要设计内容及依据
2. 1 设计范围
(1)、本次设计范围为原有公共卫生间止漏。
(2)、保留原有功能不作调整情况下美化环境。
2. 2 国家现行有关给水、排水、消防和卫生等设计规范及规程：
《建筑给水排水设计标准》（GB50015-2019）；
《城镇给水排水技术规范》（GB50788-2012）；
《民用建筑节能设计标准》（GB50555-2010）；
《室外给水设计标准》（GB 50013-2018）；
《室外排水设计规范》（GB50014-2006，2016年版）；
国家及地方现行的其它相关法律、法规、技术规定、规范、标准。
三、测量与设计经过
2025年7月上旬踏勘现场，我单位组织设计人员在项目负责人的引导下对现场进行了踏勘，并进行施工图设计必要的测量和调查，
7月下旬向业主单位汇报平面设计方案，待各个细节商量妥当后，于 2025年7月中旬完成施工图文件的编制。
四、设计原则
本次设计结合重庆市大足区龙岗第一小学校现场实际情况，正确处理远期规划和近期实施的矛盾，在设计中满足可持续发展的需要，重视经济合理、出行便利、功能齐全、安全环保等因素，注重便捷、省时、简约、齐全4大设计原则，还需要遵循以下几个大的设计方向：
(1) 以人为本
创造更具人性化空间，力求配套设施功能完全，使用便捷。
(2) 经济实用
树立经济节约的标准，设计方案追求美观经济，方便施工，力求以有限的资金投入达到最大的装修效果；
(3) 多样统一
通过在高度、比例、色彩、材料等方面的呼应关系，尽量塑造出有连续感、有韵律感的空间，并与周边自然环境、人文环境的融合；
环境、人文环境的融合；
(4) 可持续性
在设计、规划、选材、施工、后期维护等方面全面协调。

五、施工流程				
5.1、原有墙地砖拆除。				
5.2、原有卫生洁具拆除。				
5.3、原有给排水管道拆除。				
5.4、原有排水管道拆除。				
5.5、重新安装给排水管道、照明线路、墙地砖铺贴以及卫生间木质隔断。				
六、外观装修工程				
6.1 墙地砖材料、规格、颜色及做法详见立面图。				
6.2 普通外墙采用面砖墙面，做法参西南18J516-56和西南18J516-57。				
6.3、应先对卫生间阴角及管道开孔处用防水材料或密封材料进行防水处理。				
6.4、清洗维护作业时，应采用专业清洗设备、工具和安防措施，不得在同一垂直方向的上下面同时作业。				
6.5、抹灰、涂装类外墙面修缮，应按基层、面层、涂层的表里关系顺序，由里及表进行修缮;新旧抹灰之间、面层与基层之间应粘结牢固；				
6.6、清水墙面风化、灰缝松动、断裂和漏嵌、接头不顺，应修补完整，如风化面积过大应进行全补全嵌；				
6.7饰面类外墙面饰面层及砂浆层出现松动、起壳、开裂，应局部凿除后重铺，如有坠落危险应先进行及时抢修。				
七、其他				
7.1、除严格按本说明执行外，还应严格遵守国家、市有关的施工验收规范、规程和条例。本设计图及说明未详尽之处，均严格按国家相关 现行规范、规程及规定执行；				
7.2、两种材料的墙体交接处，应根据饰面材质在做饰面前加钉金属网防止裂缝；				
7.3、施工做法必须严格按照国家有关规范和规定执行，特别是所选标准图集中的有关材料及施工要求说明；				
7.4、所有建筑材料、配件必须符合现行国家标准关键材料应现场抽样检验合格后方可使用；				
7.5、工程中所采用的装饰材料的品种、规格、图案及色彩待多方协商确定样板后方可使用。				
八、数量				
项目	尚雅楼女卫	尚雅楼男卫	博雅楼原男、女卫	
数量	5 个	5 个	3 个	
楼层	一、二、三、四、五楼	一、二、三、四、五楼	一、三、五楼	



建筑装饰工程设计专项甲级
建筑幕墙工程设计专项乙级
资质证书编号：A150000182
A250000189

电话: 023-67027998
传真: 023-67027998
电子邮件: Cqhtgs2004@163.com

建设单位
CLIENT

重庆市大足区龙岗第一小学

项目名称
PROJECT

西街校区尚雅楼博雅楼厕所
教室漏水处理排危改造工程

子项目名称
SUBPROJECT

序号 NO.	修改内容 DESCRIPTION	日期 DATE

审定/日期
APPROVED BY / DATE

审核/日期
AUDITED BY / DATE

设计负责人/日期
PROJECT DIRECTOR / DATE

校对/日期
CHECKED BY / DATE

设计/日期
DESIGNED BY / DATE

图名
DRAWING TITLE

设计说明

工程编号
PROJECT NO.

 
比例
SCALE

日期
DATE

图号
DRAWING NO.

2025. 07

ZS-00



重庆豪腾园林装饰工程有限公司
Chongqing HaoTeng Garden Decoration Engineering Co., Ltd.

建筑装饰工程设计专项甲级
建筑幕墙工程设计专项乙级
资质证书编号: A150000182
A250000189

电话: 023-67027998
传真: 023-67027998
电子邮件: Cqhtgs2004@163.com

建设单位
CLIENT

重庆市大足区龙岗第一小学

项目名称
PROJECT

西街校区尚雅楼博雅楼厕所
教室漏水处理排危改造工程

子项目名称 SUBPROJECT		
序号 NO.	修改内容 DESCRIPTION	日期 DATE

审定/日期
APPROVED BY / DATE
陈明松

审核/日期
AUDITED BY / DATE
陈明松

设计负责人/日期
PROJECT DIRECTOR / DATE
吕科

校对/日期
CHECKED BY / DATE
陈立勤

设计/日期
DESIGNED BY / DATE
吕科

图名
DRAWING TITLE

设计目录

工程编号
PROJECT NO.

比 例
SCALE

日 期
DATE


图 号
DRAWING NO.

2025. 07

ZS-00

设计目录

序号	图 号	图 表 名 称	页数	图幅	序号	图 号	图 表 名 称	页数	图幅	序号	图 号	图 表 名 称	页数	图幅
1	S-00	设计说明	2	A3	19	ZS-19	三楼男、女卫顶面材质图	1	A3	37	DS-13	五楼男、女卫强电线路图	1	A3
2	S-00	设计目录	1	A3	20	ZS-20	五楼男、女卫原平面图	1	A3	38	DS-14	五楼男、女卫照明线路图	1	A3
尚雅楼改造工程					21	ZS-21	五楼男、女卫拆除范围	1	A3	39	DS-15	五楼男、女卫强电材料表	1	A3
1	ZS-01	原女卫生间平面图	1	A3	21	ZS-22	五楼男、女卫整改平面图	1	A3	给排水改造工程				
2	ZS-02	女卫生间拆除范围	1	A3	21	ZS-23	五楼男、女卫顶面材质图	1	A3	40	SS-01	女卫给水线路平面图	1	A3
3	ZS-03	女卫整改平面图	1	A3	22	ZS-24	博雅楼卫生间大样图1	1	A3	41	SS-02	女卫排水线路平面图	1	A3
4	ZS-04	女卫吊顶平面图	1	A3	25	ZS-25	博雅楼卫生间大样图2	1	A3	42	SS-03	女卫给排水材料表	1	A3
5	ZS-05	原男卫生间平面图	1	A3	26	ZS-26	二楼监控室拆除范围	1	A3	43	SS-04	男卫给水线路平面图	1	A3
6	ZS-06	男卫生间拆除范围	1	A3	27	ZS-27	二楼监控室改造范围	1	A3	44	SS-05	男卫排水线路平面图	1	A3
7	ZS-07	男卫整改平面图	1	A3	强电改造工程					45	SS-06	男卫给排水材料表	1	A3
8	ZS-08	男卫吊顶平面图	1	A3	28	DS-01	女卫生间强电线路图	1	A3	46	SS-07	一楼男、女卫给水线路平面图	1	A3
9	ZS-09	尚雅楼卫生间大样图1	1	A3	29	DS-02	女卫生间照明线路图	1	A3	47	SS-08	一楼男、女卫排水线路平面图	1	A3
10	ZS-10	尚雅楼卫生间大样图2	1	A3	30	DS-03	女卫生间强电材料表	1	A3	48	SS-09	一楼男、女卫给排水材料表	1	A3
11	ZS-11	尚雅楼卫生间大样图3	1	A3	31	DS-04	男卫生间强电线路图	1	A3	49	SS-10	三楼男、女卫给水线路平面图	1	A3
博雅楼改造工程					32	DS-05	男卫生间照明线路图	1	A3	50	SS-11	三楼男、女卫排水线路平面图	1	A3
12	ZS-12	一楼男、女卫原平面图	1	A3	33	DS-06	男卫生间强电材料表	1	A3	51	SS-12	三楼男、女卫给排水材料表	1	A3
13	ZS-13	一楼男、女卫拆除范围	1	A3	34	DS-07	一楼男、女卫强电线路图	1	A3	52	SS-13	五楼男、女卫给水线路平面图	1	A3
14	ZS-14	一楼男、女卫整改平面图	1	A3	35	DS-08	一楼男、女卫照明线路图	1	A3	53	SS-14	五楼男、女卫排水线路平面图	1	A3
15	ZS-15	一楼男、女卫顶面材质图	1	A3	36	DS-09	一楼男、女卫强电材料表	1	A3	54	SS-15	五楼男、女卫给排水材料表	1	A3
16	ZS-16	三楼男、女卫原平面图	1	A3	34	DS-10	三楼男、女卫强电线路图	1	A3					
17	ZS-17	三楼男、女卫拆除范围	1	A3	35	DS-11	三楼男、女卫照明线路图	1	A3					
18	ZS-18	三楼男、女卫整改平面图	1	A3	36	DS-12	三楼男、女卫强电材料表	1	A3					

 

重庆豪腾园林装饰工程有限公司
Chongqing HaoTeng Garden Decoration Engineering Co., Ltd.

建筑装饰工程设计专项甲级
建筑幕墙工程设计专项乙级
资质证书编号: A150000182
A250000189

电话: 023-67027998
传真: 023-67027998
电子邮件: Cqhtgs2004@163.com

建设单位
CLIENT

重庆市大足区龙岗第一小学

项目名称
PROJECT

西街校区尚雅楼博雅楼厕所
教室漏水处理排危改造工程

子项目名称
SUBPROJECT

序号 NO.	修改内容 DESCRIPTION	日期 DATE

审定/日期
APPROVED BY / DATE

陈明

审核/日期
AUDITED BY / DATE

陈明

设计负责人/日期
PROJECT DIRECTOR / DATE

陈明

校对/日期
CHECKED BY / DATE

陈明

设计/日期
DESIGNED BY / DATE

陈明

图名
DRAWING TITLE

尚雅楼
原女卫生间平面图

工程编号
PROJECT NO.


比 例
SCALE

日 期
DATE


2025. 07

图 号
DRAWING NO.

ZS-01

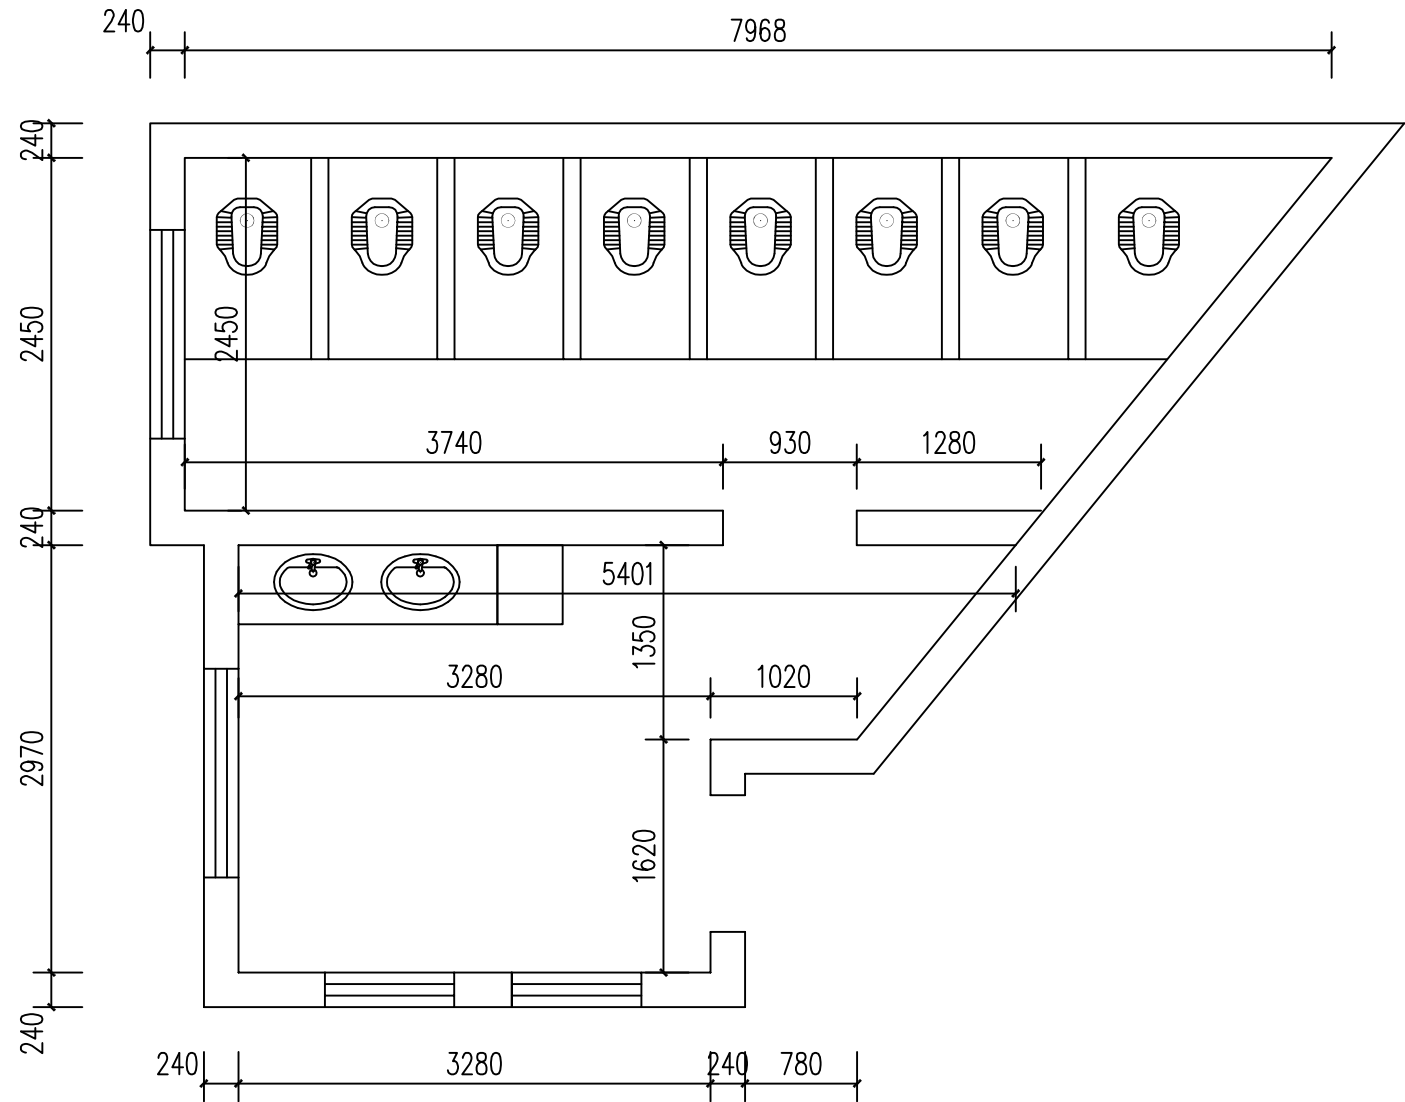

尚雅楼原女卫生间平面图 1:50

 

重庆豪腾园林装饰工程有限公司
Chongqing HaoTeng Garden Decoration Engineering Co., Ltd.

建筑装饰工程设计专项甲级
建筑幕墙工程设计专项乙级
资质证书编号: A150000182
A250000189

电话: 023-67027998
传真: 023-67027998
电子邮件: Cqhtgs2004@163.com

建设单位
CLIENT

重庆市大足区龙岗第一小学

项目名称
PROJECT

西街校区尚雅楼博雅楼厕所
教室漏水处理排危改造工程

子项目名称
SUBPROJECT

尚雅楼

序号 NO.	修改内容 DESCRIPTION	日期 DATE

审定/日期
APPROVED BY / DATE

陈明

审核/日期
AUDITED BY / DATE

陈明

设计负责人/日期
PROJECT DIRECTOR / DATE

陈明

校对/日期
CHECKED BY / DATE

陈明

设计/日期
DESIGNED BY / DATE

陈明

图名
DRAWING TITLE

女卫生间拆除范围

工程编号
PROJECT NO.


比例
SCALE

日期
DATE

2025. 07

图号
DRAWING NO.

ZS-02

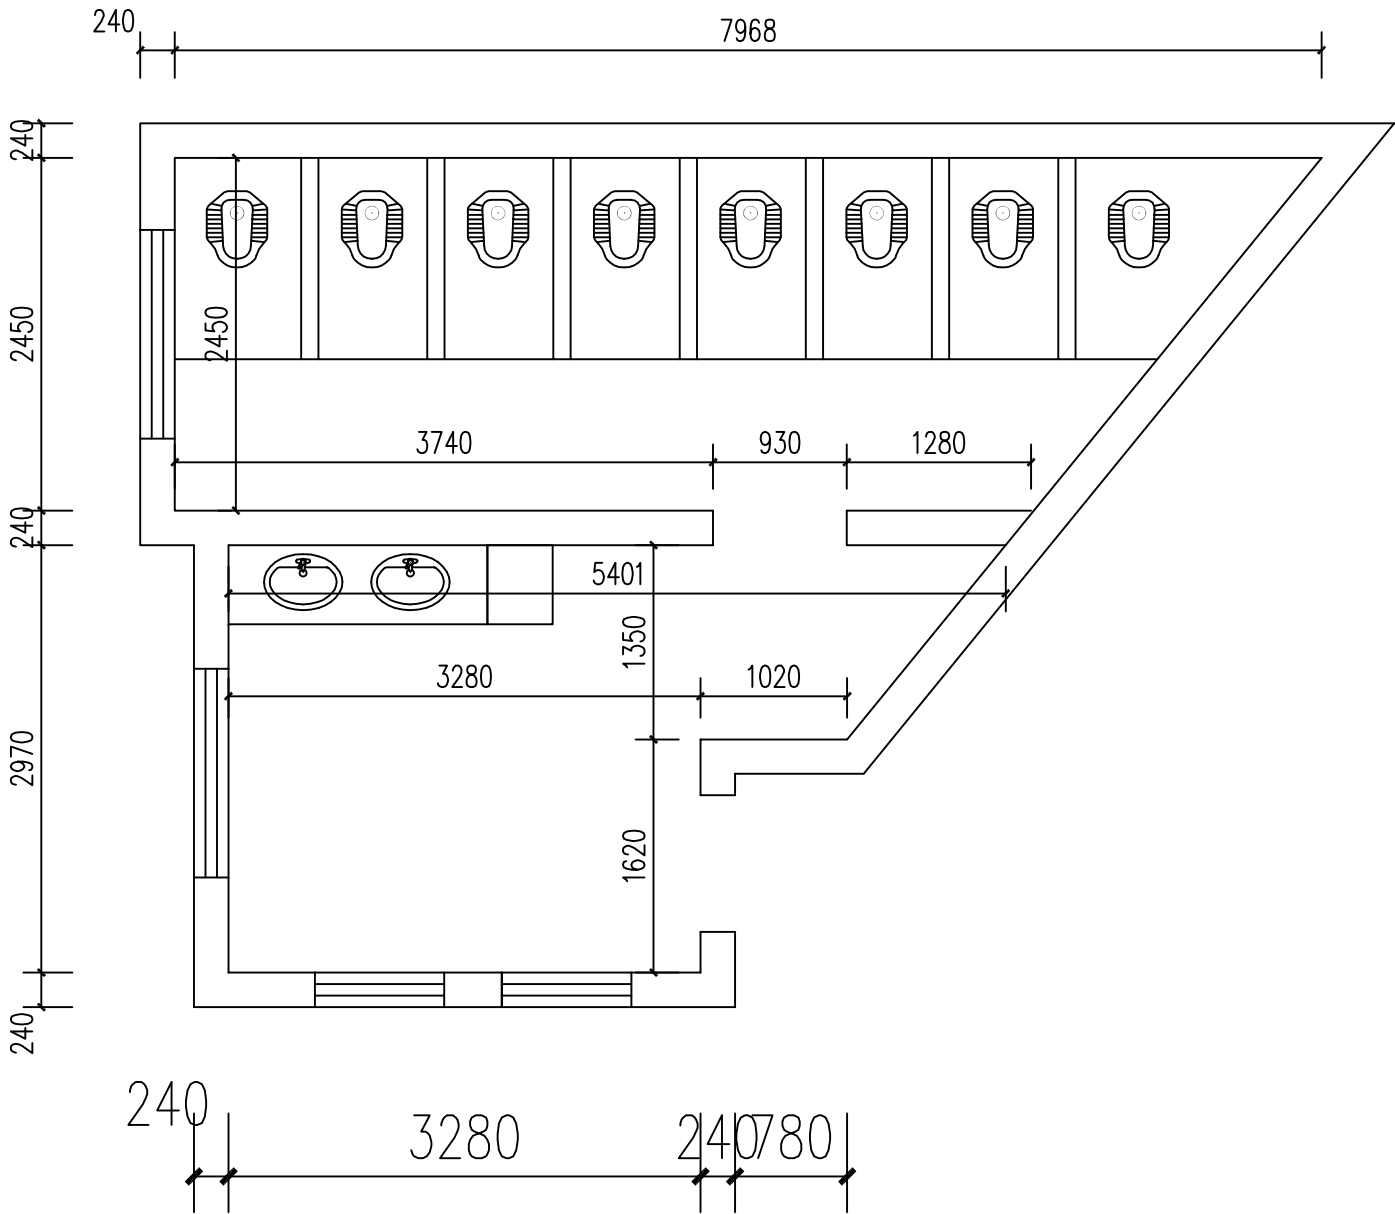

尚雅楼女卫生间拆除范围

- 说明: 1、未注明单位处均以mm为单位。
2、女卫生间整体拆除内容包括: 8个蹲便器拆除; 卫生间7×1320×1100砖体隔断拆除; 1800长洗手台及500×500拖帕池拆除; 1780高护墙砖剔除; 上墙1760高白色涂料及顶面白灰铲除; 卫生间给水及排水管道拆除。
3、尚雅楼1-5楼女卫生间均按照本改造方案实施。

H

重庆豪腾园林装饰工程有限公司
Chongqing HaoTeng Garden Decoration Engineering Co., Ltd.

建筑装饰工程设计专项甲级
建筑幕墙工程设计专项乙级
资质证书编号: A150000182
A250000189

电话: 023-67027998
传真: 023-67027998
电子邮件: Cqhtgs2004@163.com

建设单位
CLIENT

重庆市大足区龙岗第一小学

项目名称
PROJECT

西街校区尚雅楼博雅楼厕所
教室漏水处理排危改造工程

子项目名称
SUBPROJECT

尚雅楼

序号 NO.	修改内容 DESCRIPTION	日期 DATE

审定/日期
APPROVED BY / DATE
陈明松


审核/日期
AUDITED BY / DATE
陈明松

设计负责人/日期
PROJECT DIRECTOR / DATE
吕科

校对/日期
CHECKED BY / DATE
陈立勤

设计/日期
DESIGNED BY / DATE
吕科

图名 DRAWING TITLE	
女卫整改平面图	
工程编号 PROJECT NO.	
比例 SCALE	
日期 DATE	2025. 07
图号 DRAWING NO.	ZS-03

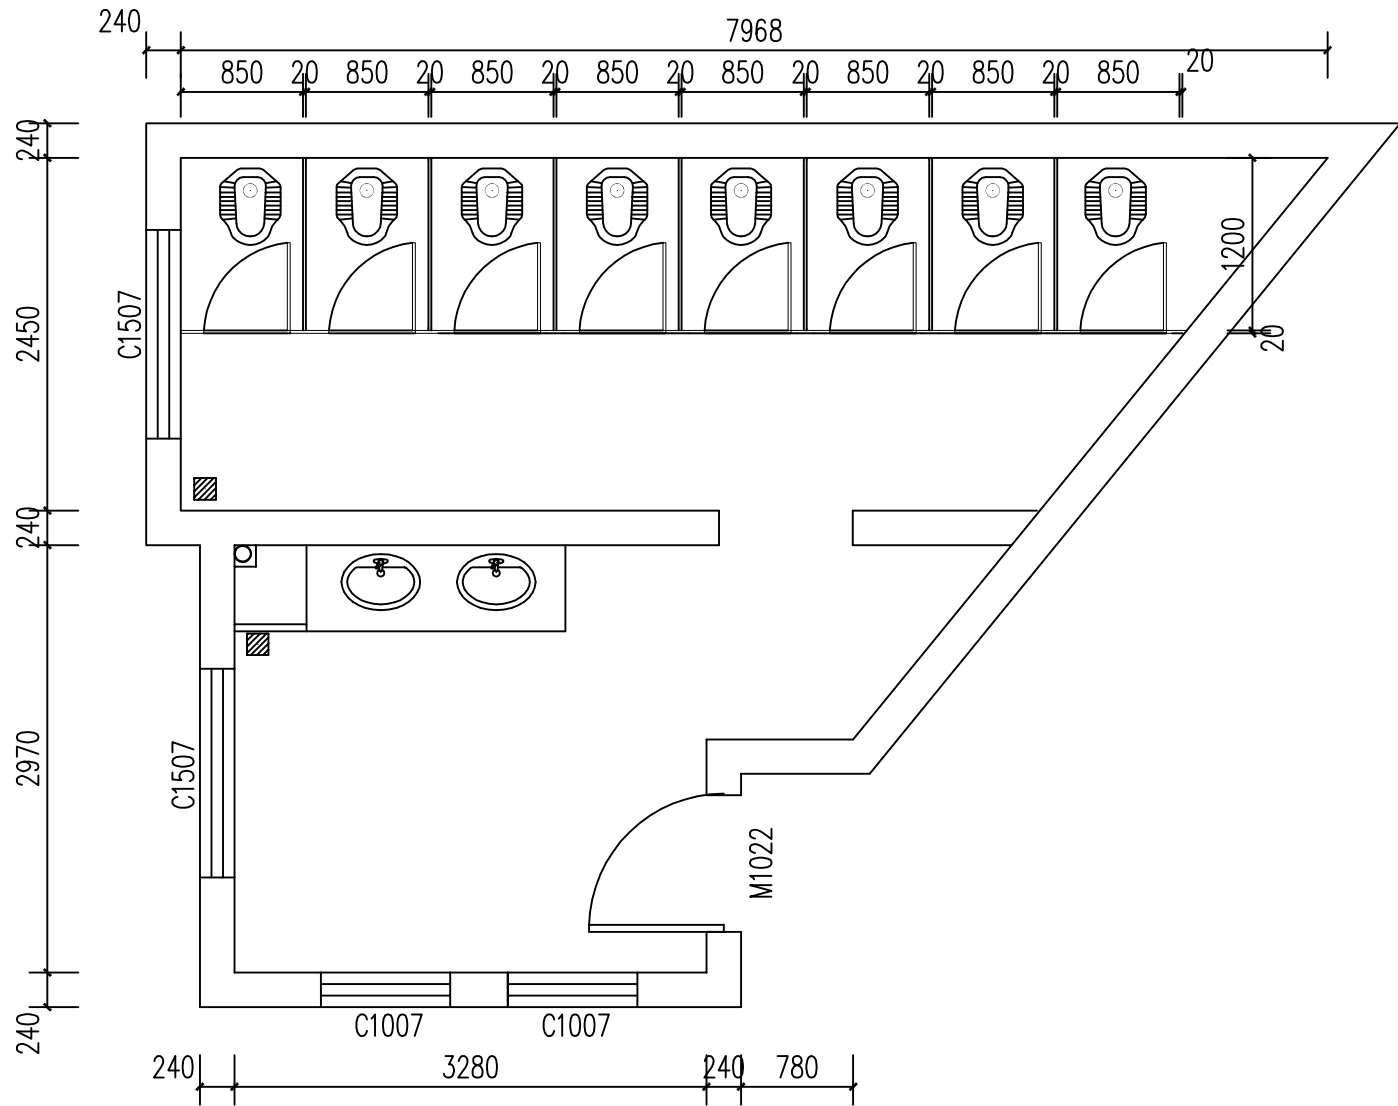


尚雅楼女卫整改平面图 1:50

门窗表

类型	设计编号	洞口尺寸(mm)	数量	备注
普通窗	C1007	1000X700	2	1.4MM厚铝合金, 5+6A+5中空磨砂玻璃滑窗, 带防蚊钢网。
	C1507	1500X700	3	1.4MM厚铝合金, 5+6A+5中空磨砂玻璃滑窗, 带防蚊钢网。

 说明: 1、未注明单位处均以mm为单位。
2、女卫生间整体改造内容包括: 给水给排水整体重新安装; 8个蹲便器重新定位安装; 卫生间采用20厚多层实木免漆板定制隔断; 1800长洗手台及500宽拖帕池重新制作; 卫生间墙面搓沙找平, 水泥基防水滚涂高度1200, 墙砖铺贴高度2700; 洗手间墙面搓沙找平, 水泥基防水滚涂高度1200, 墙面砖铺贴高度2100; 地面重做回填、水泥砂浆找平、满做水泥基防水, 并作48小时关水测试之后满铺防滑地砖; 卫生间顶面做300×300铝扣板吊顶, 洗手间原顶面做聚合物水泥防水涂料涂刷两遍厚度3mm。
3、尚雅楼1-5楼共4个女卫, 卫生间里面C1507上下两个窗均为新安装; 洗手间C1007窗只安装下面两个窗, 上面两个窗保留原尺寸窗孔不变。
4、尚雅楼1-5楼共4个女卫均按照本改造方案实施。



重庆豪腾园林装饰工程有限公司
Chongqing HaoTeng Garden Decoration Engineering Co., Ltd.

建筑装饰工程设计专项甲级
建筑幕墙工程设计专项乙级
资质证书编号: A150000182
A250000189

电话: 023-67027998
传真: 023-67027998
电子邮件: Cqhtgs2004@163.com

建设单位
CLIENT

重庆市大足区龙岗第一小学

项目名称
PROJECT

西街校区尚雅楼博雅楼厕所
教室漏水处理排危改造工程

子项目名称
SUBPROJECT

尚雅楼

序号 NO.	修改内容 DESCRIPTION	日期 DATE

审定/日期
APPROVED BY / DATE

陈明

审核/日期
AUDITED BY / DATE

陈明

设计负责人/日期
PROJECT DIRECTOR / DATE

陈明

校对/日期
CHECKED BY / DATE

陈明

设计/日期
DESIGNED BY / DATE

陈明

图名
DRAWING TITLE

女卫吊顶平面图

工程编号
PROJECT NO.


比例
SCALE

日期
DATE

2025. 07


图号
DRAWING NO.

ZS-04

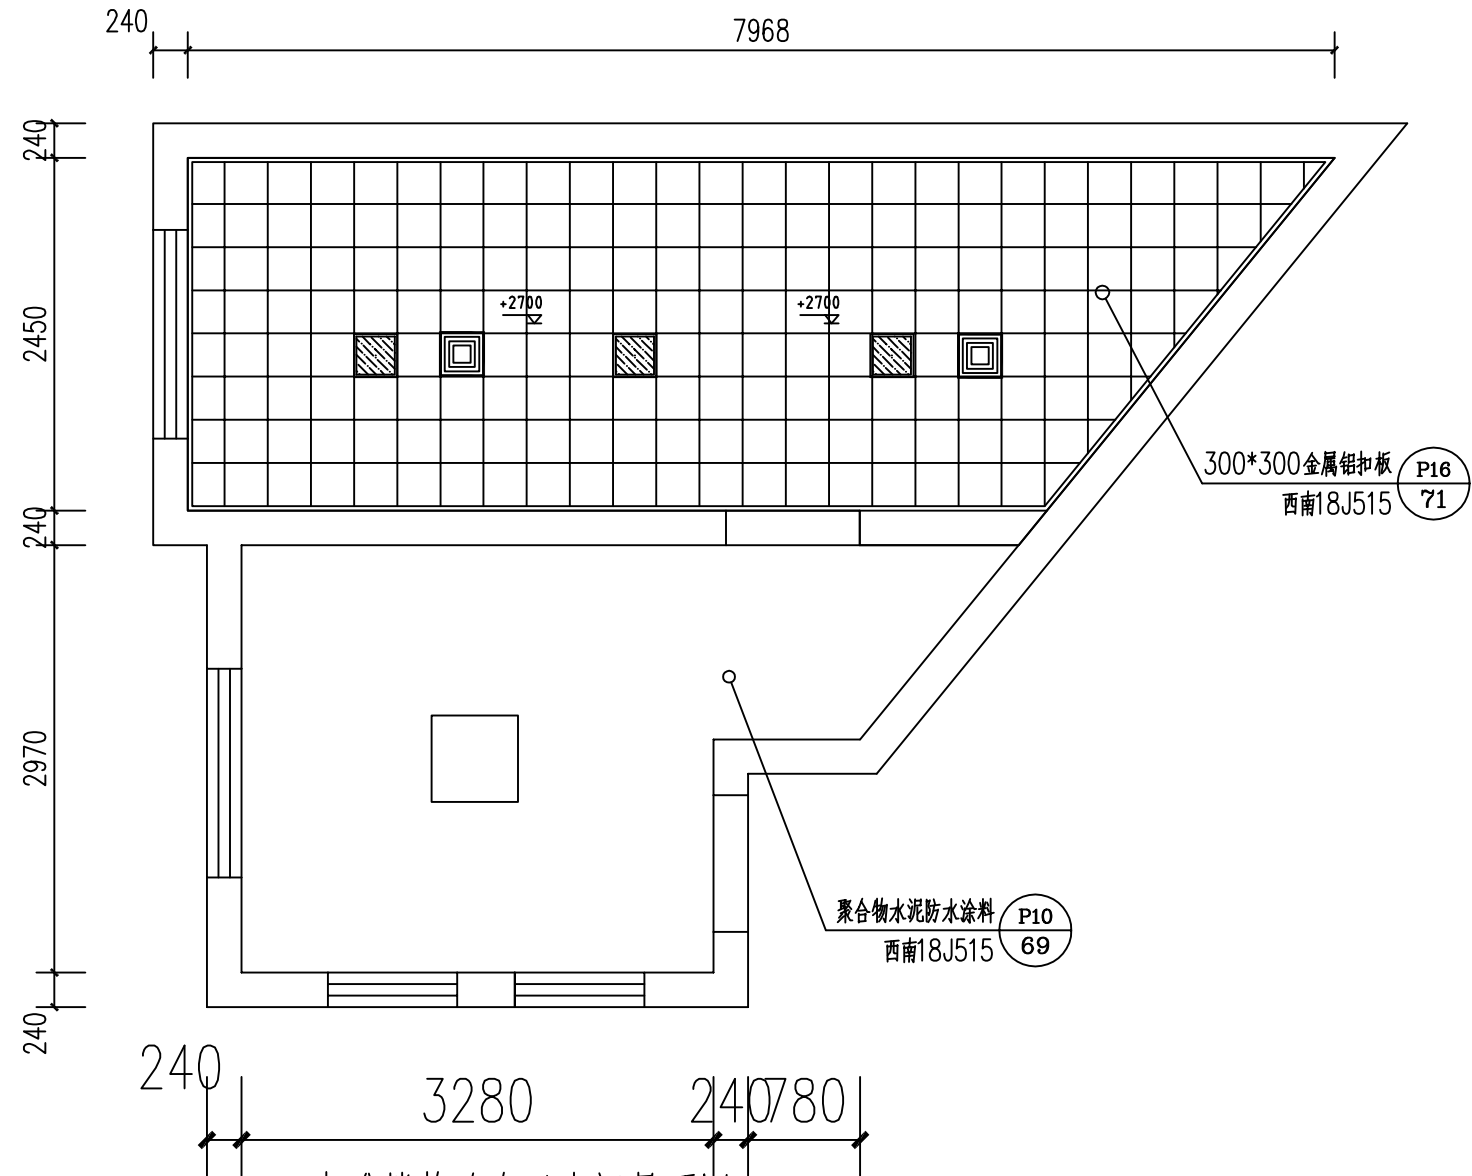

尚雅楼整改女卫生间吊顶图

 - 说明: 1、未注明单位处均以mm为单位。
2、卫生间整合个体采用300×300×0.8铝扣板吊顶, 施工详见西南18J515第71页P16。
3、卫生间顶面聚合物水泥防水涂料涂刷两边厚度3mm, 施工详见西南18J515第69页P10。
4、卫生间强电路布置需规划安装人体感应灯、排气扇、烘手器、应急疏散灯、应急照明灯、灭蚊灯、除臭设备。
5、尚雅楼1-5楼共4个女卫均按照本改造方案实施。



重庆豪腾园林装饰工程有限公司
Chongqing HaoTeng Garden Decoration Engineering Co., Ltd.

建筑装饰工程设计专项甲级
建筑幕墙工程设计专项乙级
资质证书编号: A150000182
A250000189

电话: 023-67027998
传真: 023-67027998
电子邮件: Cqhtgs2004@163.com

建设单位
CLIENT

重庆市大足区龙岗第一小学

项目名称
PROJECT

西街校区尚雅楼博雅楼厕所
教室漏水处理排危改造工程

子项目名称
SUBPROJECT

序号 NO.	修改内容 DESCRIPTION	日期 DATE

审定/日期
APPROVED BY / DATE

陈明

审核/日期
AUDITED BY / DATE

陈明

设计负责人/日期
PROJECT DIRECTOR / DATE

陈明

校对/日期
CHECKED BY / DATE

陈明

设计/日期
DESIGNED BY / DATE

陈明

图名
DRAWING TITLE

尚雅楼
原男卫生间平面图

工程编号
PROJECT NO.


比例
SCALE

日期
DATE

2025. 07

图号
DRAWING NO.

ZS-05

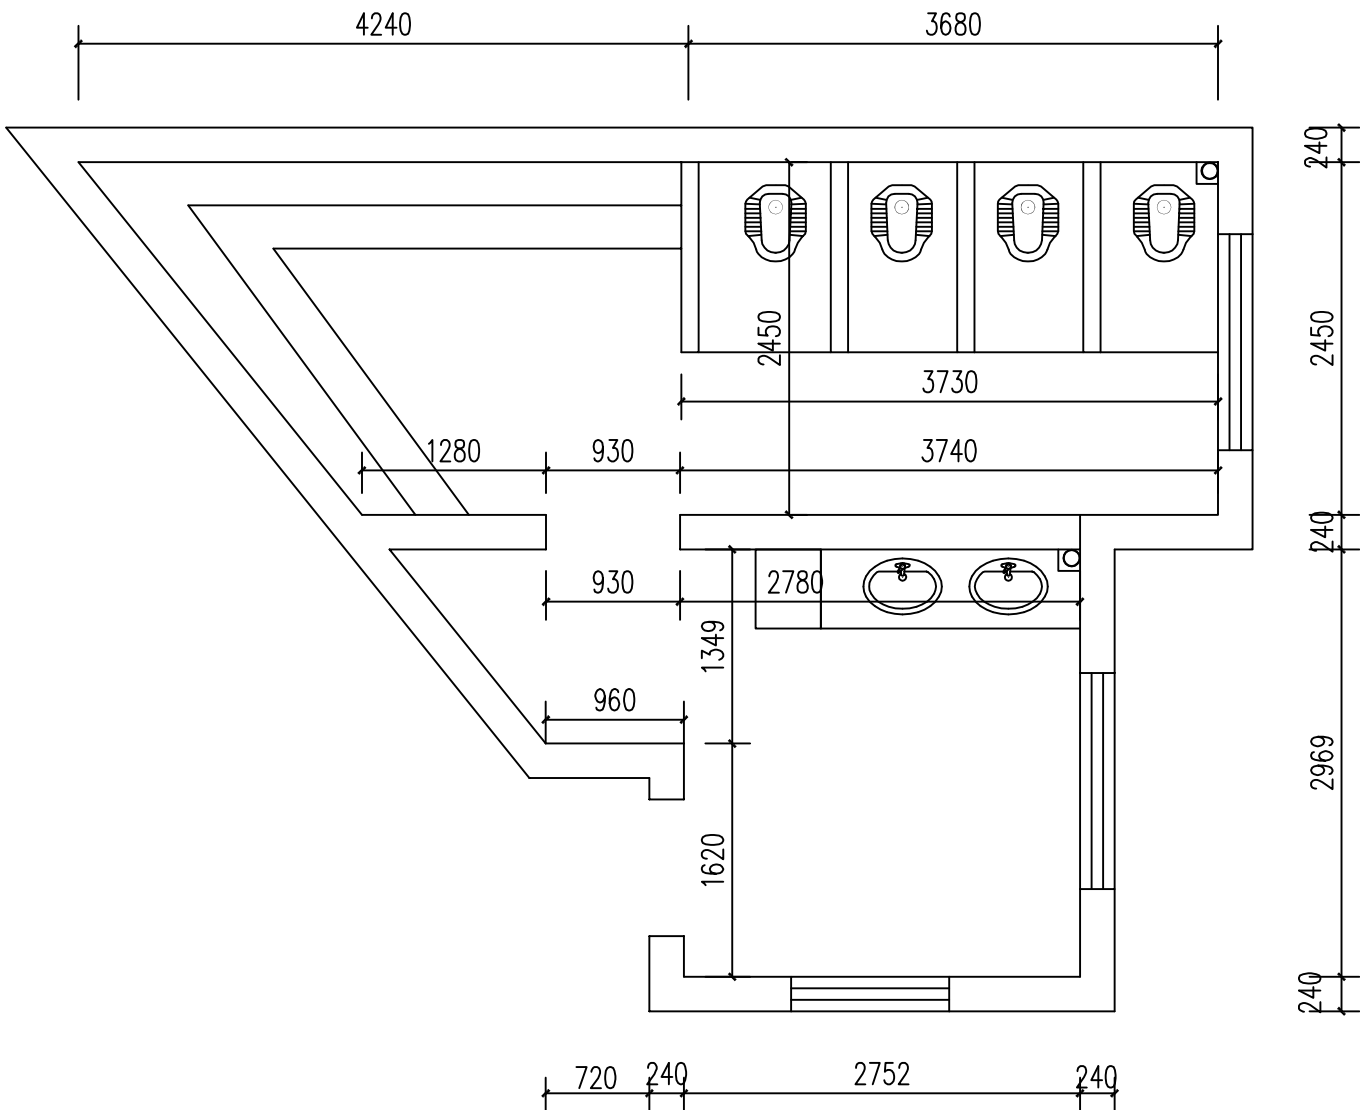

尚雅楼原男卫生间平面图 1:50



建筑装饰工程设计专项甲级
建筑幕墙工程设计专项乙级
资质证书编号：A150000182
A250000189

电话:023-67027998
传真:023-67027998
电子邮件: Cqhtgs2004@163.com

建设单位
CLIENT

重庆市大足区龙岗第一小学

项目名称	PROJECT
------	---------

西街校区尚雅楼博雅楼厕所 教室漏水处理排危改造工程

子项目名称	SUBPROJECT
1. 项目背景	1.1 项目背景
2. 项目目标	2.1 项目目标
3. 项目范围	3.1 项目范围
4. 项目组织	4.1 项目组织
5. 项目计划	5.1 项目计划
6. 项目执行	6.1 项目执行
7. 项目监控	7.1 项目监控
8. 项目收尾	8.1 项目收尾

尚雅楼

序号 NO.	修改内容 DESCRIPTION	日期 DATE

審定/日期
APPROVED BY / DATE

审核/日期
AUDITED BY / DATE

设计负责人/日期 PROJECT DIRECTOR / DATE 吕科

校对/日期
CHECKED BY / DATE

设计/日期
DESIGNED BY / DATE

图名
DRAWING TITLE

男卫生间拆除范围

工程编号
PROJECT NO.


比例

日期

2025. 07

图号
DRAWING NO.

S-06

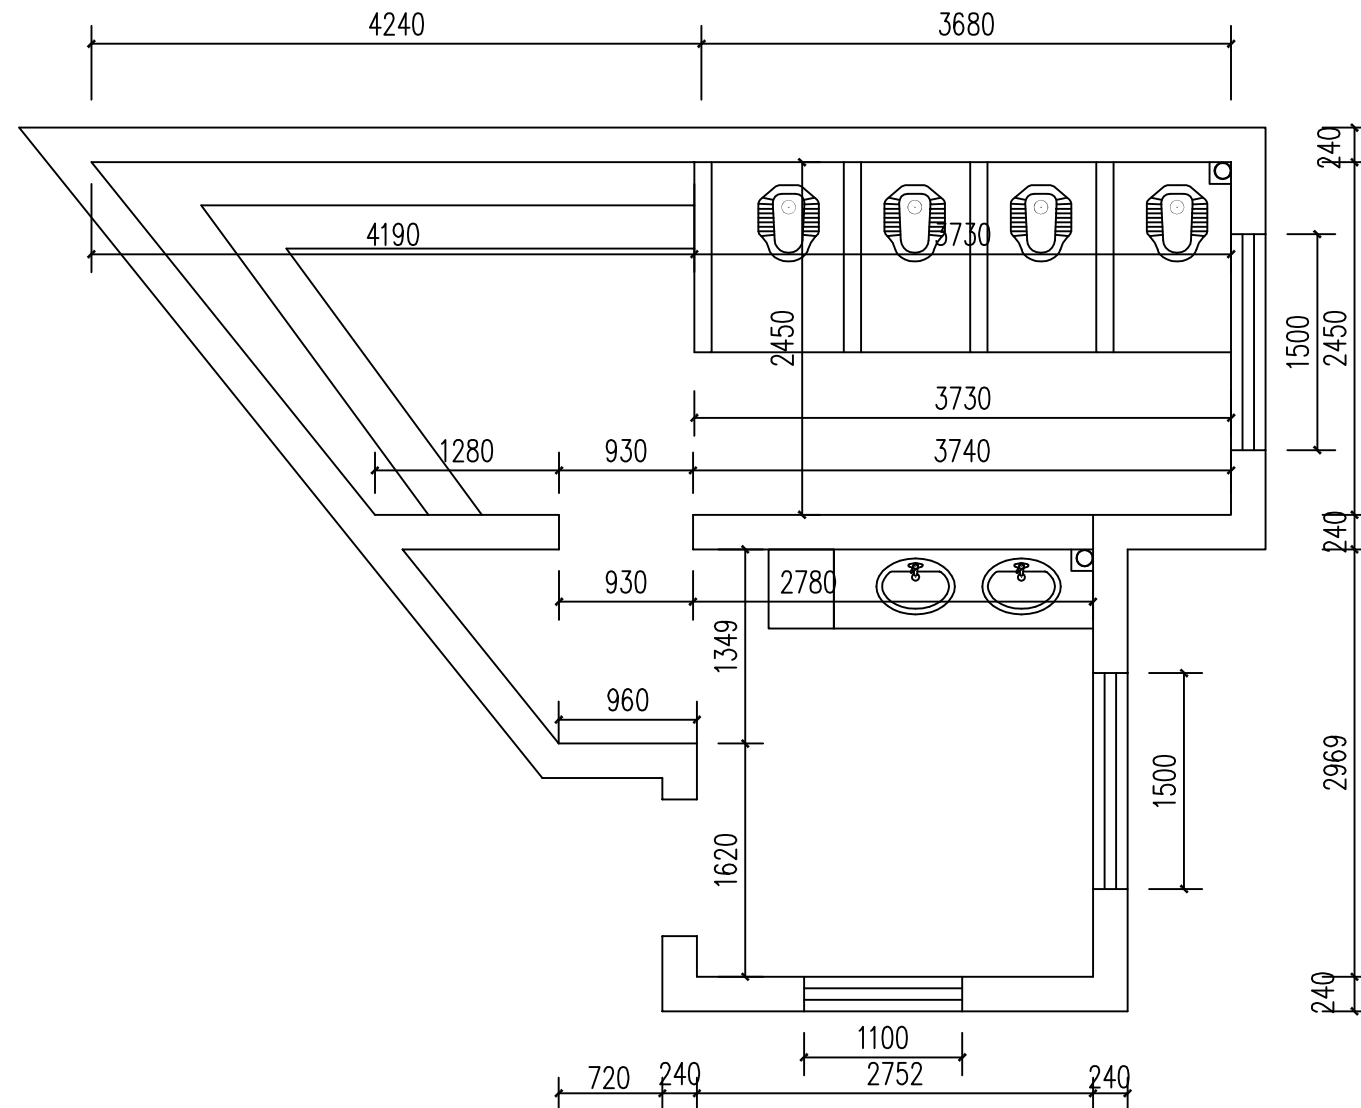

尚雅楼男卫生间拆除范围

说明：1、未注明单位处均以mm为单位。

2、男卫生间整体拆除内容包括：小便槽以及4个蹲便器拆除；卫生间4×1320×1100砖体隔断拆除；1800长洗手台及500×500拖帕池拆除；1780高护墙砖剔除；上墙1760高白色涂料及顶面白灰铲除；卫生间给水及排水管道拆除。

3、尚雅楼1-5楼男卫生间均按照本改造方案实施。

H

重庆豪腾园林装饰工程有限公司
Chongqing HaoTeng Garden Decoration Engineering Co., Ltd.

建筑装饰工程设计专项甲级
建筑幕墙工程设计专项乙级
资质证书编号: A150000182
A250000189

电话: 023-67027998
传真: 023-67027998
电子邮件: Cqhtgs2004@163.com

建设单位
CLIENT

重庆市大足区龙岗第一小学

项目名称
PROJECT

西街校区尚雅楼博雅楼厕所
教室漏水处理排危改造工程

子项目名称
SUBPROJECT

尚雅楼

序号 NO.	修改内容 DESCRIPTION	日期 DATE

审定/日期
APPROVED BY / DATE

审核/日期
AUDITED BY / DATE

设计负责人/日期
PROJECT DIRECTOR / DATE


校对/日期
CHECKED BY / DATE

设计/日期
DESIGNED BY / DATE

图名
DRAWING TITLE

男卫整改平面图

工程编号 PROJECT NO.	
比例 SCALE	
日期 DATE	2025. 07
图号 DRAWING NO.	ZS-07

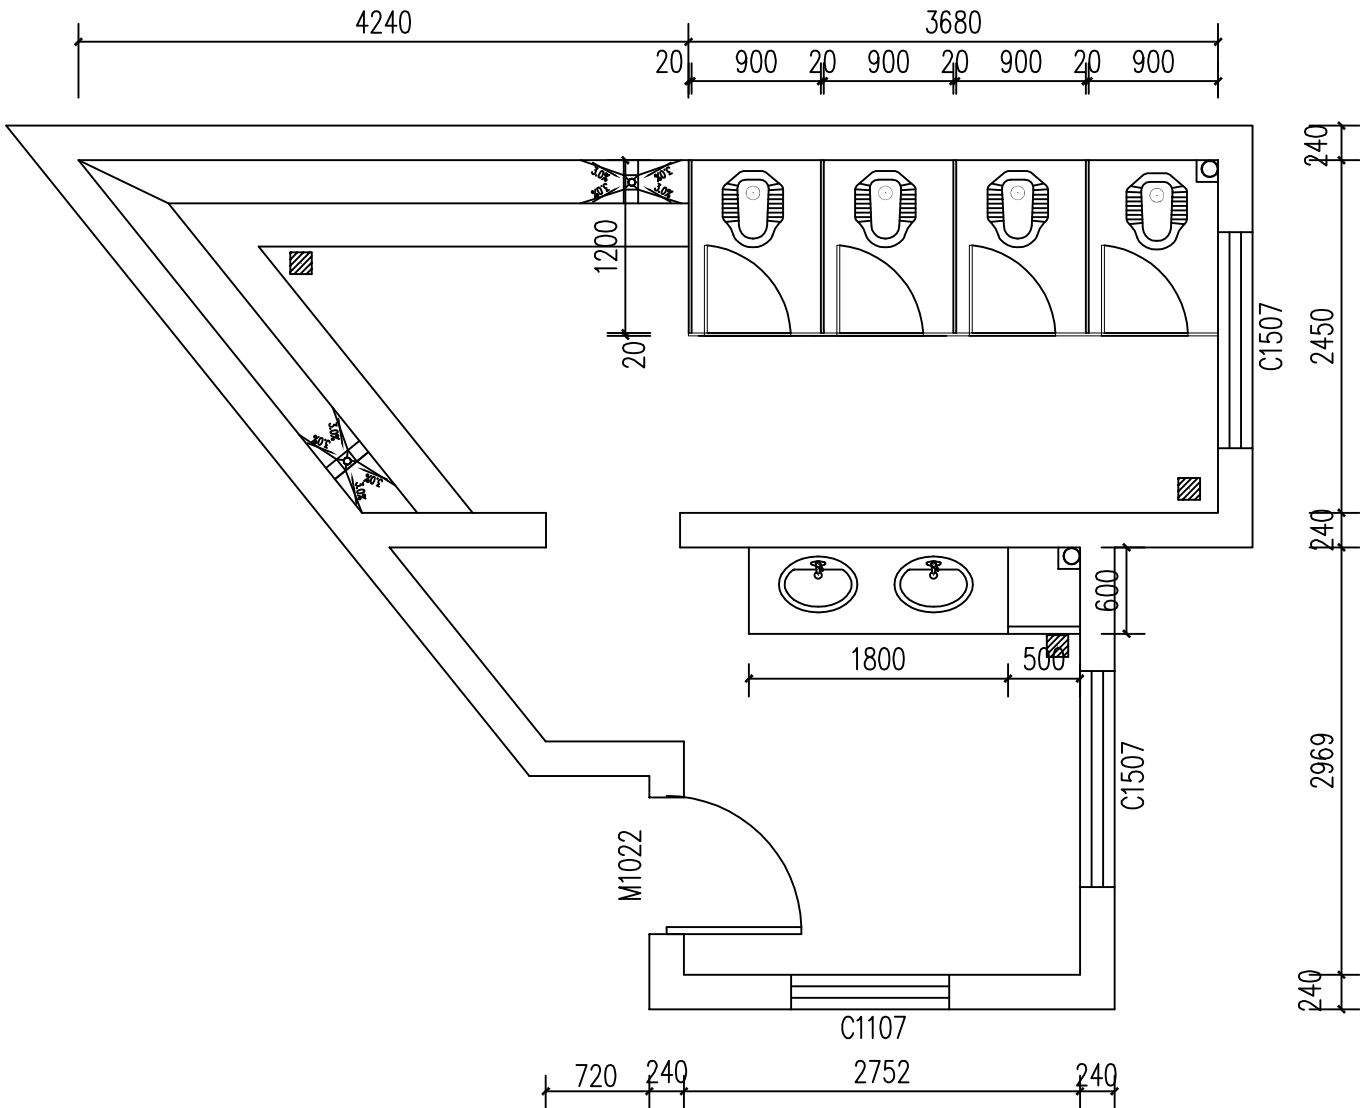

尚雅楼男卫整改平面图 1:50

门窗表

类型	设计编号	洞口尺寸(mm)	数量	备注
普通窗	C1107	1100X700	1	1.4MM厚铝合金, 5+6A+5中空磨砂玻璃滑窗, 带防蚊钢网。
	C1507	1500X700	3	1.4MM厚铝合金, 5+6A+5中空磨砂玻璃滑窗, 带防蚊钢网。


说明: 1、未注明单位处均以mm为单位。
2、男卫生间整体改造内容包括: 给水给排水整体重新安装; 4个蹲便器重新定位安装; 小便槽砖砌基础, 定制不锈钢小便槽; 卫生间采用20厚多层实木免漆板定制隔断; 1800长洗手台及500×500拖帕池重新制作; 卫生间墙面搓沙找平, 水泥基防水滚涂高度1200, 墙砖铺贴高度2700; 洗手间墙面搓沙找平, 水泥基防水滚涂高度1200, 墙面砖铺贴高度2100; 地面重做回填、水泥砂浆找平、满做水泥基防水, 并作48小时关水测试之后满铺防滑地砖; 卫生间顶面做300×300铝扣板吊顶, 洗手间原顶面做聚合物水泥防水涂料涂刷两遍厚度3mm。
3、尚雅楼1-5楼共4个男卫, 卫生间里面C1507上下两个窗均为新安装; 洗手间C1507、C1007窗只安装下面两个窗, 上面两个窗保留原尺寸窗孔不变。
4、尚雅楼1-5楼共4个男卫均按照本改造方案实施。

序号 NO.	修改内容 DESCRIPTION	日期 DATE

审定/日期 APPROVED BY / DATE	陈国兴
审核/日期 AUDITED BY / DATE	陈国兴
设计负责人/日期 PROJECT DIRECTOR / DATE	吕科
校对/日期 CHECKED BY / DATE	陈立勤
设计/日期 DESIGNED BY / DATE	吕科

图名
DRAWING TITLE
男卫吊顶平面图

工程编号 PROJECT NO.	
比例 SCALE	
日期 DATE	2025. 07
图号 DRAWING NO.	ZS-8

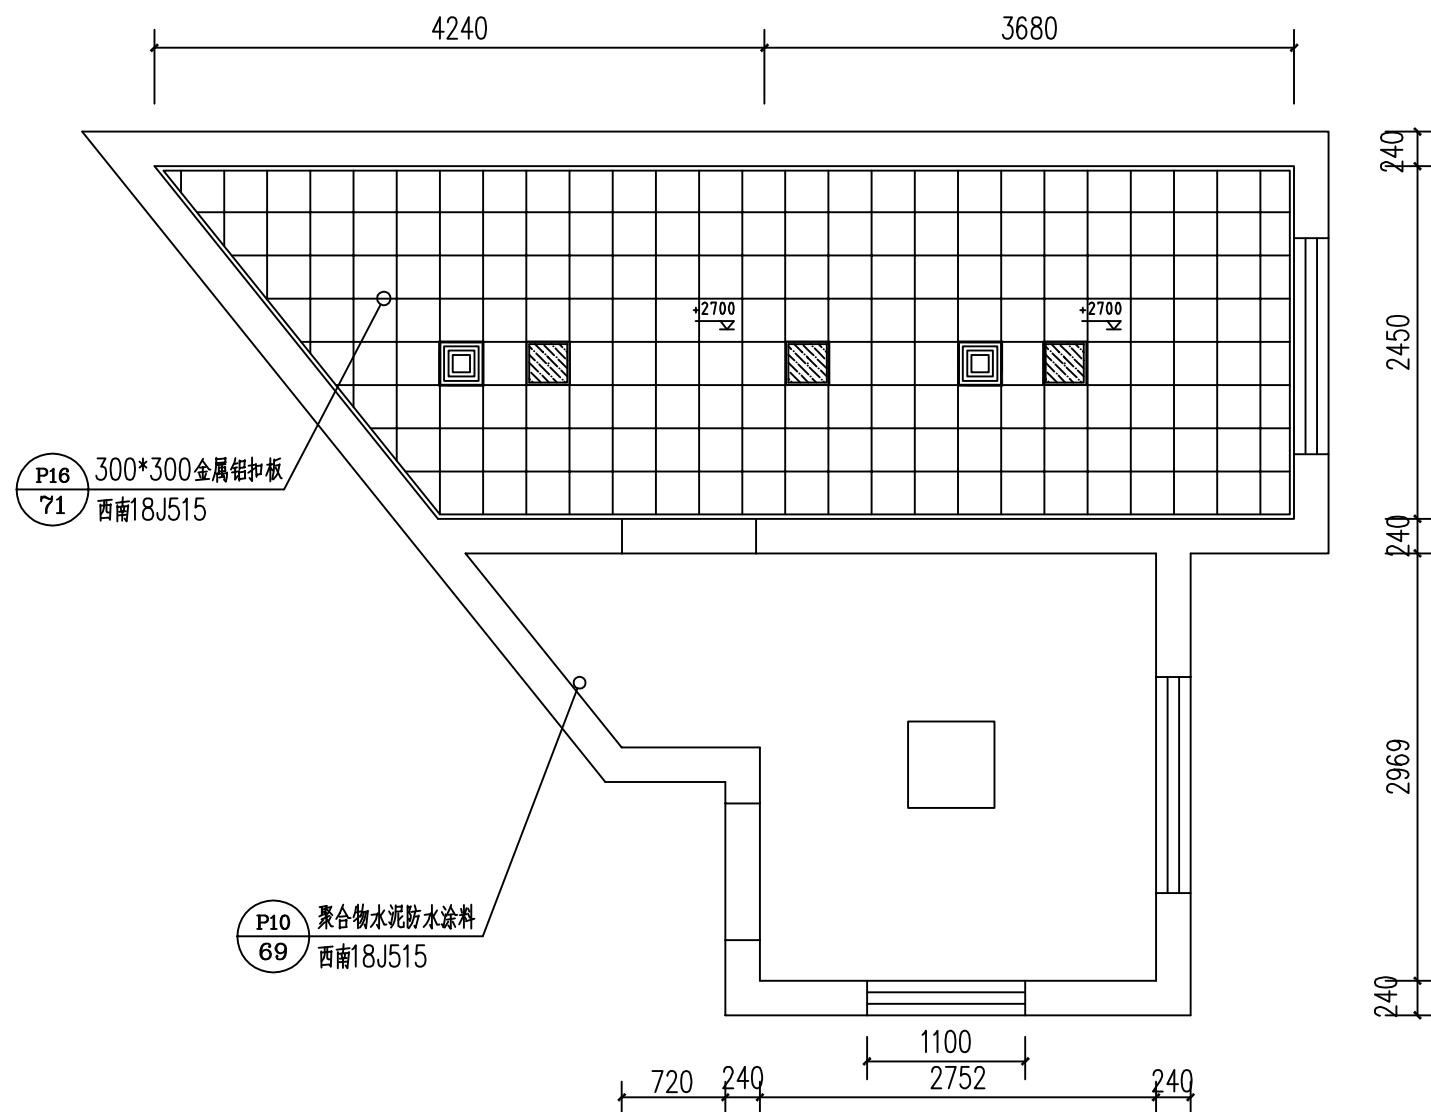

尚雅楼整改男卫生间吊顶图

说明: 1、未注明单位处均以mm为单位。
2、卫生间整合个体采用300×300×0.8铝扣板吊顶, 施工详见西南18J515第71页P16。
3、卫生间强电线路布置需规划安装人体感应灯、排气扇、烘手器、应急疏散灯、应急照明灯、灭蚊灯、除臭设备。
4、尚雅楼1-5楼共4个男卫均按照本改造方案实施。



建筑装饰工程设计专项甲级
建筑幕墙工程设计专项乙级
资质证书编号：A1500001822
A250000189

电话:023-67027998
传真:023-67027998
电子邮件: Cqhtgs2004@163.com

建设单位
CLIENT

重庆市大足区龙岗第一小学

项目名称

西街校区尚雅楼博雅楼厕所 教室漏水处理排危改造工程

子项目名称
SUBPROJECT

尚雅楼

[illegible]

审定/日期
APPROVED BY / DATE

审核/日期
AUDITED BY / DATE

设计负责人/日期
PROJECT DIRECTOR / DATE

校对/日期
CHECKED BY / DATE

设计/日期
DESIGNED BY / DATE

图名
DRAWING TITLE

尚雅楼卫生间大样图1

工程编号
PROJECT NO.


比例
SCALE

日期
DATE


图号
DRAWING NO.

2025. 07


ZS-09

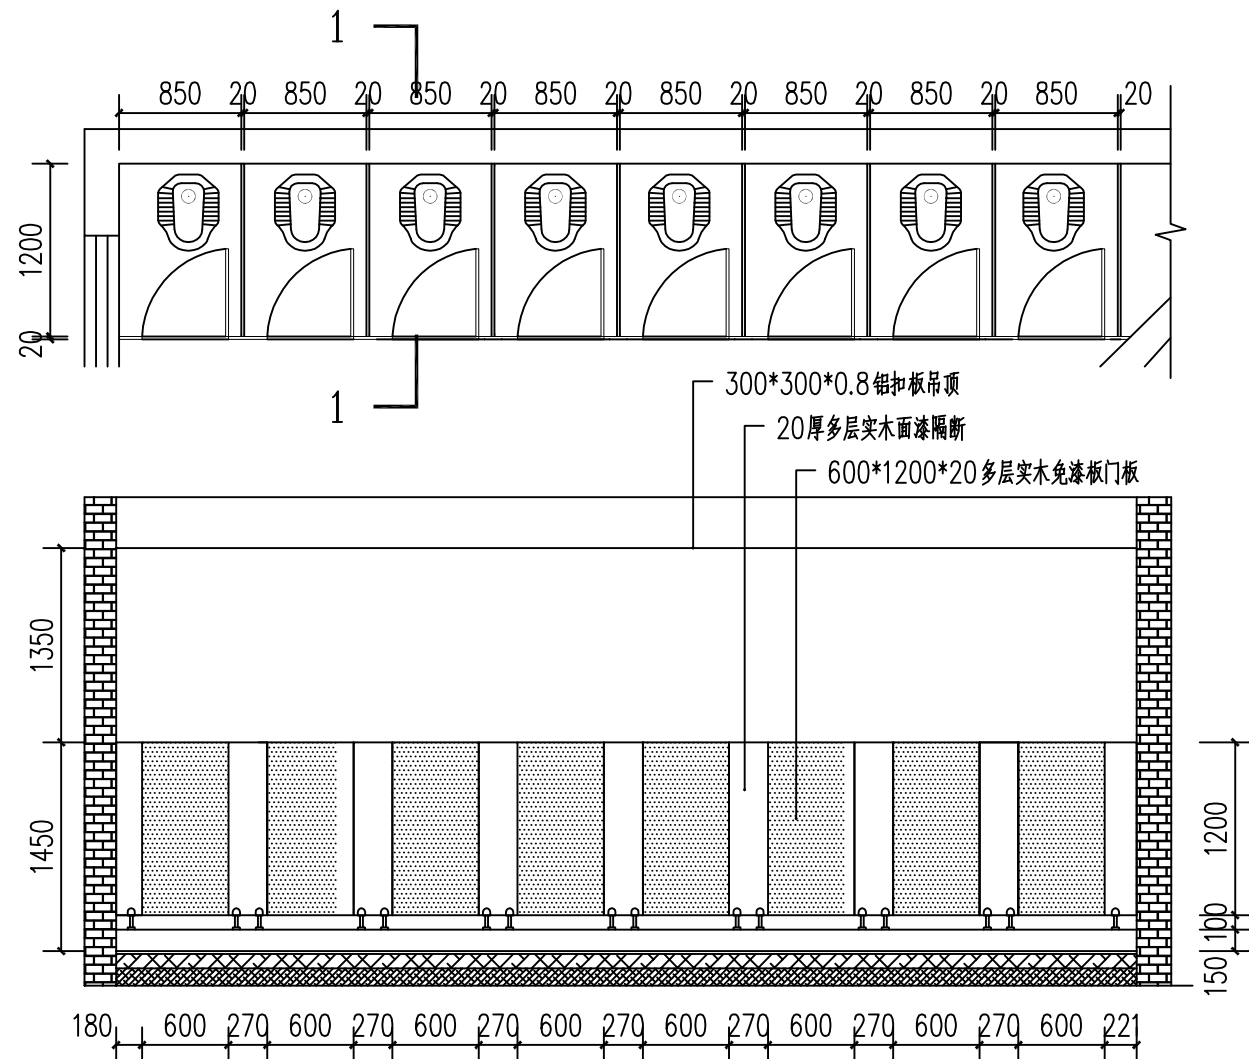

木质隔断立面尺寸图

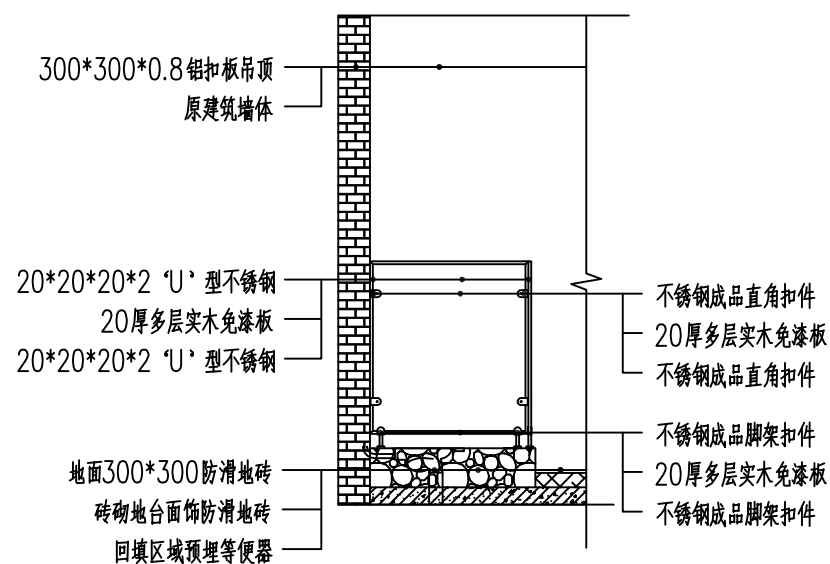

1-1剖面材质图

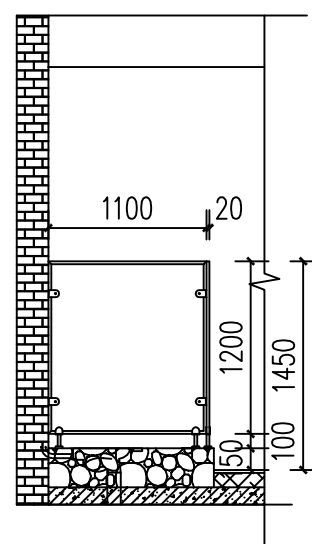

1-1剖面尺寸图

说明: 1、未注明单位处均以mm为单位。
2、卫生间墙面水泥基防水液涂高度1200, 墙面300×600墙砖铺贴高度2700高, 墙砖贴前需涂刷瓷砖专用背胶, 待背胶干之后采用10厚专用瓷砖胶铺贴。

建设单位
CLIENT

重庆市大足区龙岗第一小学

项目名称
PROJECT

西街校区尚雅楼博雅楼厕所
教室漏水处理排危改造工程

子项目名称
SUBPROJECT

尚雅楼

序号 NO.	修改内容 DESCRIPTION	日期 DATE

审定/日期
APPROVED BY / DATE

审核/日期
AUDITED BY / DATE

设计负责人/日期
PROJECT DIRECTOR / DATE


校对/日期
CHECKED BY / DATE

设计/日期
DESIGNED BY / DATE

图名
DRAWING TITLE

尚雅楼卫生间大样图2

工程编号 PROJECT NO.	
比例 SCALE	
日期 DATE	2025. 07
图号 DRAWING NO.	ZS-10

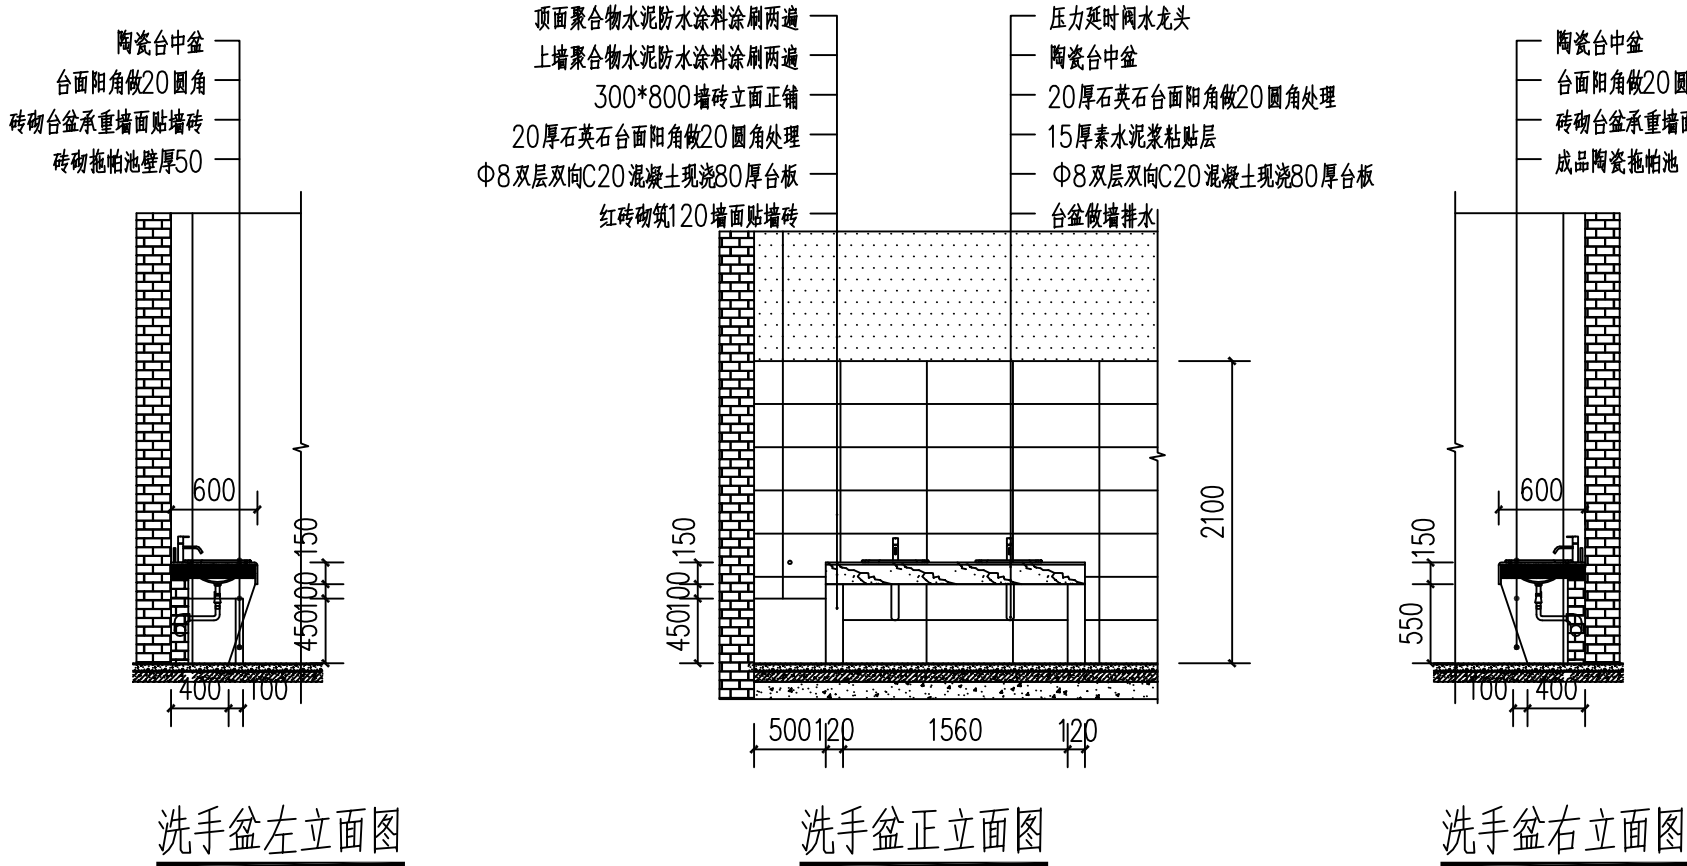


说明: 1、未注明单位处均以mm为单位。
2、卫生间墙面水泥基防水滚涂高度1200, 墙面300×600砖铺贴高度2100高, 墙
砖贴前需涂刷瓷砖专用背胶, 待背胶干之后采用10厚专用瓷砖胶铺贴。
3、洗手台左右后面三方砌砖墙, 后边靠墙砌墙将洗手台排水管预埋连接左边排水主管道。

序号 NO.	修改内容 DESCRIPTION	日期 DATE


审定/日期 APPROVED BY / DATE	陈明
审核/日期 AUDITED BY / DATE	陈明
设计负责人/日期 PROJECT DIRECTOR / DATE	陈明
校对/日期 CHECKED BY / DATE	陈明
设计/日期 DESIGNED BY / DATE	陈明

图名
DRAWING TITLE
尚雅楼卫生间大样图3


工程编号 PROJECT NO.	
比例 SCALE	
日期 DATE	2025. 07
图号 DRAWING NO.	ZS-11

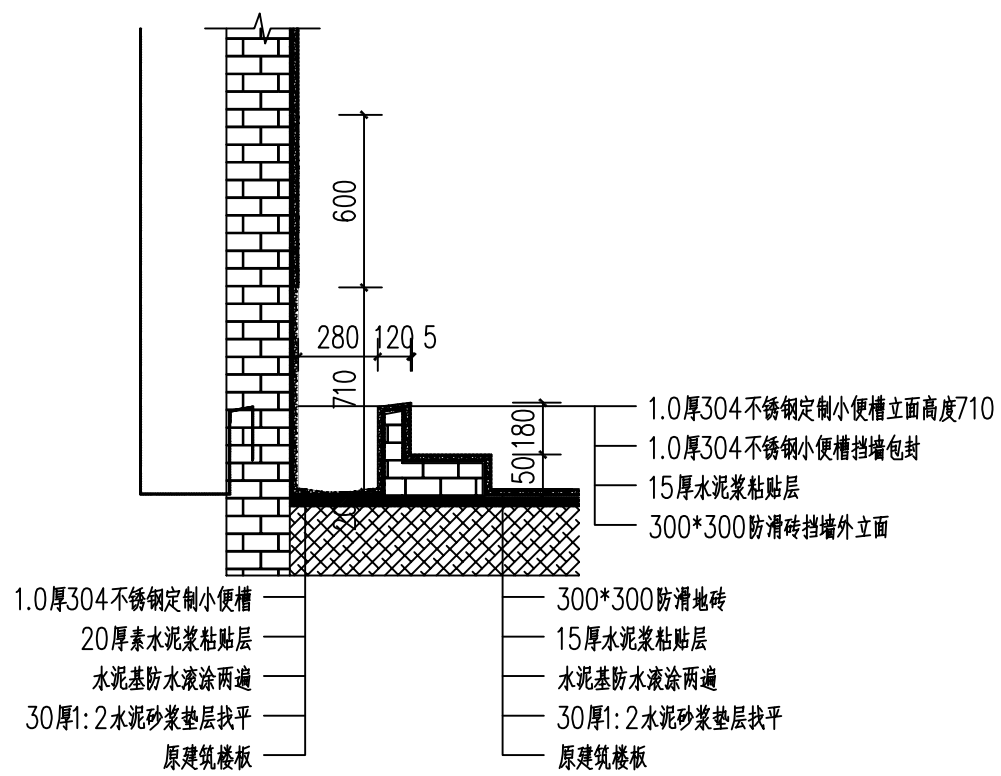


不锈钢小便槽剖面

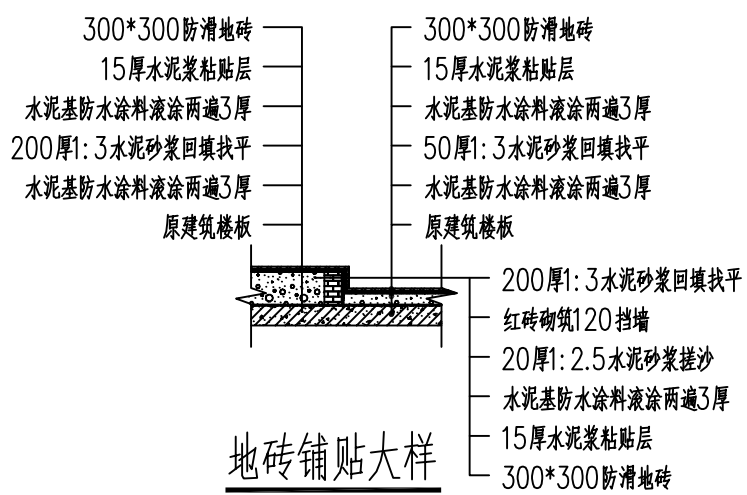

地砖铺贴大样

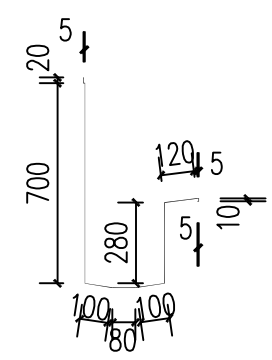


不锈钢小便槽大样

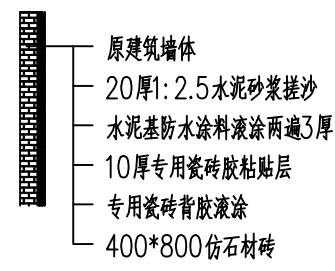

墙砖铺贴大样

 说明: 1、未注明单位处均以mm为单位。



重庆豪腾园林装饰工程有限公司
Chongqing HaoTeng Garden Decoration Engineering Co., Ltd.

建筑装饰工程设计专项甲级
建筑幕墙工程设计专项乙级
资质证书编号: A150000182
A250000189

电话: 023-67027998
传真: 023-67027998
电子邮件: Cqhtgs2004@163.com

建设单位
CLIENT

重庆市大足区龙岗第一小学

项目名称
PROJECT

西街校区尚雅楼博雅楼厕所
教室漏水处理排危改造工程

子项目名称
SUBPROJECT

博雅楼

序号 NO.	修改内容 DESCRIPTION	日期 DATE

审定/日期
APPROVED BY / DATE

陈明

审核/日期
AUDITED BY / DATE

陈明

设计负责人/日期
PROJECT DIRECTOR / DATE

陈明

校对/日期
CHECKED BY / DATE

陈明

设计/日期
DESIGNED BY / DATE

陈明

图名
DRAWING TITLE

一楼男、女卫原平面图

工程编号
PROJECT NO.


比例
SCALE

日期
DATE


2025. 07

图号
DRAWING NO.

ZS-12

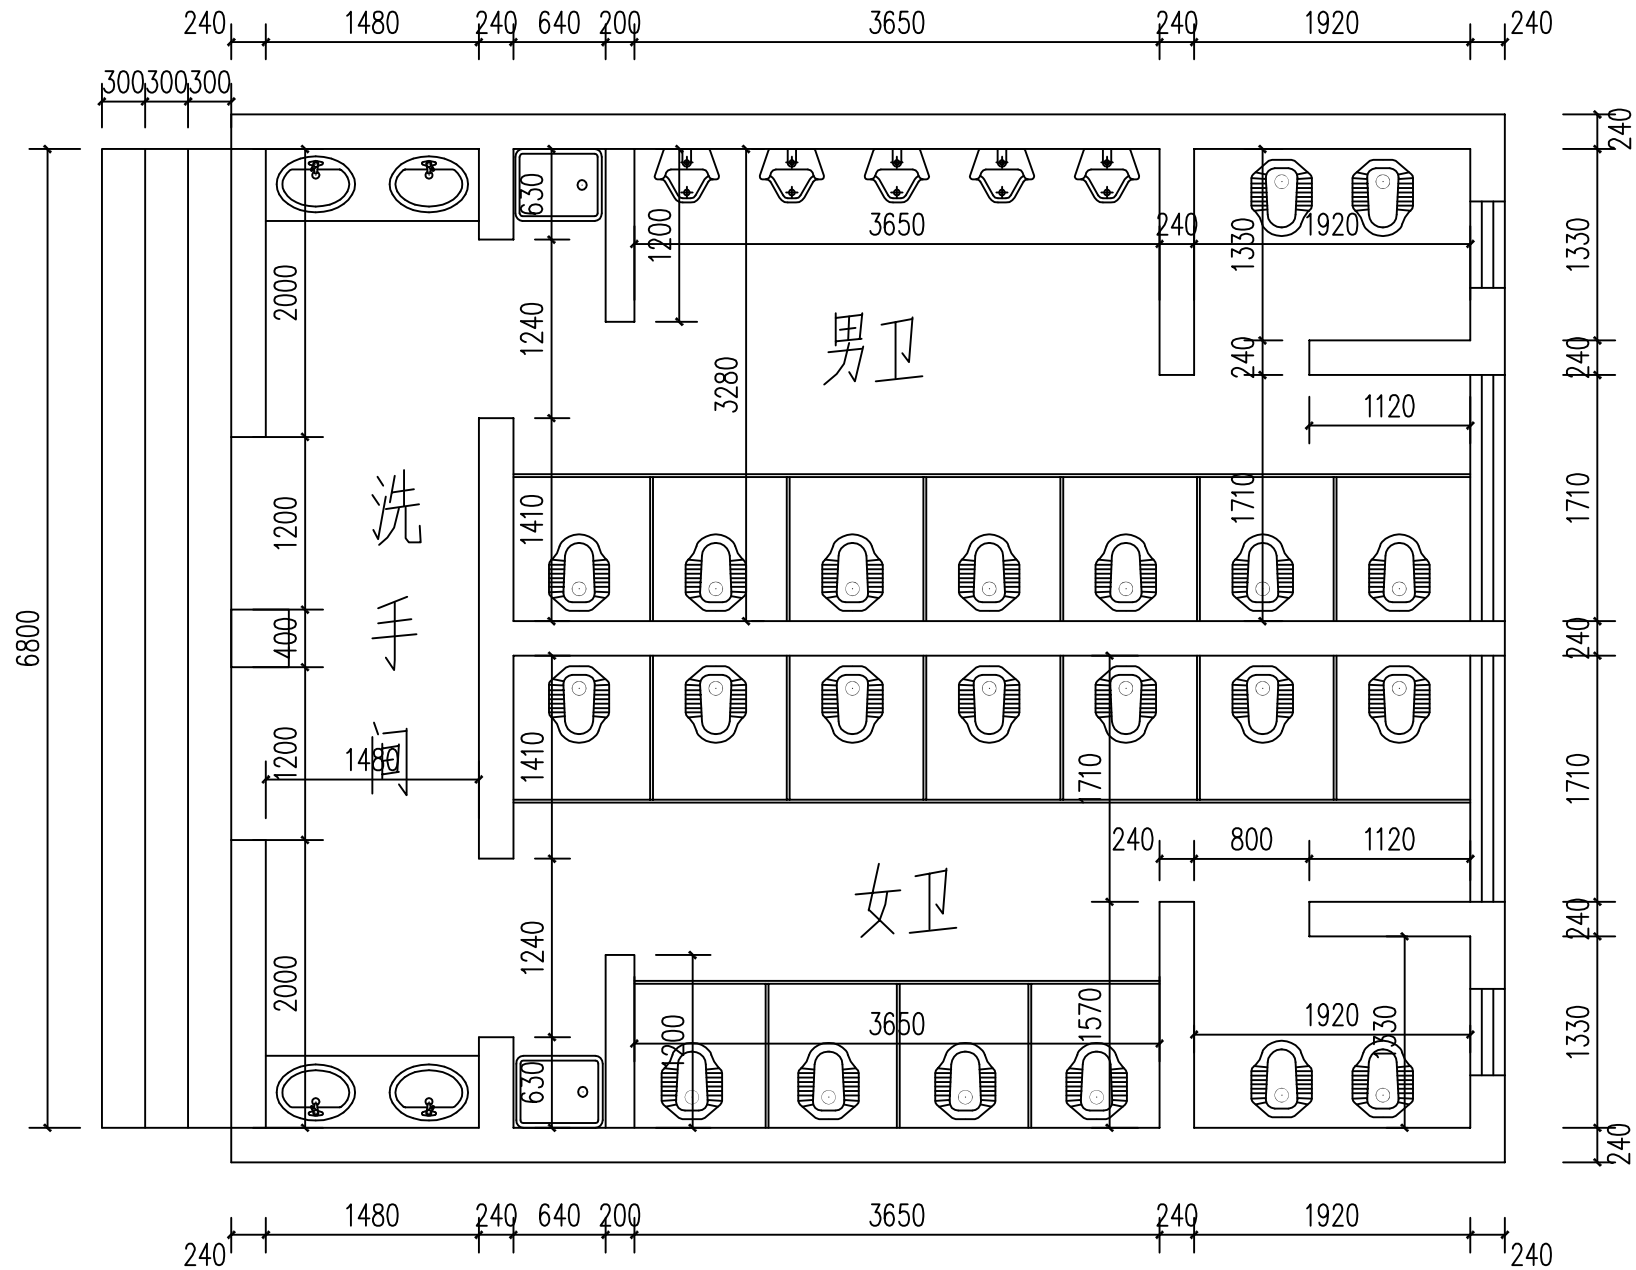

一楼男、女卫原平面图 1:50

 

重庆豪腾园林装饰工程有限公司
Chongqing HaoTeng Garden Decoration Engineering Co., Ltd.

建筑装饰工程设计专项甲级
建筑幕墙工程设计专项乙级
资质证书编号: A150000182
A250000189

电话: 023-67027998
传真: 023-67027998
电子邮件: Cqhtgs2004@163.com

建设单位
CLIENT

重庆市大足区龙岗第一小学

项目名称
PROJECT

西街校区尚雅楼博雅楼厕所
教室漏水处理排危改造工程

子项目名称
SUBPROJECT

博雅楼

序号 NO.	修改内容 DESCRIPTION	日期 DATE

审定/日期
APPROVED BY / DATE

陈明

审核/日期
AUDITED BY / DATE

陈明

设计负责人/日期
PROJECT DIRECTOR / DATE

陈明

校对/日期
CHECKED BY / DATE

陈明


设计/日期
DESIGNED BY / DATE

陈明

图名
DRAWING TITLE


一楼男、女卫拆除范围

工程编号 PROJECT NO.	
比例 SCALE	
日期 DATE	2025. 07
图号 DRAWING NO.	ZS-13

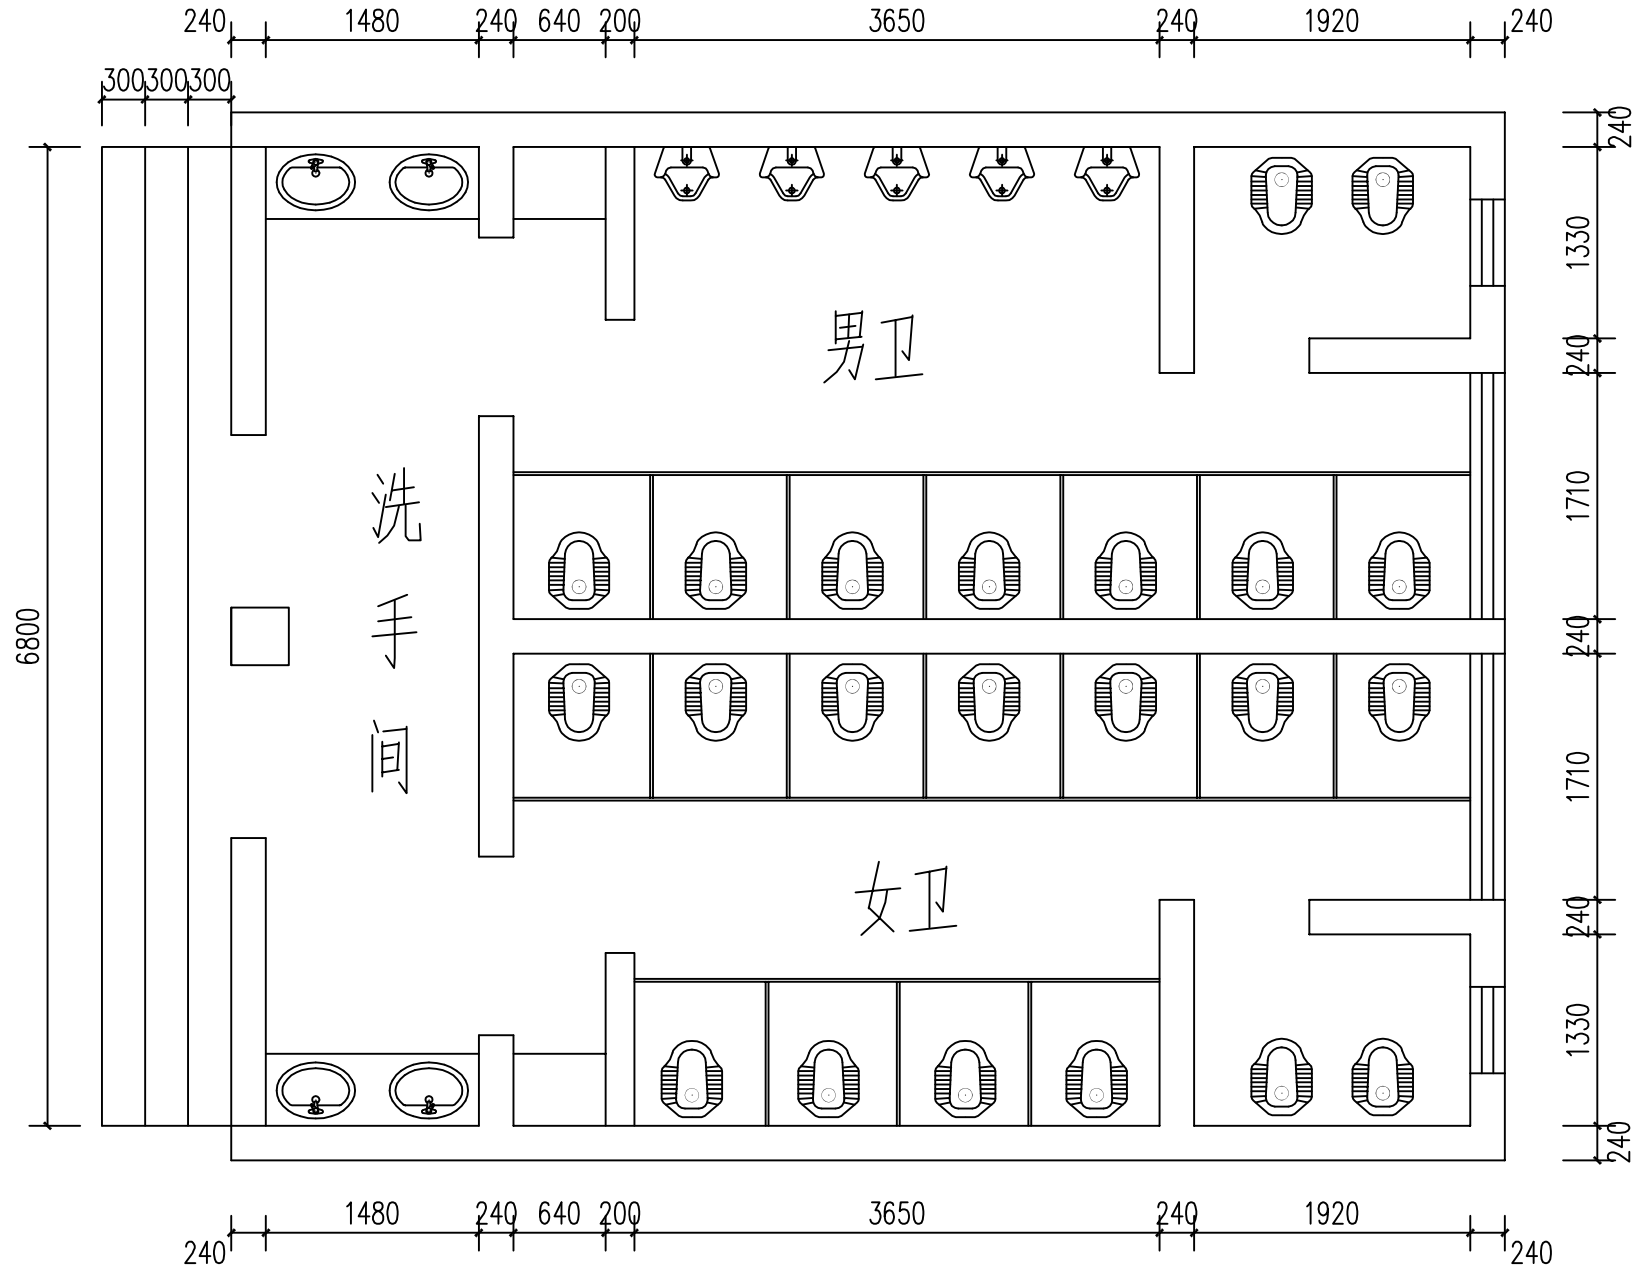

一楼男、女卫拆除范围 1:50

 说明: 1、未注明单位处均以mm为单位。
2、男女卫生间改造拆除内容包括: 男卫5个小便斗拆除; 男卫9个蹲便器拆除; 女卫13个蹲便器拆除; 男、女卫防腐木隔断拆除; 男、女卫、洗手台拆除; 男、女卫、洗手间地面砖及地面回填层全部拆除, 墙面砖拆除高度均为1300; 男女卫顶面白色乳胶漆铲除; 男女卫给排水管道及排污管道拆除;
3、一楼卫生间梯步饰面材料拆除。



重庆豪腾园林装饰工程有限公司
Chongqing HaoTeng Garden Decoration Engineering Co., Ltd.

建筑装饰工程设计专项甲级
建筑幕墙工程设计专项乙级
资质证书编号: A150000182
A250000189

电话: 023-67027998
传真: 023-67027998
电子邮件: Cqhtgs2004@163.com

建设单位
CLIENT

重庆市大足区龙岗第一小学

项目名称
PROJECT

西街校区尚雅楼博雅楼厕所
教室漏水处理排危改造工程

子项目名称
SUBPROJECT

博雅楼

序号 NO.	修改内容 DESCRIPTION	日期 DATE

审定/日期
APPROVED BY / DATE

陈明

审核/日期
AUDITED BY / DATE

陈明

设计负责人/日期
PROJECT DIRECTOR / DATE

陈明

校对/日期
CHECKED BY / DATE

陈明

设计/日期
DESIGNED BY / DATE

陈明

图名
DRAWING TITLE

工程编号
PROJECT NO.


比例
SCALE

日期
DATE

2025. 07

图号
DRAWING NO.

ZS-14

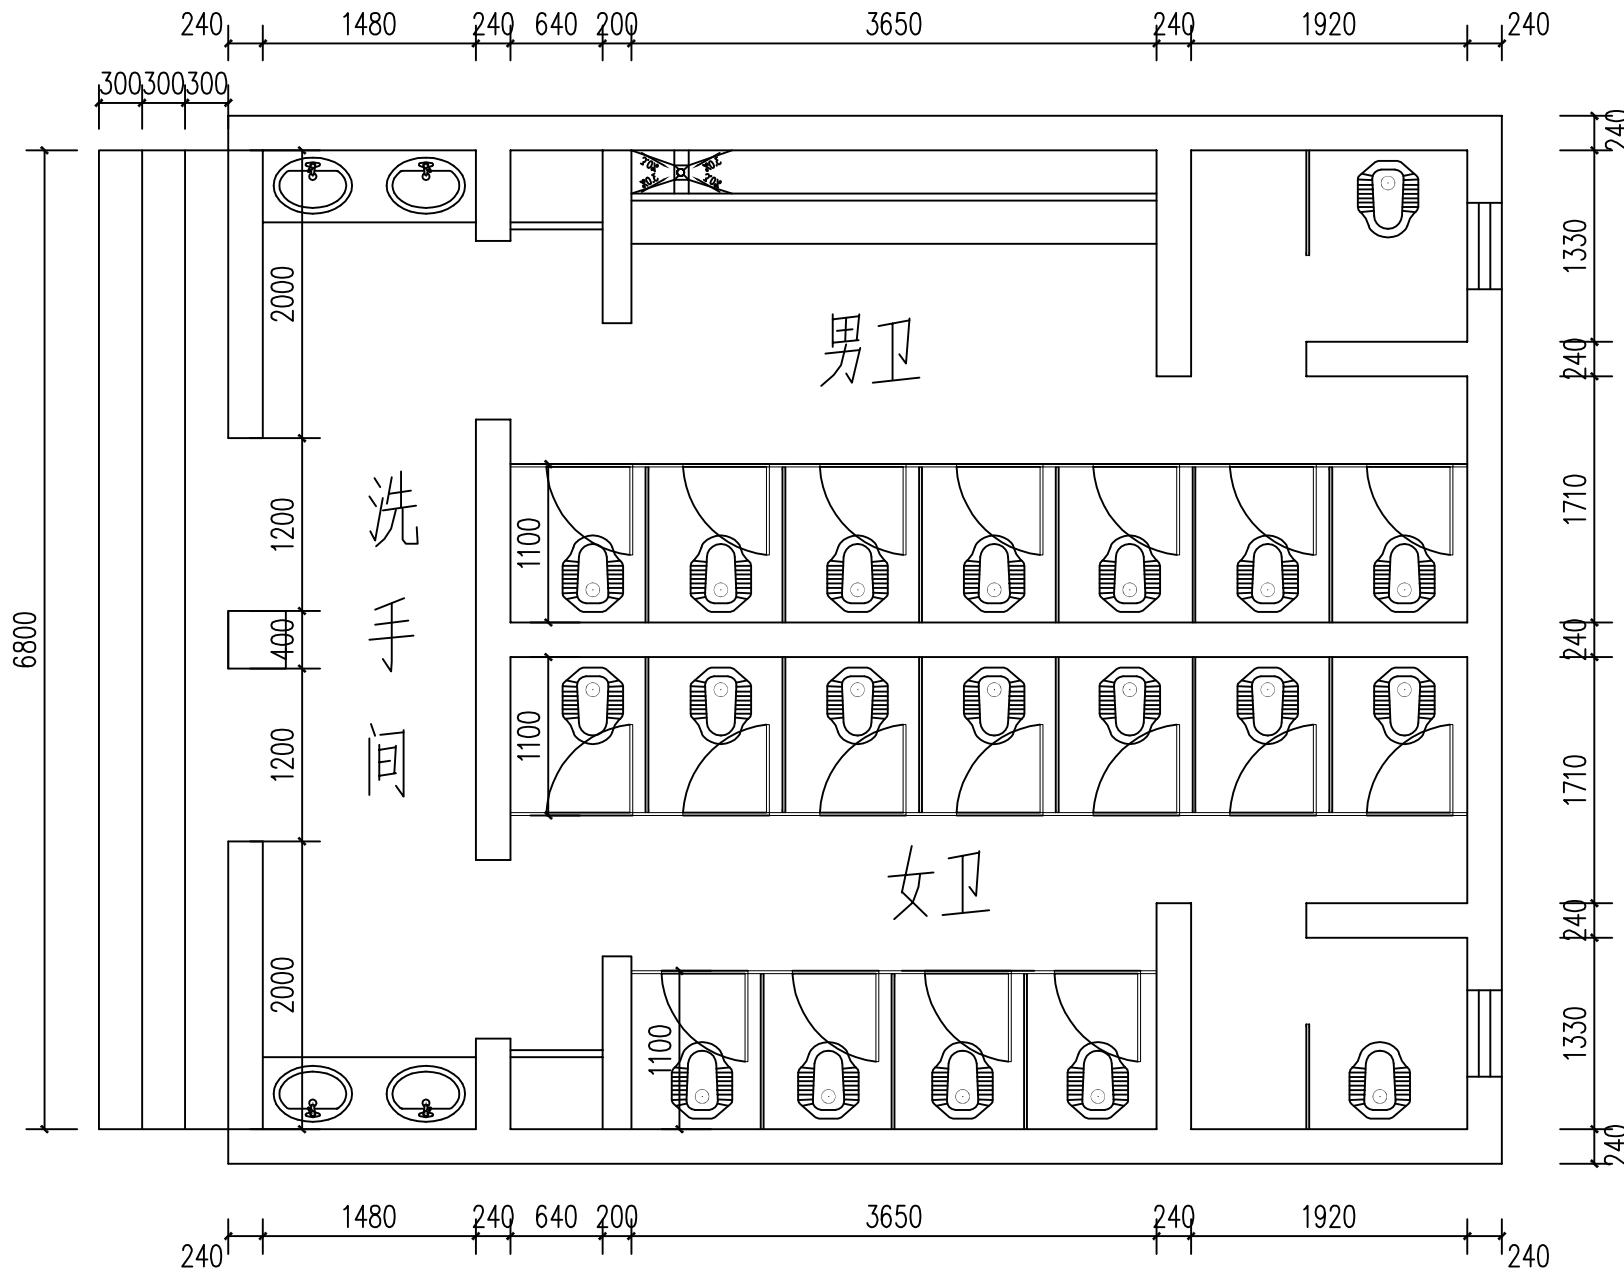

一楼男、女卫整改平面图

- 说明: 1、未注明单位处均以mm为单位。
2、男女卫生间整体改造内容包括: 给水、排水整体重新安装; 男卫改为8个蹲便器重新定位安装; 男卫小便槽砖砌基础, 定制不锈钢小便槽; 女卫改为12个蹲便器重新定位安装; 男女卫隔断均采用18厚多层实木免漆板定制隔断, 隔间深度加大为1100; 男女卫蹲便器均加大改为成人用蹲便器; 1480长洗手台及500×500拖帕池重新制作; 拆除墙砖区域墙面重新搓沙找平, 并做水泥基防水滚涂两遍; 地面重做回填、水泥砂浆硬化找平、满做水泥基防水滚涂两遍, 并作48小时关水测试之后满铺防滑地砖; 顶面做聚合物水泥防水涂料。
3、卫生间门口梯步原有基层, 1: 2.5水泥砂浆搓沙找平, 踩面立面均铺贴30厚荔枝面芝麻灰花岗石。


序号 NO.	修改内容 DESCRIPTION	日期 DATE

审定/日期 APPROVED BY / DATE	陈明
审核/日期 AUDITED BY / DATE	陈明
设计负责人/日期 PROJECT DIRECTOR / DATE	陈明
校对/日期 CHECKED BY / DATE	陈明
设计/日期 DESIGNED BY / DATE	陈明

图名
DRAWING TITLE


一楼男、女卫顶面材质图

工程编号 PROJECT NO.	
比例 SCALE	
日期 DATE	2025. 07
图号 DRAWING NO.	ZS-15

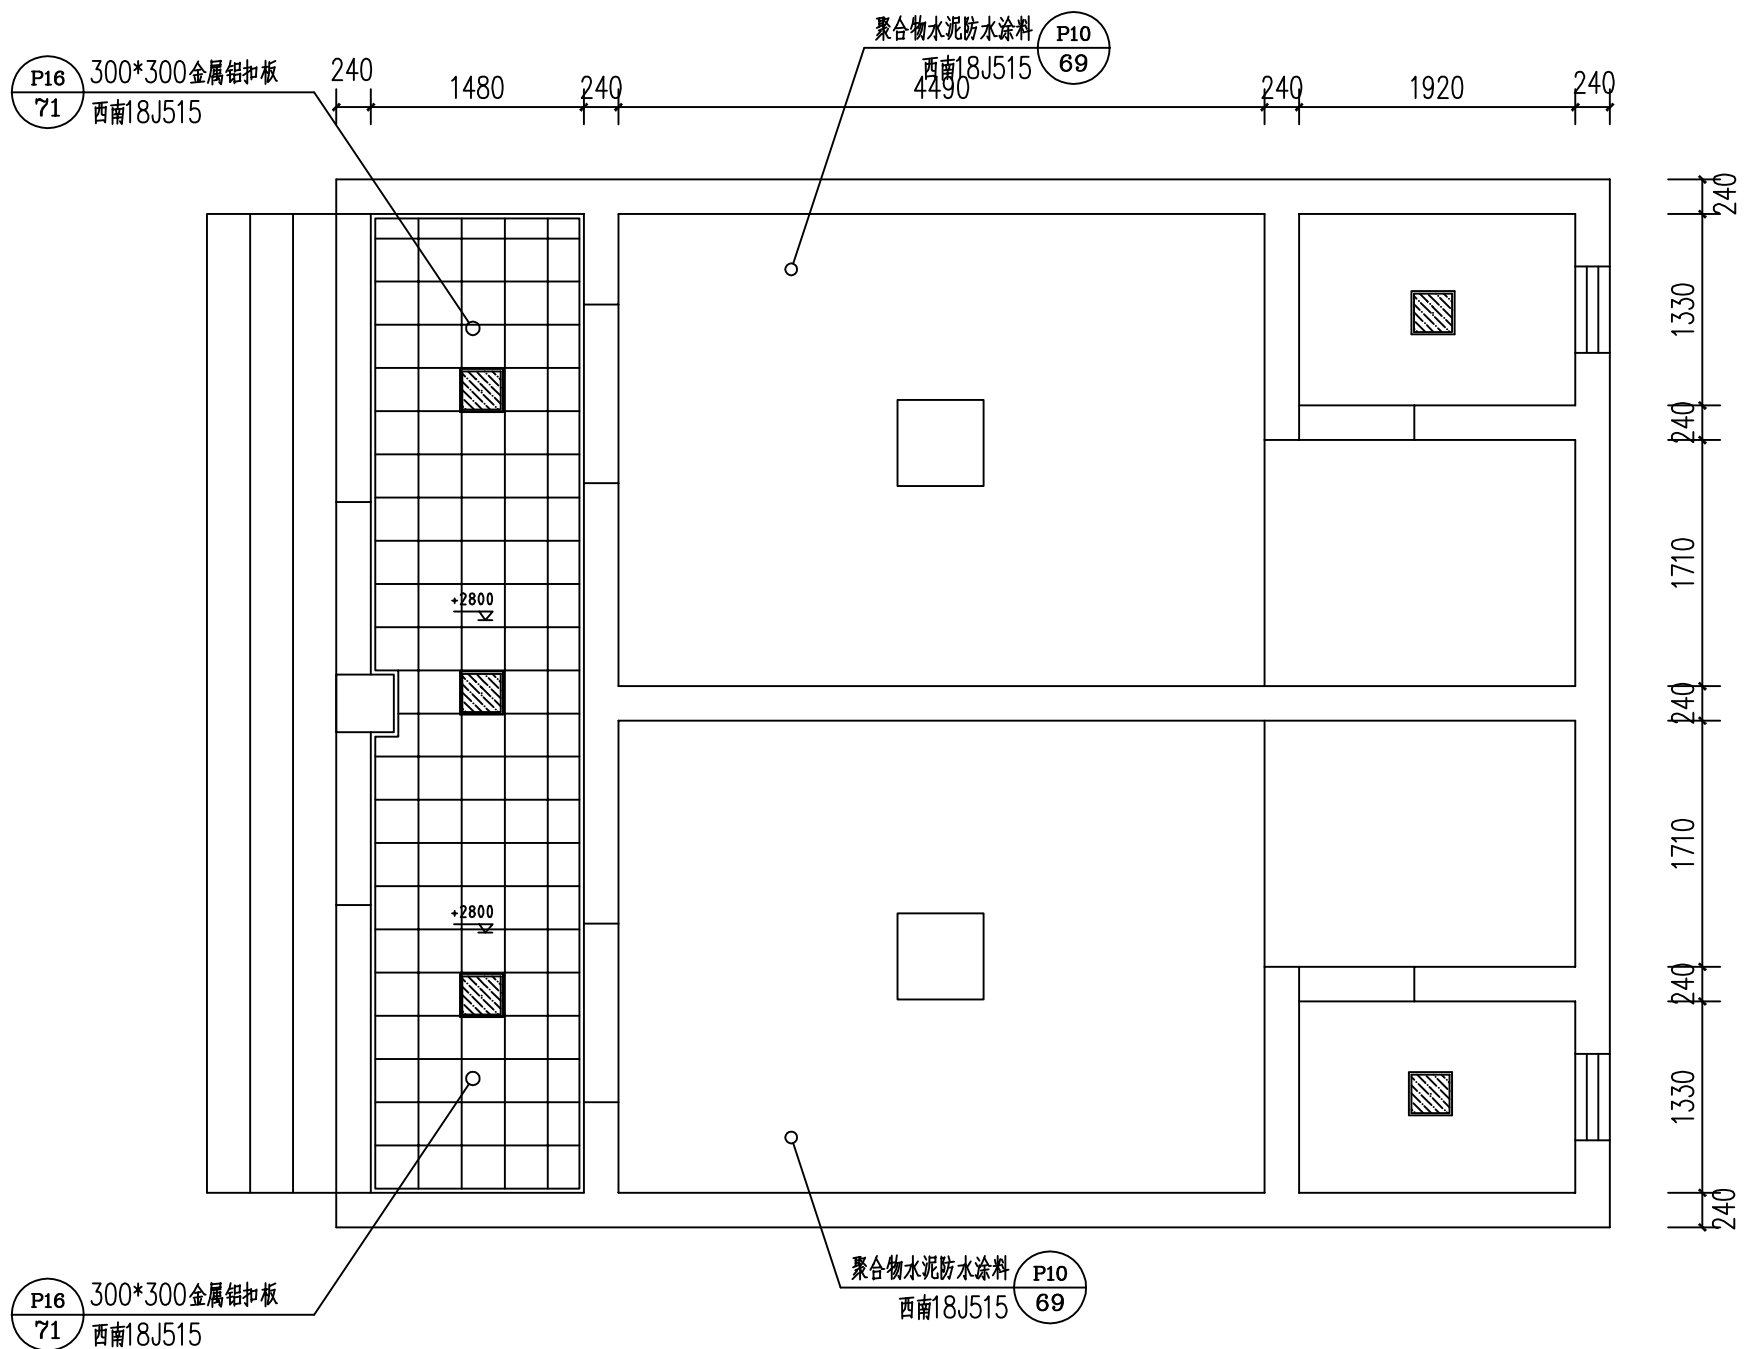

一楼男、女卫顶面材质图

 说明: 1、未注明单位处均以mm为单位。
2、顶面做聚合物水泥防水涂料涂刷两遍厚度3mm。
3、卫生间门口过道采用300×300铝扣板吊顶, 施工详见西南18J515第71页P16。



重庆豪腾园林装饰工程有限公司
Chongqing HaoTeng Garden Decoration Engineering Co., Ltd.

建筑装饰工程设计专项甲级
建筑幕墙工程设计专项乙级
资质证书编号: A150000182
A250000189

电话: 023-67027998
传真: 023-67027998
电子邮件: Cqhtgs2004@163.com

建设单位
CLIENT

重庆市大足区龙岗第一小学

项目名称
PROJECT

西街校区尚雅楼博雅楼厕所
教室漏水处理排危改造工程

子项目名称
SUBPROJECT

博雅楼

序号 NO.	修改内容 DESCRIPTION	日期 DATE

审定/日期
APPROVED BY / DATE

陈明

审核/日期
AUDITED BY / DATE

陈明

设计负责人/日期
PROJECT DIRECTOR / DATE

陈明

校对/日期
CHECKED BY / DATE

陈明

设计/日期
DESIGNED BY / DATE

陈明

图名
DRAWING TITLE

三原男、女卫平面图

工程编号
PROJECT NO.


比例
SCALE

日期
DATE

2025. 07

图号
DRAWING NO.

ZS-16

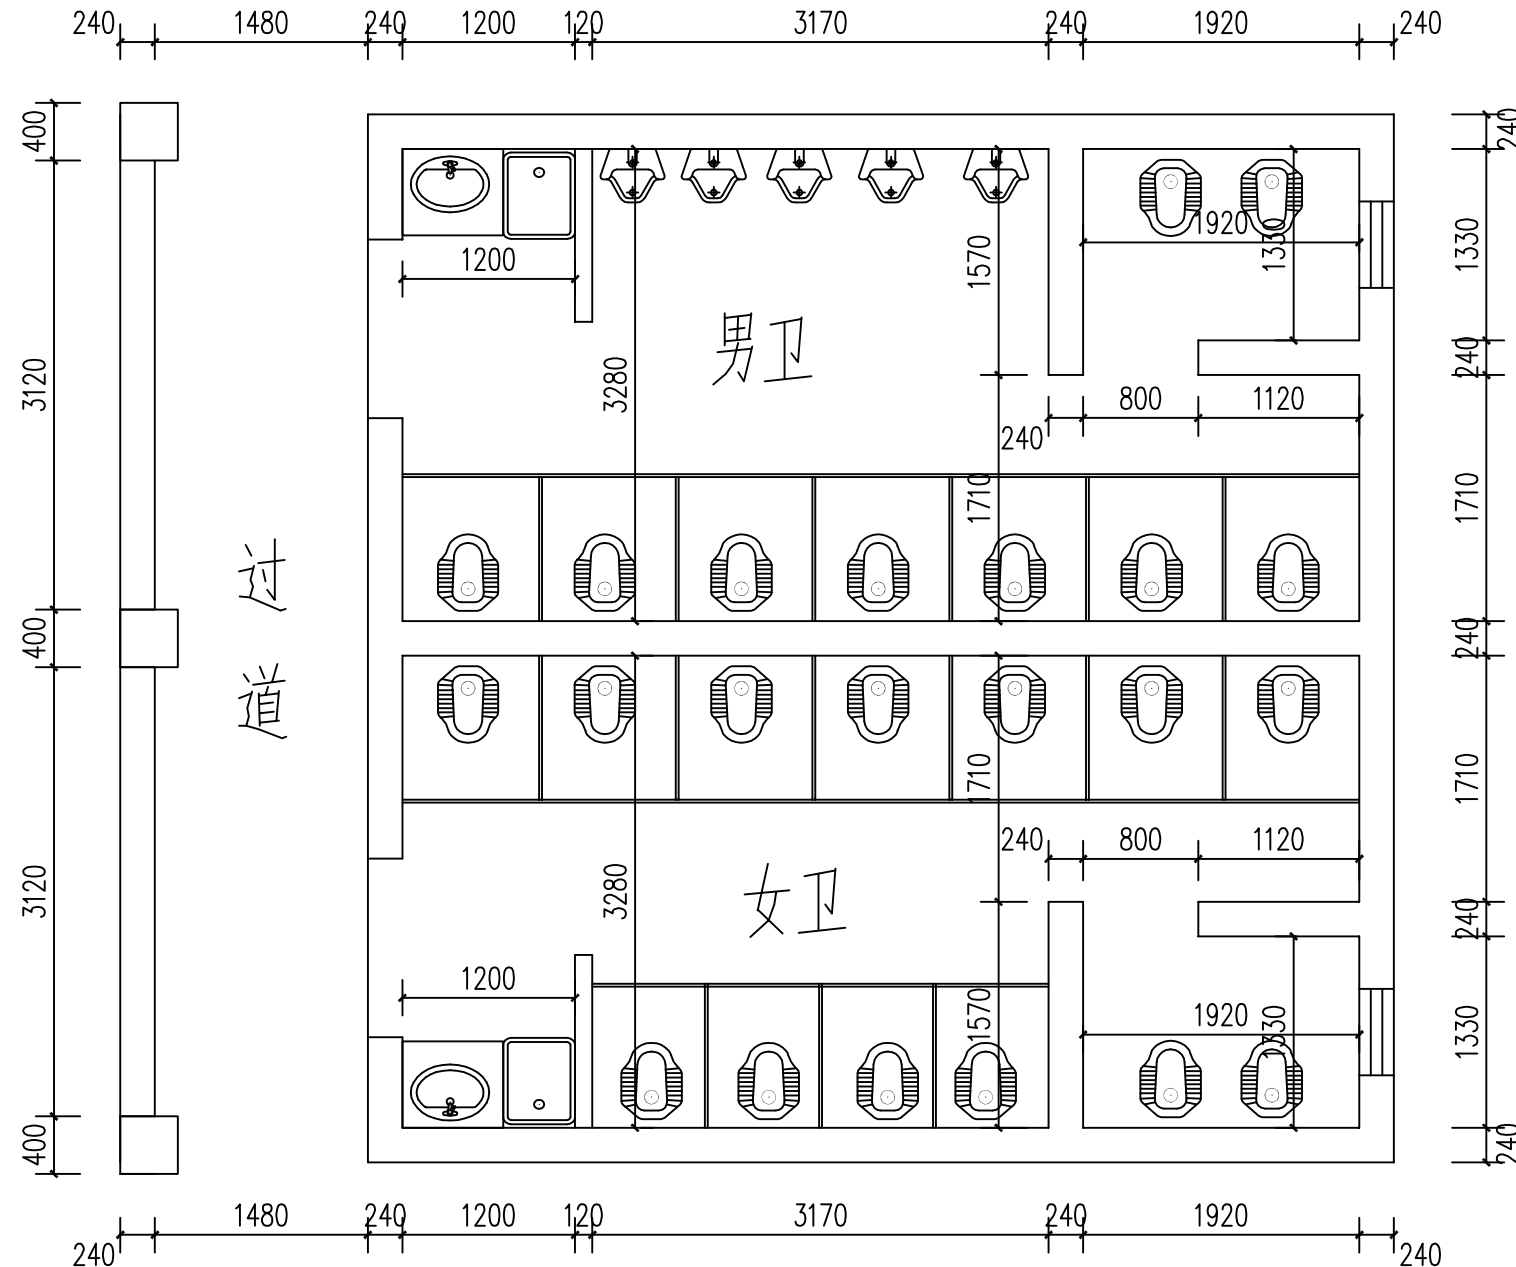

三原男、女卫平面图 1:50


序号 NO.	修改内容 DESCRIPTION	日期 DATE

审定/日期 APPROVED BY / DATE	陈明
审核/日期 AUDITED BY / DATE	陈明
设计负责人/日期 PROJECT DIRECTOR / DATE	吕科
校对/日期 CHECKED BY / DATE	陈立勤
设计/日期 DESIGNED BY / DATE	吕科

图名
DRAWING TITLE

三楼男、女卫拆除范围

工程编号 PROJECT NO.	
比例 SCALE	
日期 DATE	2025. 07
图号 DRAWING NO.	ZS-17

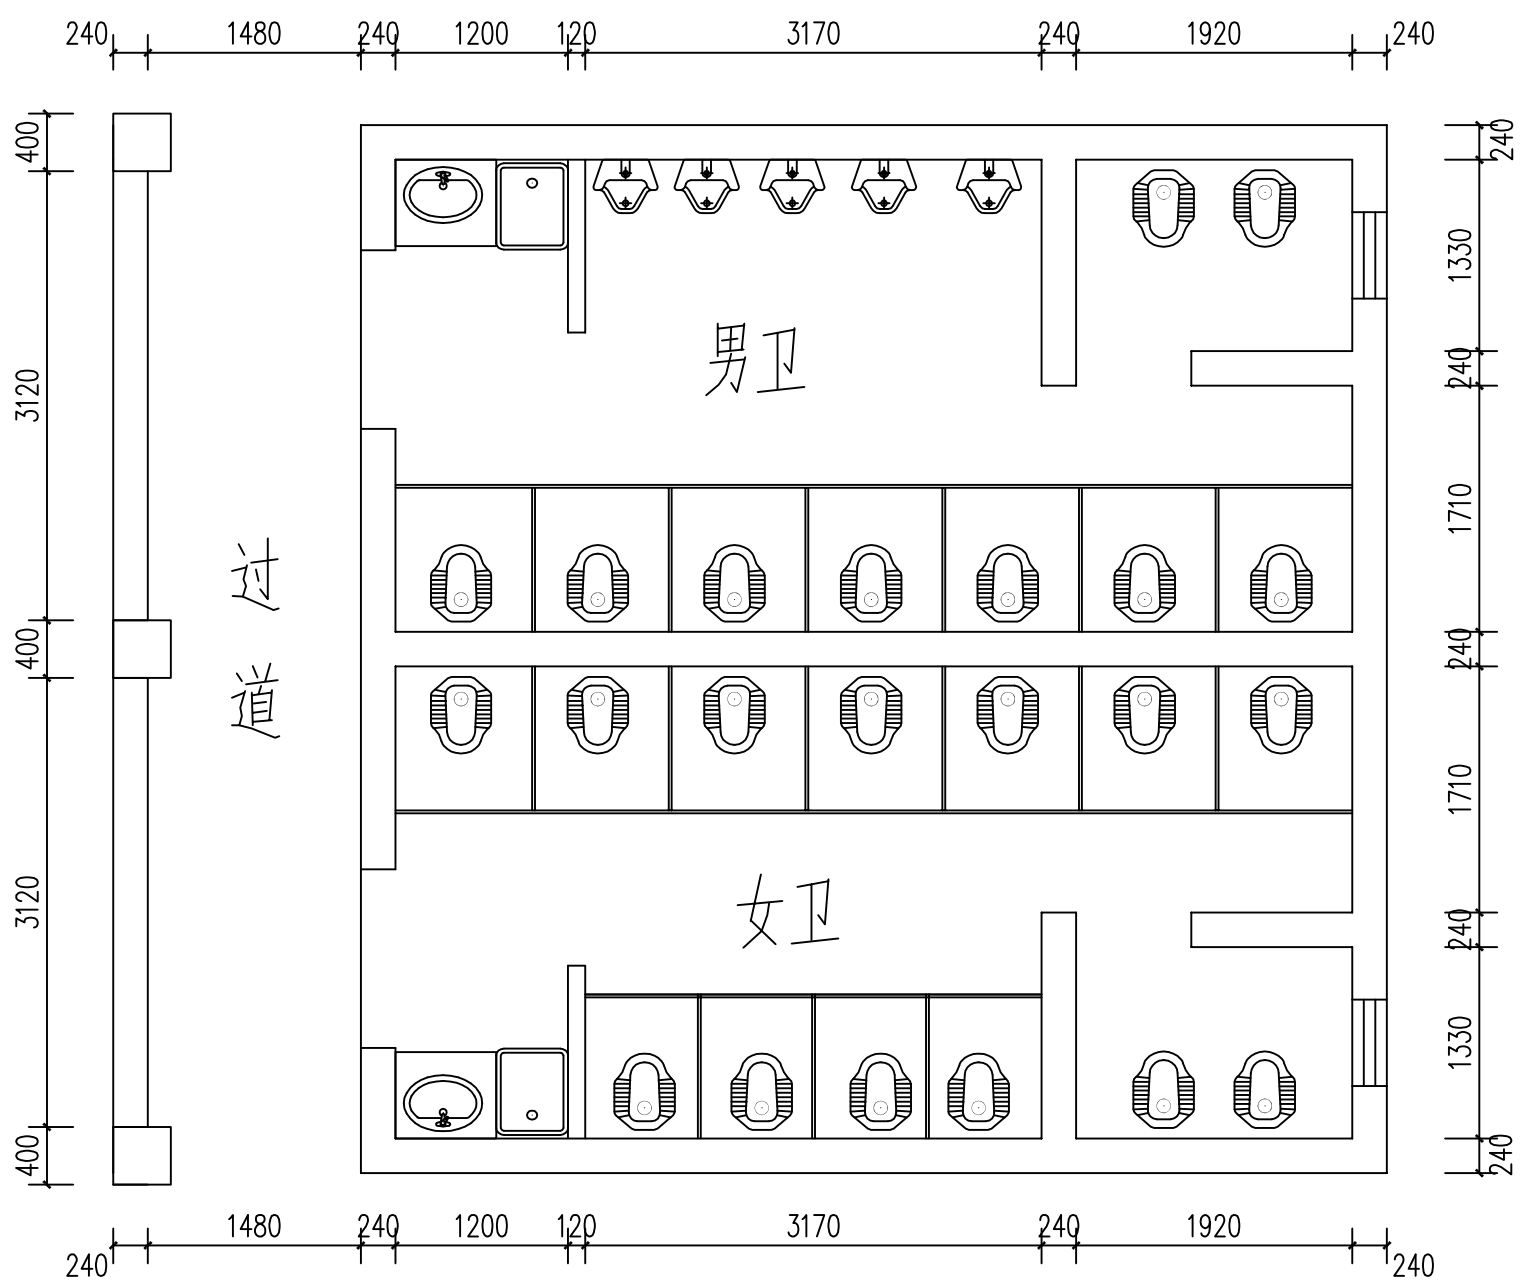

三楼男、女卫拆除范围 1:50

说明：1、未注明单位处均以mm为单位。
2、男女卫生间改造拆除内容包括：男卫5个小便斗拆除；男卫9个蹲便器拆除；女卫13个蹲便器拆除；男、女卫防腐木隔断拆除；男女卫洗手间洗手台拆除；男女卫生间地砖及地面回填层全部拆除，墙面砖拆除高度均为1300；男女卫顶面白色乳胶漆铲除；男女卫给排水管道及排污管道拆除；
3、三楼过道男卫至女卫外墙立面生态木拆除。


序号 NO.	修改内容 DESCRIPTION	日期 DATE

审定/日期 APPROVED BY / DATE	陈明
审核/日期 AUDITED BY / DATE	陈明
设计负责人/日期 PROJECT DIRECTOR / DATE	陈明
校对/日期 CHECKED BY / DATE	陈明
设计/日期 DESIGNED BY / DATE	陈明

图名
DRAWING TITLE

三楼男、女卫整改平面图

工程编号 PROJECT NO.	
比例 SCALE	
日期 DATE	2025. 07
图号 DRAWING NO.	ZS-18

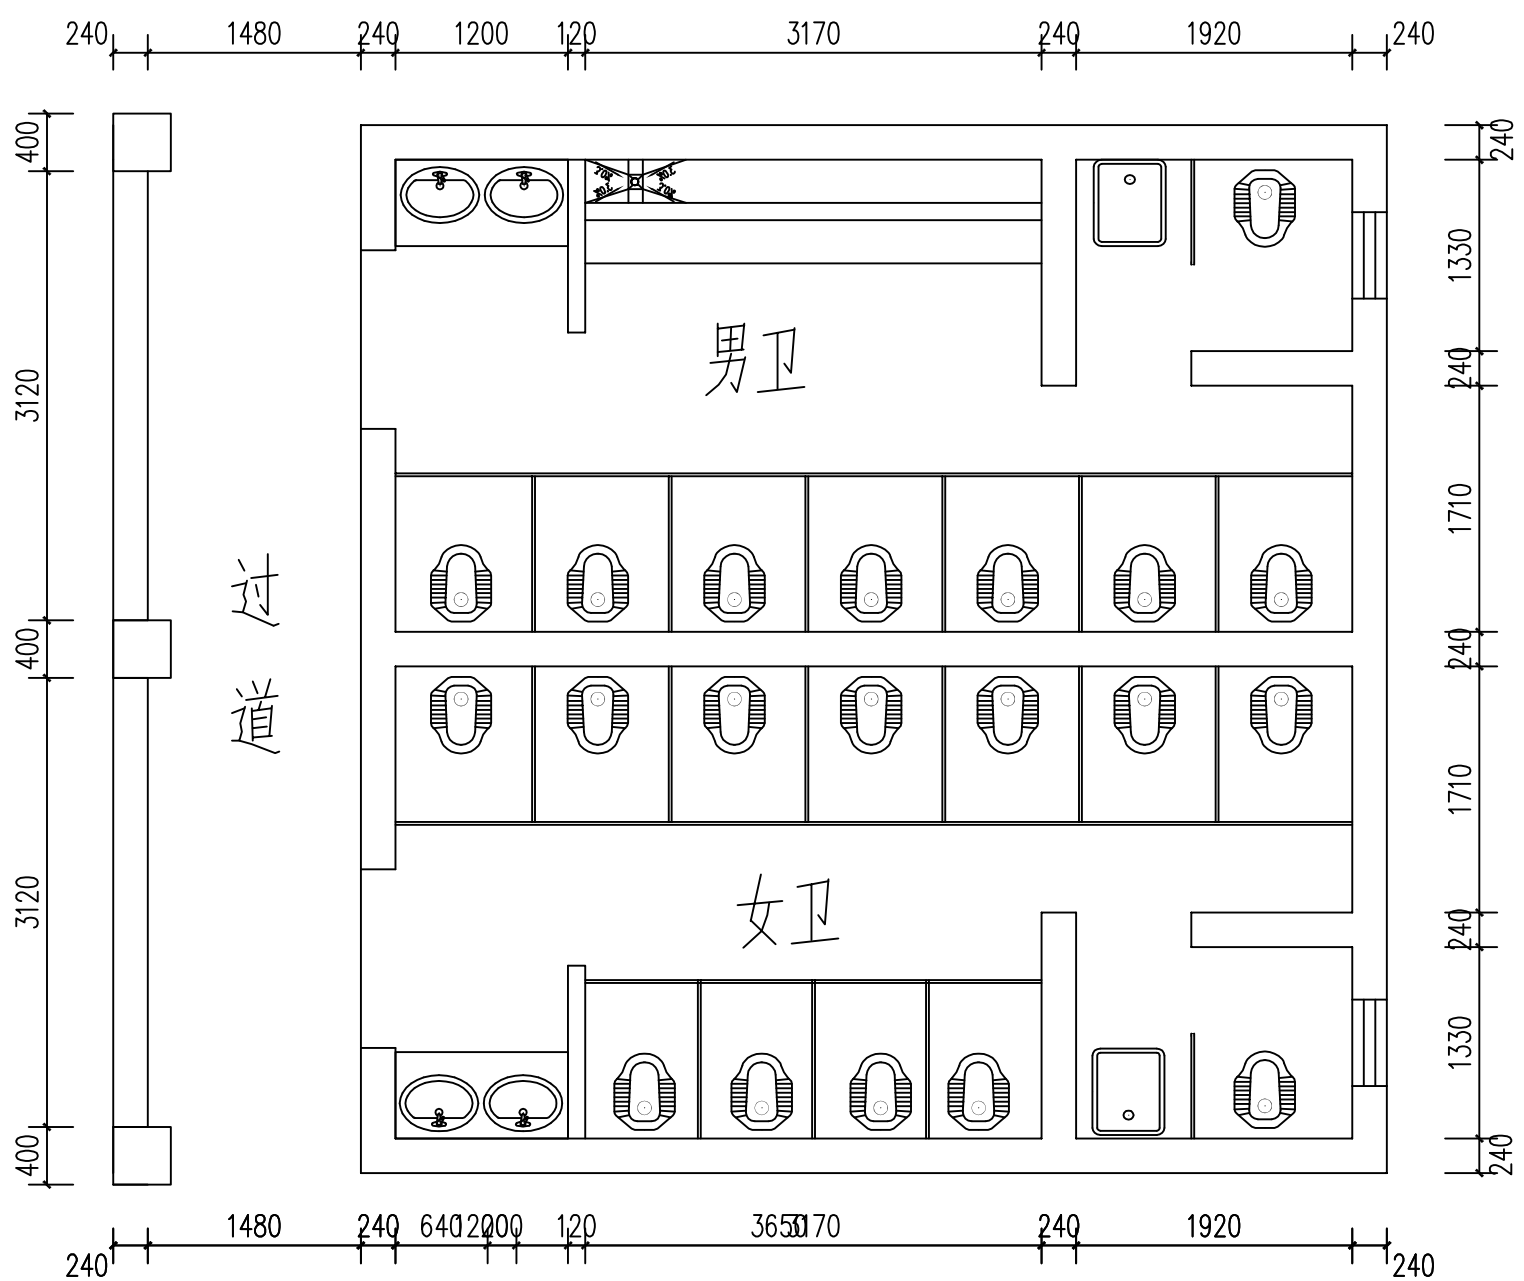


三楼男、女卫整改平面图

说明：1、未注明单位处均以mm为单位。

2、男女卫生间整体改造内容包括：给水、排水整体重新安装；男卫改为8个蹲便器重新定位安装；男卫小便槽砖砌基础，定制不锈钢小便槽；女卫改为12个蹲便器重新定位安装；男女卫隔断均采用18厚多层实木免漆板定制隔断，隔断深度加大为1100；男女卫蹲便器均加大改为成人用蹲便器；1200长洗手台重新制作；拖把池移至厕所隔间；拆除墙砖区域墙面重新搓沙找平，并做水泥基防水滚涂两遍；地面重做回填、水泥砂浆硬化找平、满做水泥基防水滚涂两遍，并作48小时关水测试之后满铺防滑地砖；顶面做聚合物水泥防水涂料。

 3、三楼过道男卫至女卫外墙立面瓷砖胶铺装300×600墙砖饰面。



重庆豪腾园林装饰工程有限公司
Chongqing HaoTeng Garden Decoration Engineering Co., Ltd.

建筑装饰工程设计专项甲级
建筑幕墙工程设计专项乙级
资质证书编号: A150000182
A250000189

电话: 023-67027998
传真: 023-67027998
电子邮件: Cqhtgs2004@163.com

建设单位
CLIENT

重庆市大足区龙岗第一小学

项目名称
PROJECT

西街校区尚雅楼博雅楼厕所
教室漏水处理排危改造工程

子项目名称
SUBPROJECT

博雅楼

序号 NO.	修改内容 DESCRIPTION	日期 DATE

审定/日期
APPROVED BY / DATE

陈明

审核/日期
AUDITED BY / DATE

陈明

设计负责人/日期
PROJECT DIRECTOR / DATE

陈明

校对/日期
CHECKED BY / DATE

陈明

设计/日期
DESIGNED BY / DATE

陈明

图名
DRAWING TITLE

三楼男、女卫顶面材质图

工程编号
PROJECT NO.


比例
SCALE

日期
DATE

2025. 07


图号
DRAWING NO.

ZS-19

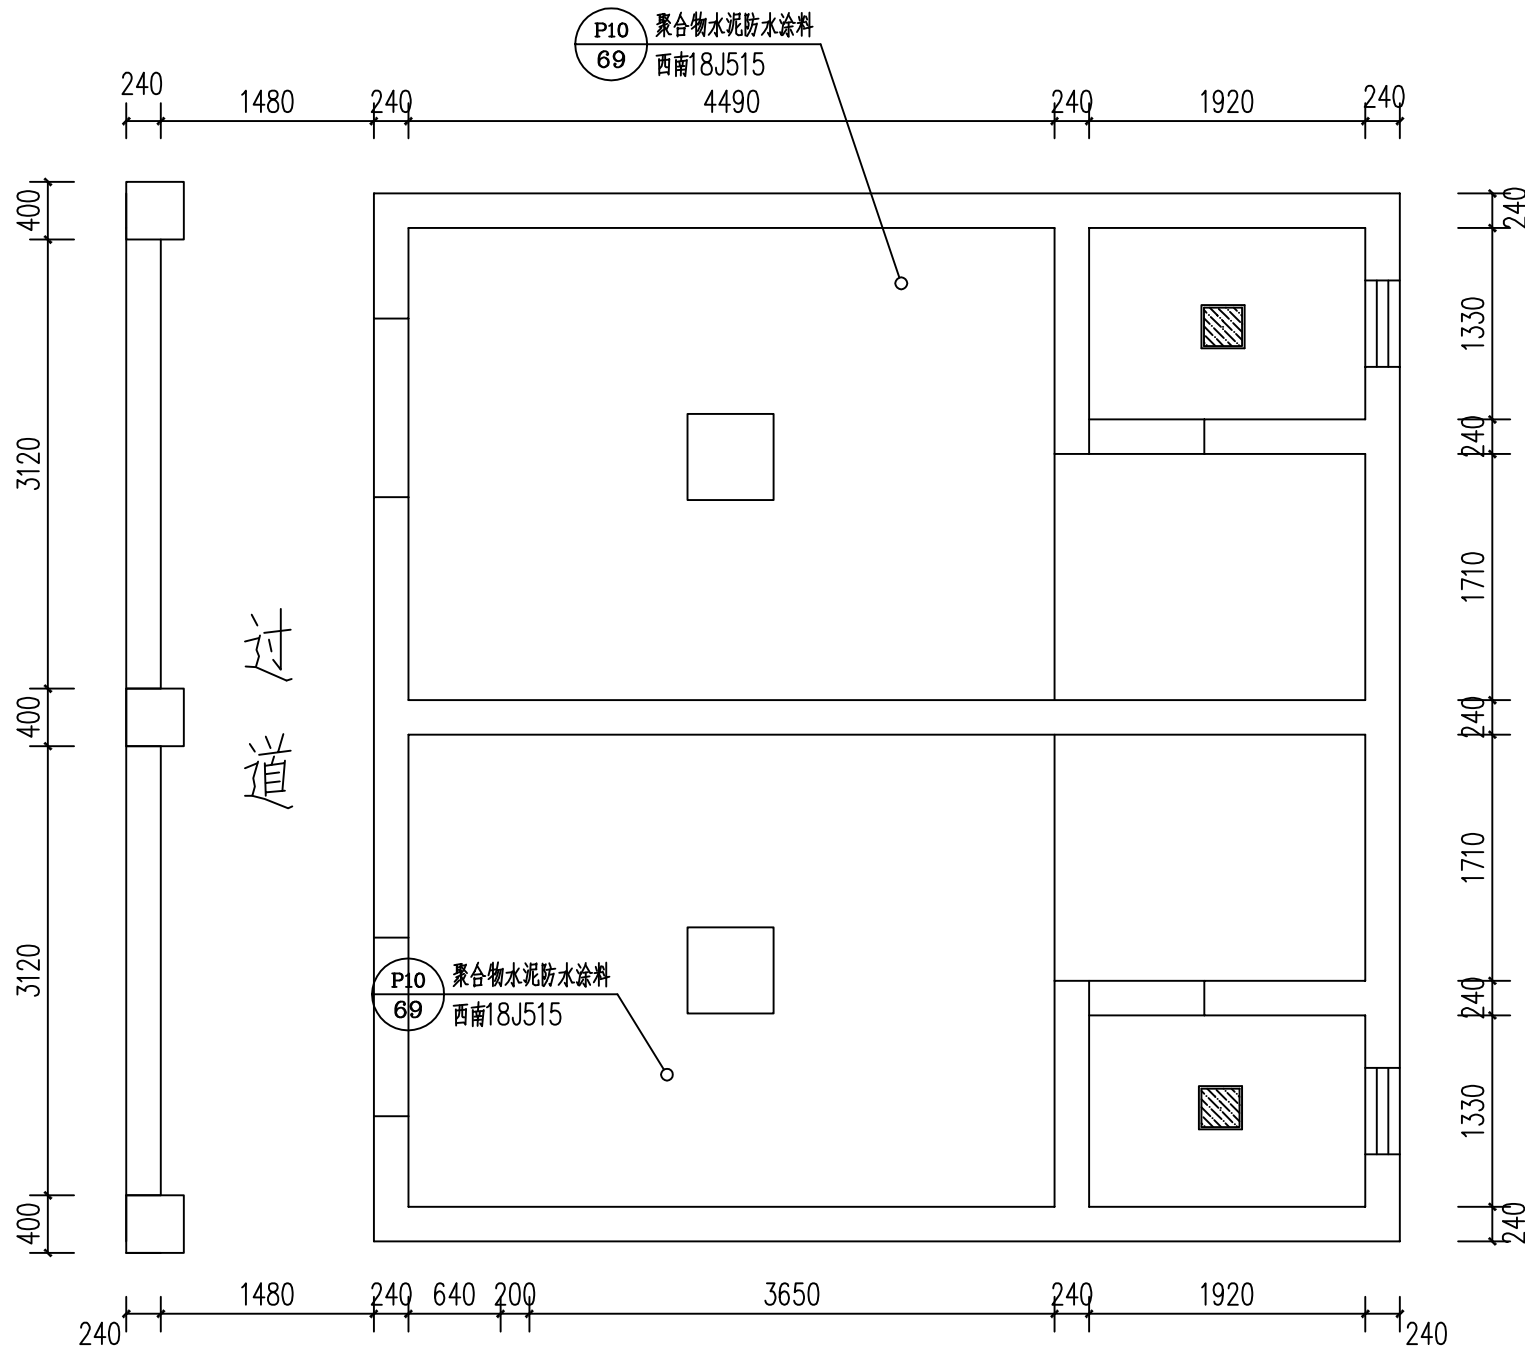

三楼男、女卫顶面材质图

 说明: 1、未注明单位处均以mm为单位。
2、顶面做聚合物水泥防水涂料涂刷两遍厚度3mm。



重庆豪腾园林装饰工程有限公司
Chongqing HaoTeng Garden Decoration Engineering Co., Ltd.

建筑装饰工程设计专项甲级
建筑幕墙工程设计专项乙级
资质证书编号: A150000182
A250000189

电话: 023-67027998
传真: 023-67027998
电子邮件: Cqhtgs2004@163.com

建设单位
CLIENT

重庆市大足区龙岗第一小学

项目名称
PROJECT

西街校区尚雅楼博雅楼厕所
教室漏水处理排危改造工程

子项目名称
SUBPROJECT

博雅楼

序号 NO.	修改内容 DESCRIPTION	日期 DATE

审定/日期
APPROVED BY / DATE

陈明松

审核/日期
AUDITED BY / DATE

陈明松

设计负责人/日期
PROJECT DIRECTOR / DATE

陈明松

校对/日期
CHECKED BY / DATE

陈明松

设计/日期
DESIGNED BY / DATE

陈明松

图名
DRAWING TITLE

五原男、女卫平面图

工程编号
PROJECT NO.


比例
SCALE

日期
DATE

2025. 07

图号
DRAWING NO.

ZS-20

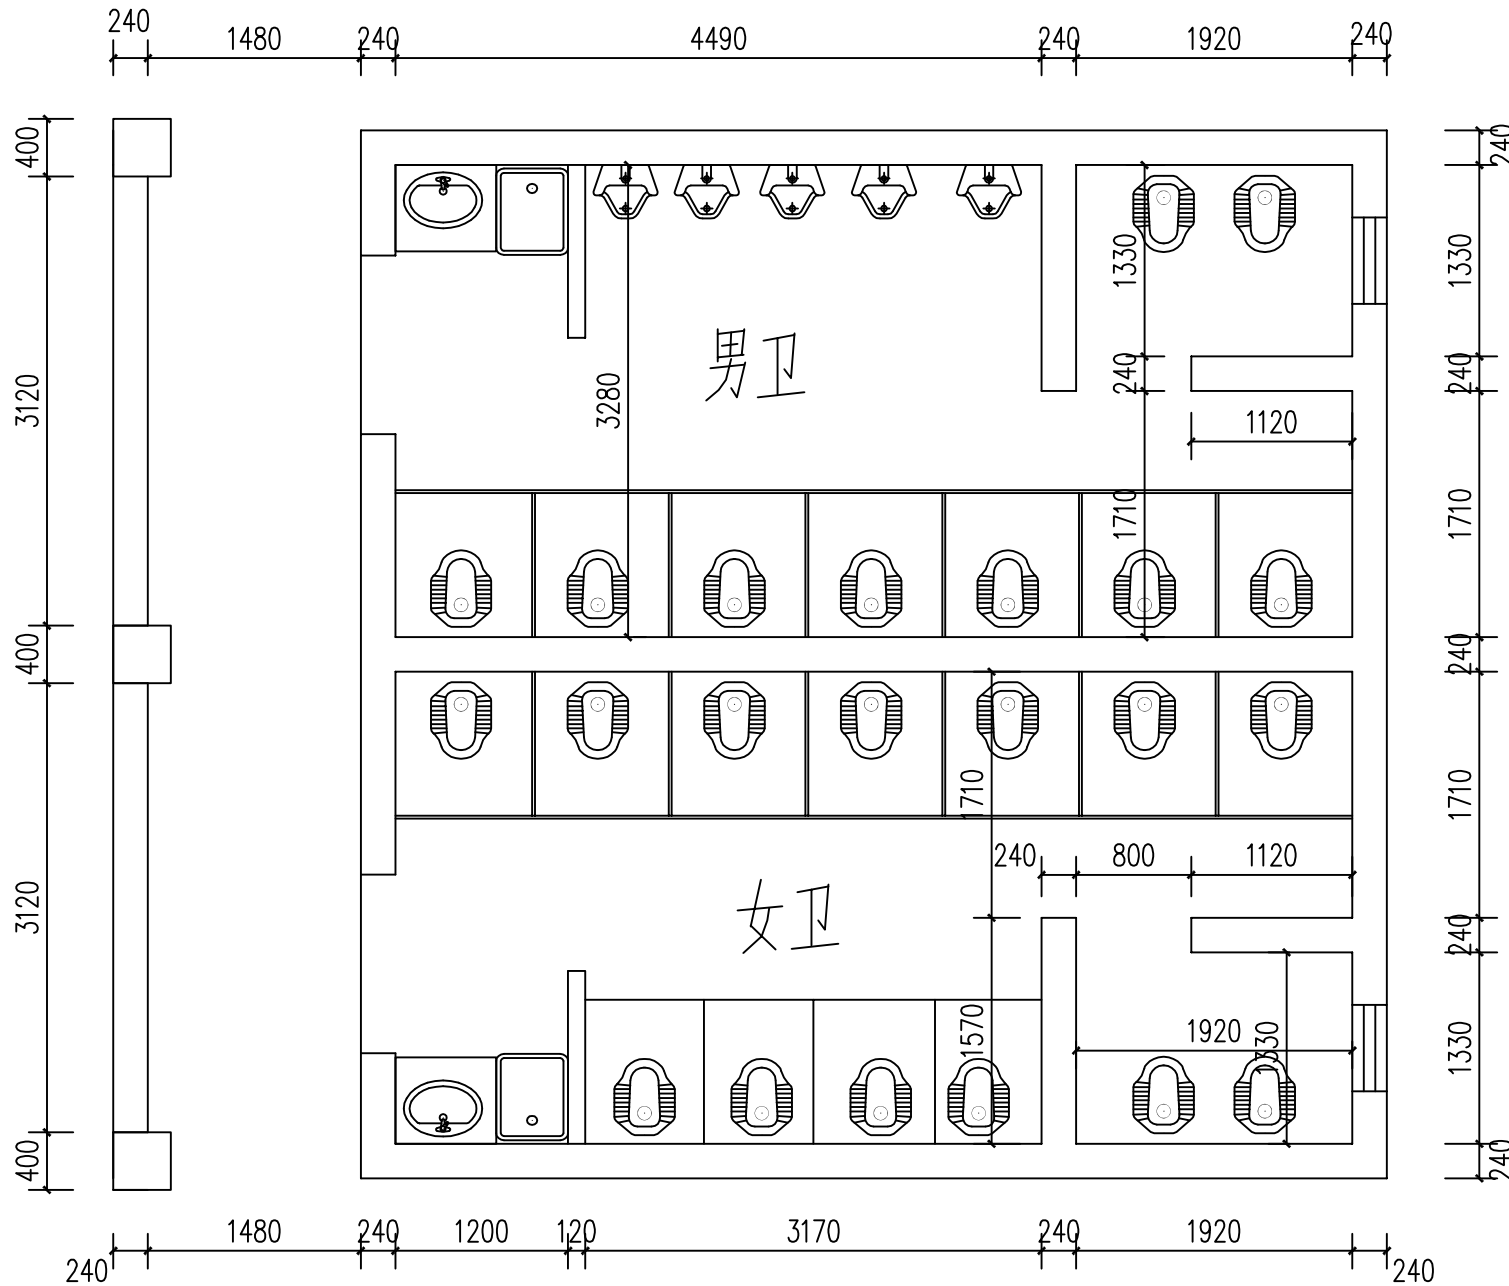

五原男、女卫平面图 1:50


序号 NO.	修改内容 DESCRIPTION	日期 DATE

审定/日期 APPROVED BY / DATE	陈明
审核/日期 AUDITED BY / DATE	陈明
设计负责人/日期 PROJECT DIRECTOR / DATE	吕科
校对/日期 CHECKED BY / DATE	陈立勤
设计/日期 DESIGNED BY / DATE	吕科

图名
DRAWING TITLE

五楼男、女卫拆除范围

工程编号 PROJECT NO.	
比例 SCALE	
日期 DATE	2025. 07
图号 DRAWING NO.	ZS-21

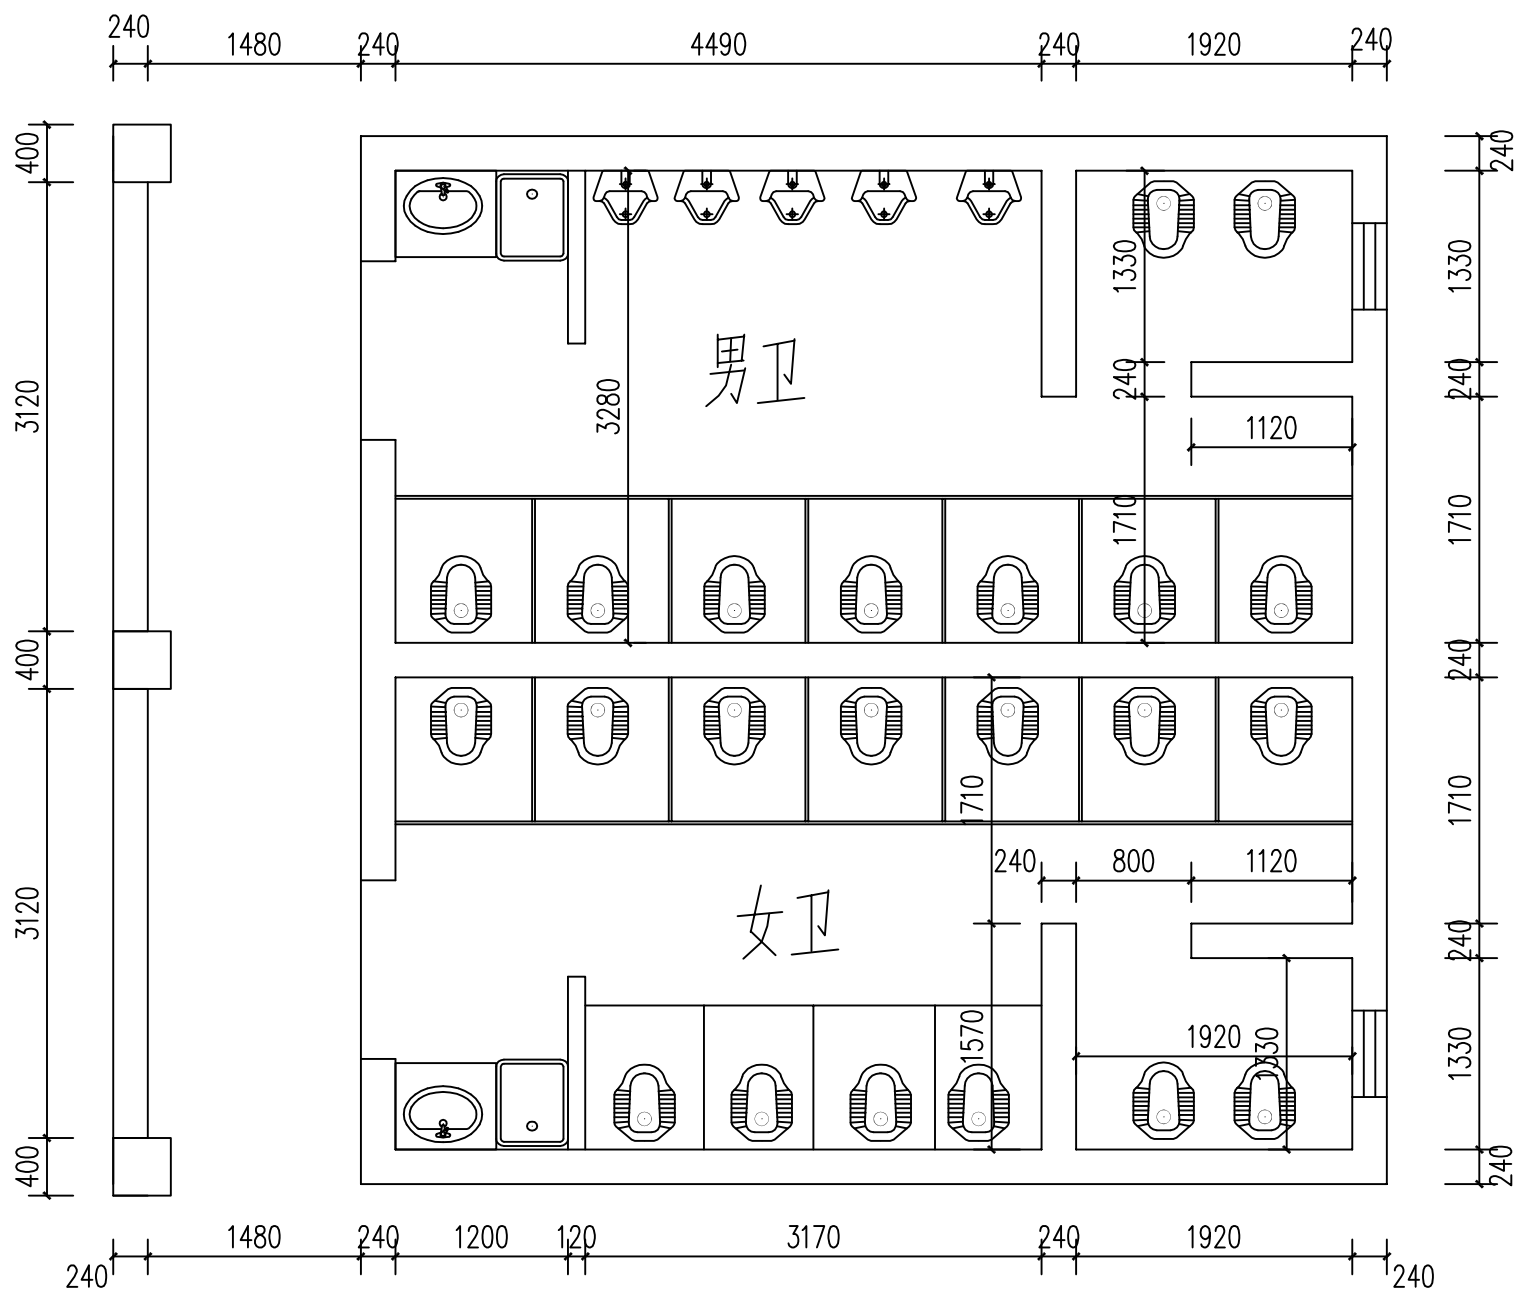


五楼男、女卫拆除范围 1:50

说明: 1、未注明单位处均以mm为单位。
2、男女卫生间改造拆除内容包括: 男卫5个小便斗拆除; 男卫9个蹲便器拆除; 女卫13个蹲便器拆除; 男、女卫防腐木隔断拆除; 男女卫洗手间洗手台拆除; 男女卫生间地面砖及地面回填层全部拆除, 墙面砖拆除高度均为1300; 男女卫顶面白色乳胶漆铲除; 男女卫给排水管道及排污管道拆除;
3、博雅楼1、3、5楼男女卫生间均按照本改造方案实施。

序号 NO.	修改内容 DESCRIPTION	日期 DATE


审定/日期 APPROVED BY / DATE	陈明
审核/日期 AUDITED BY / DATE	陈明
设计负责人/日期 PROJECT DIRECTOR / DATE	陈明
校对/日期 CHECKED BY / DATE	陈明
设计/日期 DESIGNED BY / DATE	陈明

图名 DRAWING TITLE	五楼男、女卫整改平面图
工程编号 PROJECT NO.	
比例 SCALE	
日期 DATE	2025. 07
图号 DRAWING NO.	ZS-22

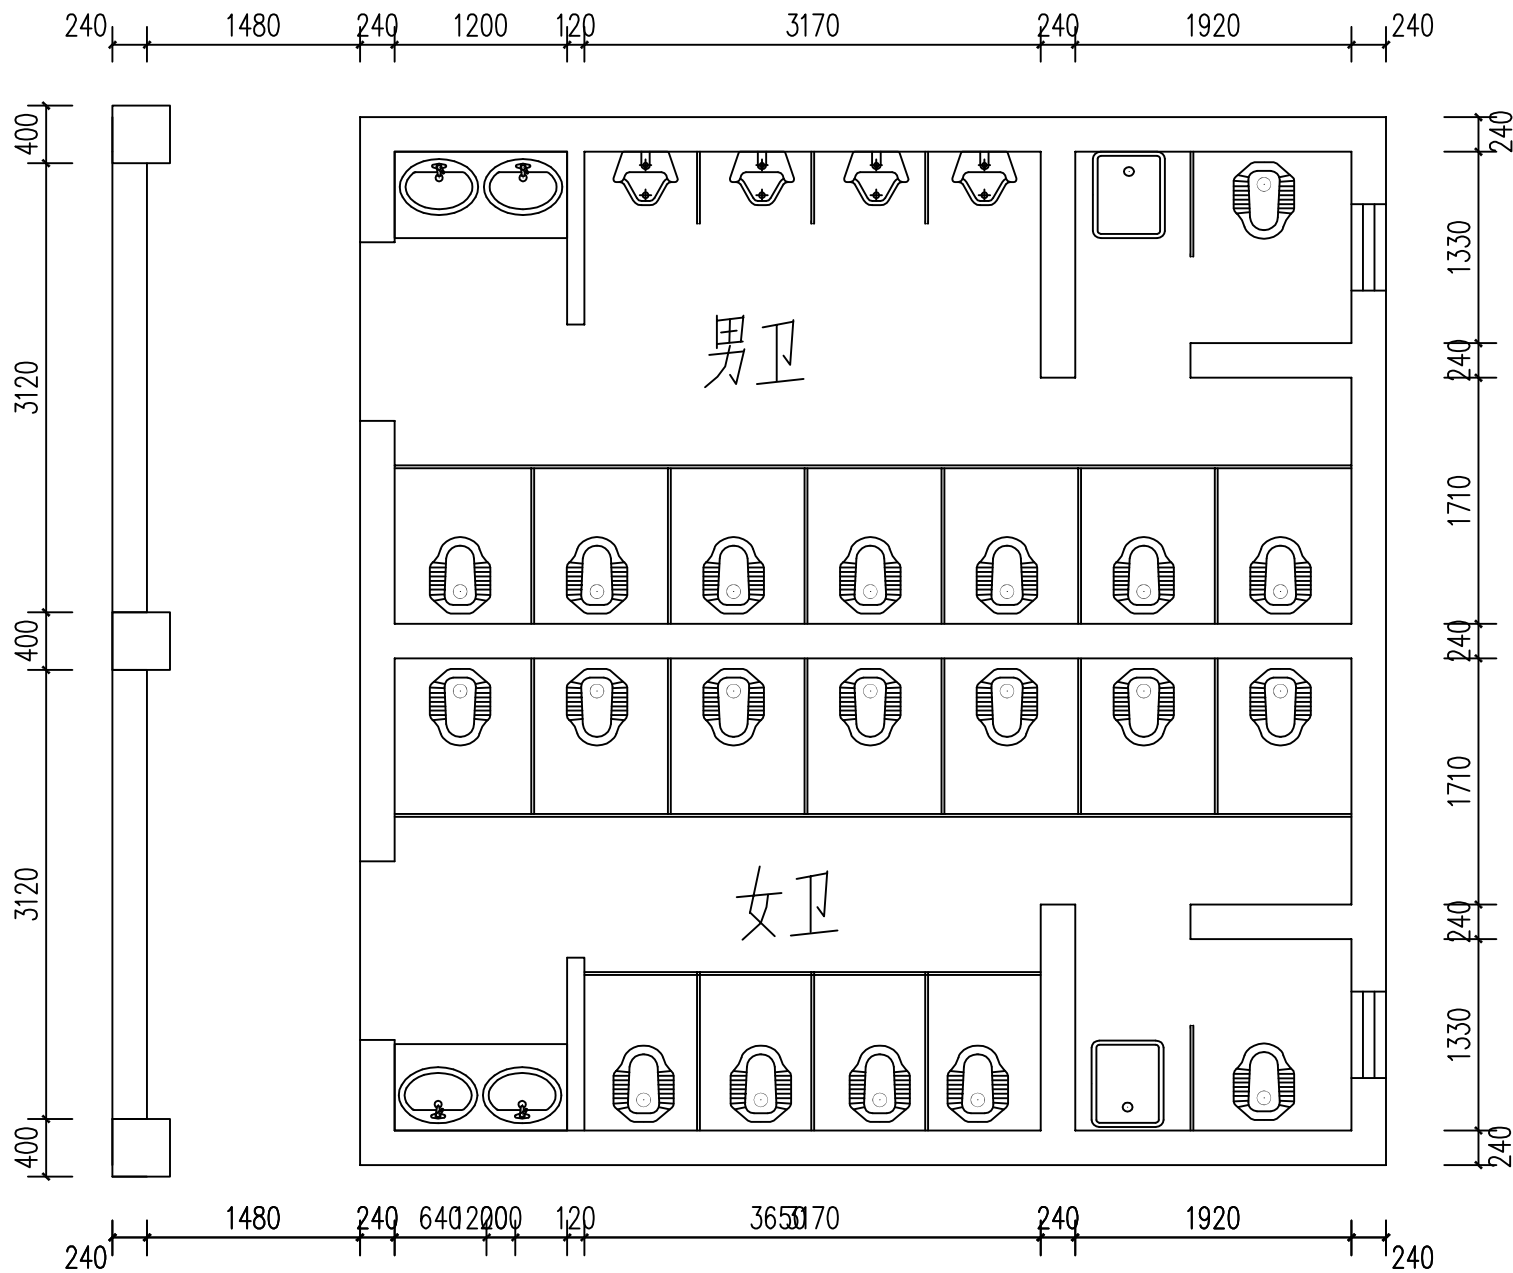

五楼男、女卫整改平面图

 说明：1、未注明单位处均以mm为单位。
2、男女卫生间整体改造内容包括：给水、排水整体重新安装；男卫改为8个蹲便器重新定位安装；男卫小便斗减少为4个，重新定位安装；女卫改为12个蹲便器重新定位安装；男女卫隔断均采用18厚多层实木免漆板定制隔断，隔间深度加大为1100；男女卫蹲便器均加大改为成人用蹲便器；1200长洗手台重新制作；拖帕池移至厕所隔间；拆除墙砖区域墙面重新搓沙找平，并做水泥基防水滚涂两遍；地面重做回填、水泥砂浆硬化找平、满做水泥基防水滚涂两遍，并作48小时关水测试之后满铺防滑地砖；顶面做聚合物水泥防水涂料。
3、五楼过道男卫至女卫外墙立面瓷砖胶铺装300×600墙砖饰面。



重庆豪腾园林装饰工程有限公司
Chongqing HaoTeng Garden Decoration Engineering Co., Ltd.

建筑装饰工程设计专项甲级
建筑幕墙工程设计专项乙级
资质证书编号: A150000182
A250000189

电话: 023-67027998
传真: 023-67027998
电子邮件: Cqhtgs2004@163.com

建设单位
CLIENT

重庆市大足区龙岗第一小学

项目名称
PROJECT

西街校区尚雅楼博雅楼厕所
教室漏水处理排危改造工程

子项目名称
SUBPROJECT

博雅楼

序号 NO.	修改内容 DESCRIPTION	日期 DATE

审定/日期
APPROVED BY / DATE

陈明

审核/日期
AUDITED BY / DATE

陈明

设计负责人/日期
PROJECT DIRECTOR / DATE

陈明

校对/日期
CHECKED BY / DATE

陈明


设计/日期
DESIGNED BY / DATE

陈明

图名
DRAWING TITLE


五楼男、女卫顶面材质图

工程编号 PROJECT NO.	
比例 SCALE	
日期 DATE	2025. 07
图号 DRAWING NO.	ZS-23

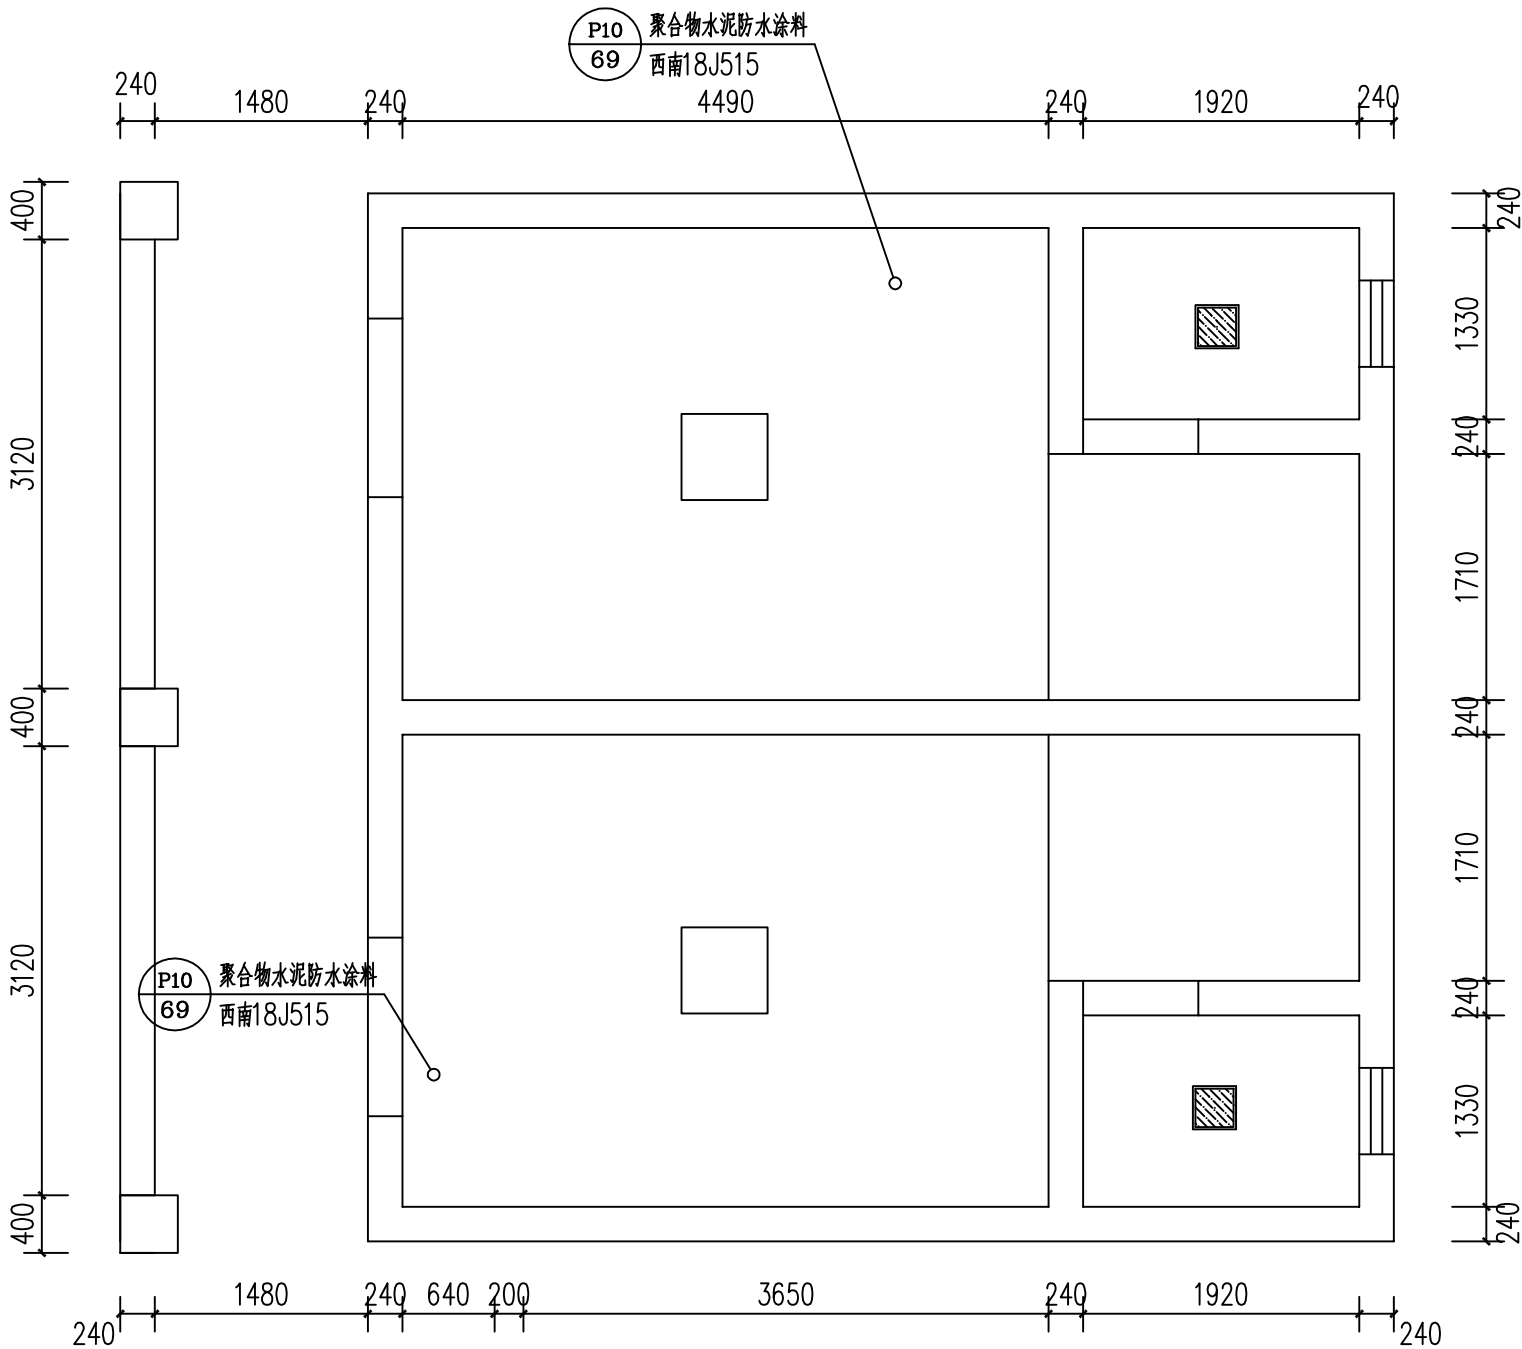


五楼男、女卫顶面材质图


说明: 1、未注明单位处均以mm为单位。
2、顶面做聚合物水泥防水涂料涂刷两遍厚度3mm。

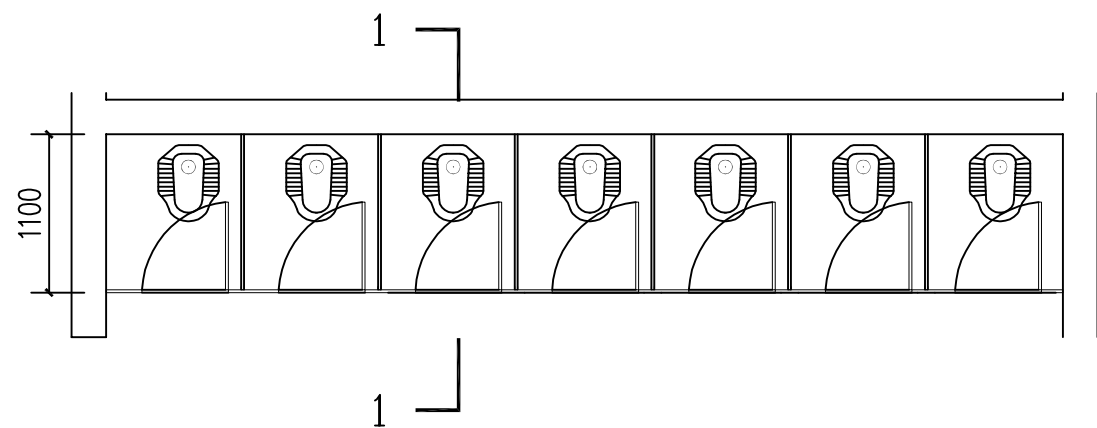


卫生间平面图

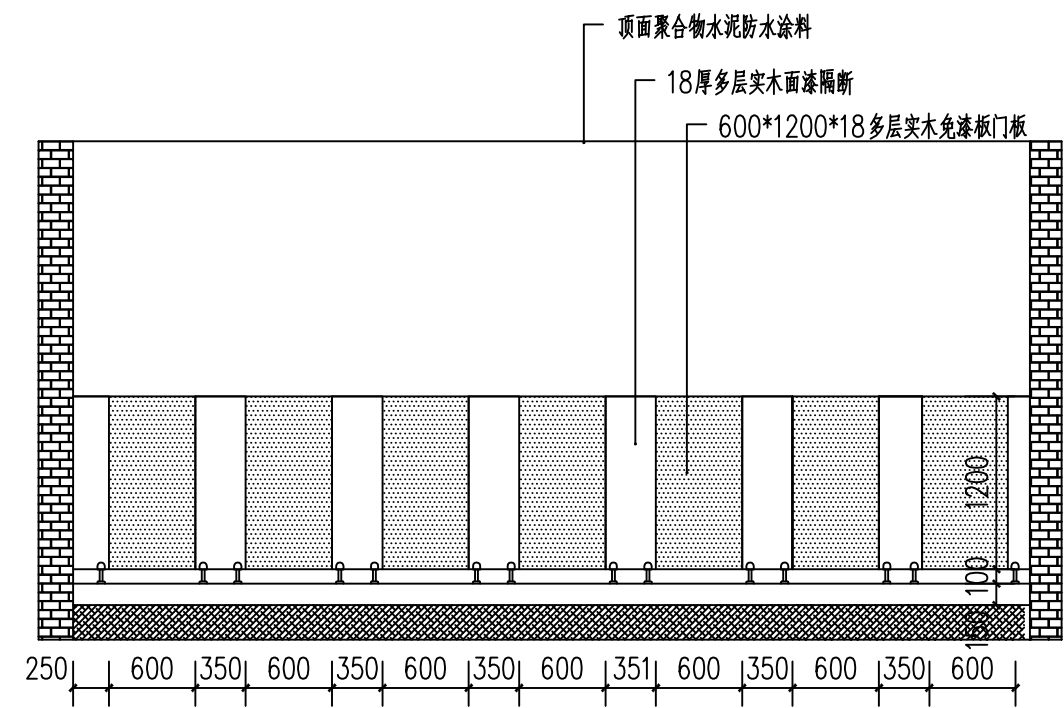

木质隔断立面尺寸图

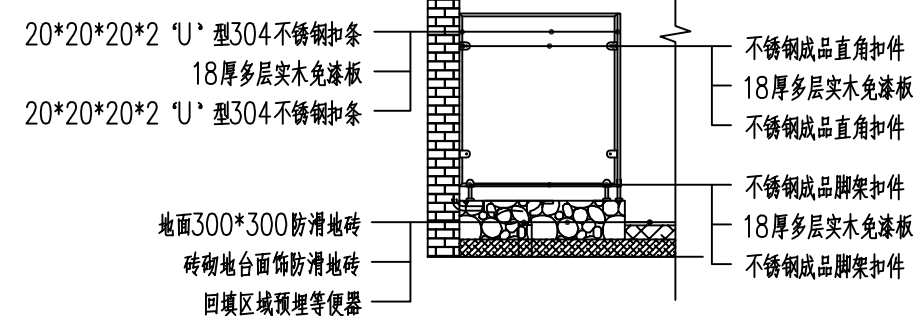


1-1剖面材质图

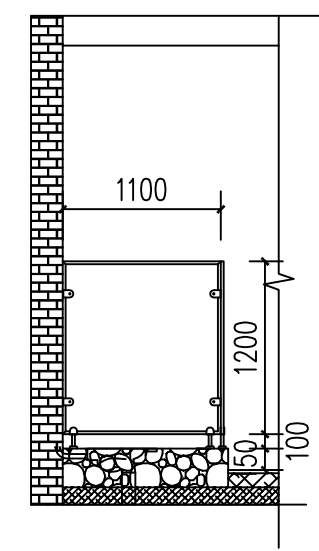

1-1剖面尺寸图

 说明：1、未注明单位处均以mm为单位。
2、墙面砖1300以上保留原有墙面砖不作调整。



重庆豪腾园林装饰工程有限公司
Chongqing HaoTeng Garden Decoration Engineering Co., Ltd.

建筑装饰工程设计专项甲级
建筑幕墙工程设计专项乙级
资质证书编号：A150000182
A250000189

电话：023-67027998
传真：023-67027998
电子邮件：Cqhtgs2004@163.com

建设单位
CLIENT

重庆市大足区龙岗第一小学

项目名称
PROJECT

西街校区尚雅楼博雅楼厕所
教室漏水处理排危改造工程

子项目名称
SUBPROJECT

博雅楼

序号 NO.	修改内容 DESCRIPTION	日期 DATE

审定/日期
APPROVED BY / DATE

审核/日期
AUDITED BY / DATE

设计负责人/日期
PROJECT DIRECTOR / DATE

校对/日期
CHECKED BY / DATE

设计/日期
DESIGNED BY / DATE

图名
DRAWING TITLE

博雅楼大样图1

工程编号 PROJECT NO.	
比例 SCALE	
日期 DATE	2025. 07
图号 DRAWING NO.	ZS-24

H

重庆豪腾园林装饰工程有限公司
Chongqing HaoTeng Garden Decoration Engineering Co., Ltd.

建筑装饰工程设计专项甲级
建筑幕墙工程设计专项乙级
资质证书编号: A150000182
A250000189

电话: 023-67027998
传真: 023-67027998
电子邮件: Cqhtgs2004@163.com

建设单位
CLIENT

重庆市大足区龙岗第一小学

项目名称
PROJECT

西街校区尚雅楼博雅楼厕所
教室漏水处理排危改造工程

子项目名称
SUBPROJECT

博雅楼



序号 NO.	修改内容 DESCRIPTION	日期 DATE

审定/日期 APPROVED BY / DATE	陈明
审核/日期 AUDITED BY / DATE	陈明
设计负责人/日期 PROJECT DIRECTOR / DATE	吕科
校对/日期 CHECKED BY / DATE	陈立勤
设计/日期 DESIGNED BY / DATE	吕科


图名
DRAWING TITLE

博雅楼大样图2

工程编号 PROJECT NO.	
比例 SCALE	
日期 DATE	2025. 07
图号 DRAWING NO.	ZS-25

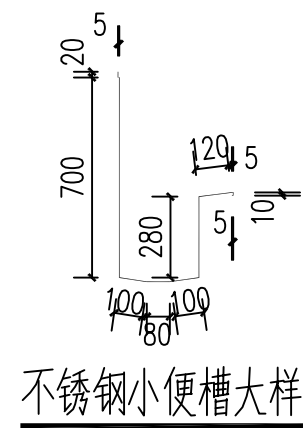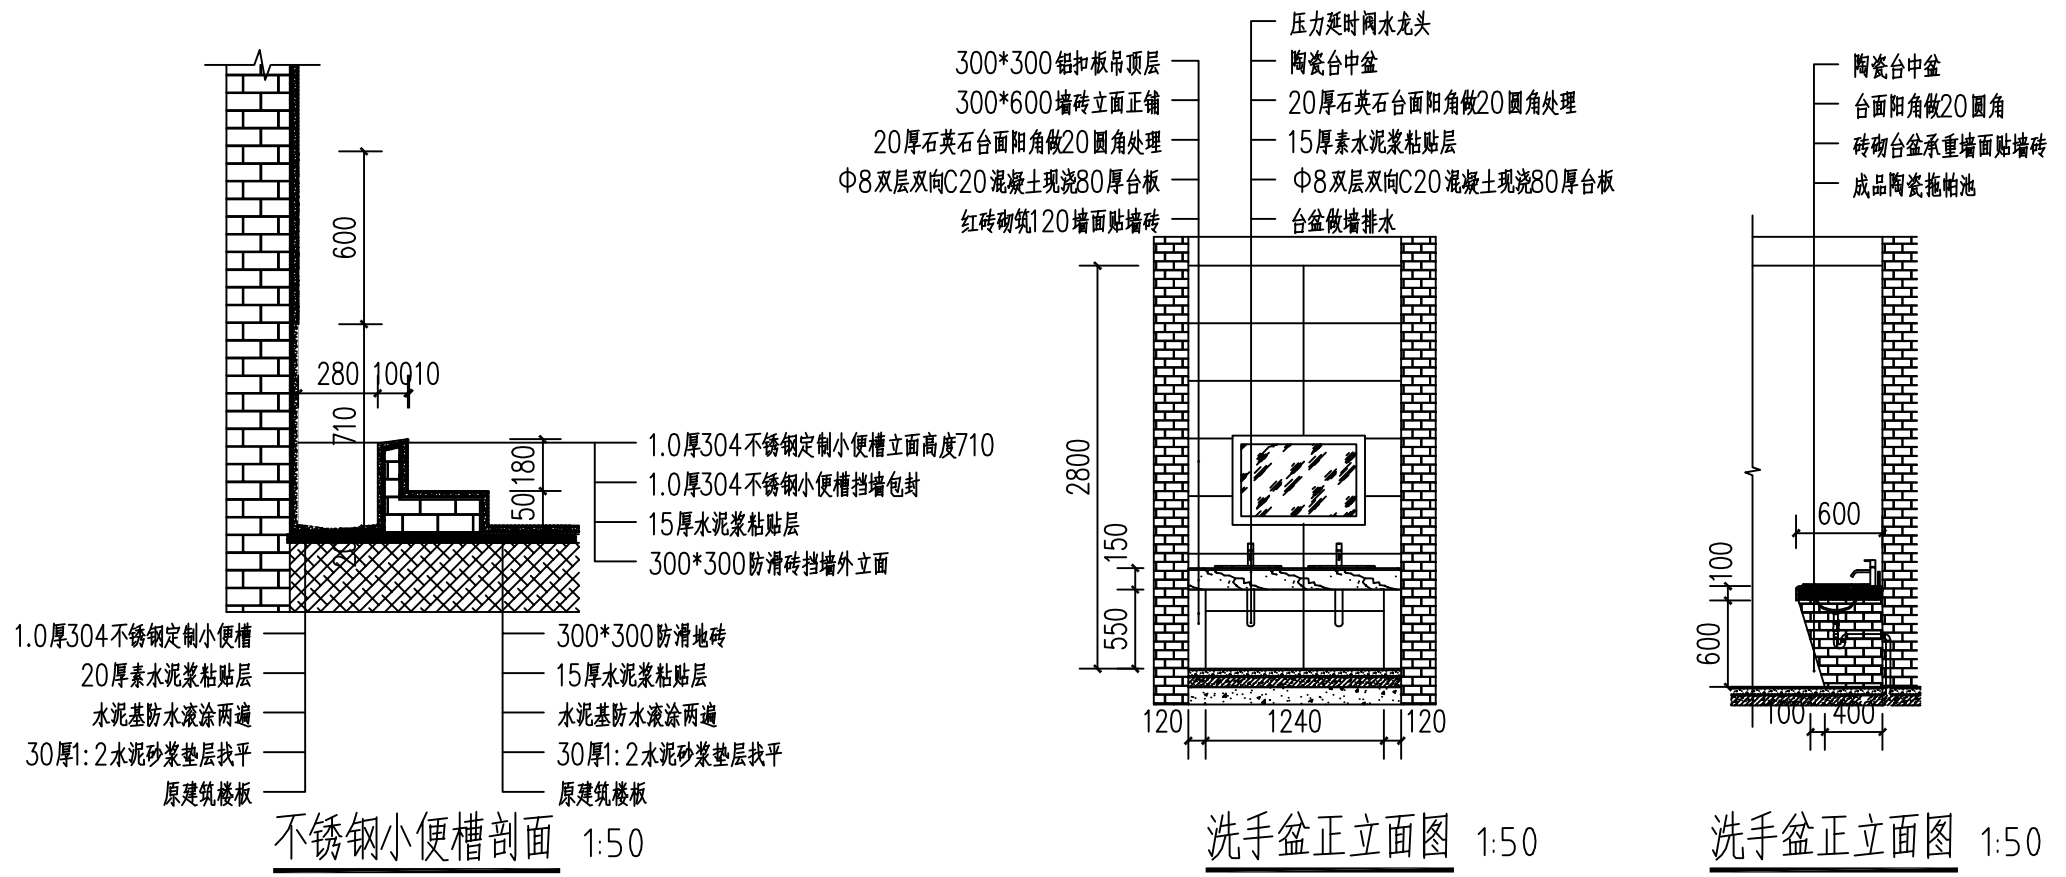

 说明: 1、未注明单位处均以mm为单位。
2、卫生间墙面水泥基防水涂料高度1300; 墙面300×600砖铺贴前需涂刷瓷砖专用背胶, 待背胶干之后采用10厚专用瓷砖胶铺贴, 铺贴高度1300。
3、卫生间地面拆除清理之后做第一遍防水重点在阴角及管道开孔边缘。回填找平之后做第二遍防水阴角处做R角处理并关水做48小时闭水实验, 地面采用水泥浆铺贴砖。
4、1480洗手台制作材质与1200洗手台制作材质相同, 也同为两个盆和龙头, 台面长短是唯一差别。



重庆豪腾园林装饰工程有限公司
Chongqing HaoTeng Garden Decoration Engineering Co., Ltd.

建筑装饰工程设计专项甲级
建筑幕墙工程设计专项乙级
资质证书编号: A150000182
A250000189

电话: 023-67027998
传真: 023-67027998
电子邮件: Cqhtgs2004@163.com

建设单位
CLIENT

重庆市大足区龙岗第一小学

项目名称
PROJECT

西街校区尚雅楼博雅楼厕所
教室漏水处理排危改造工程

子项目名称
SUBPROJECT

博雅楼

序号 NO.	修改内容 DESCRIPTION	日期 DATE

审定/日期
APPROVED BY / DATE

陈明

审核/日期
AUDITED BY / DATE

陈明

设计负责人/日期
PROJECT DIRECTOR / DATE

陈明

校对/日期
CHECKED BY / DATE

陈明

设计/日期
DESIGNED BY / DATE

陈明

图名
DRAWING TITLE

二楼监控室拆除范围

工程编号
PROJECT NO.


比例
SCALE

日期
DATE

2025. 07


图号
DRAWING NO.

ZS-26

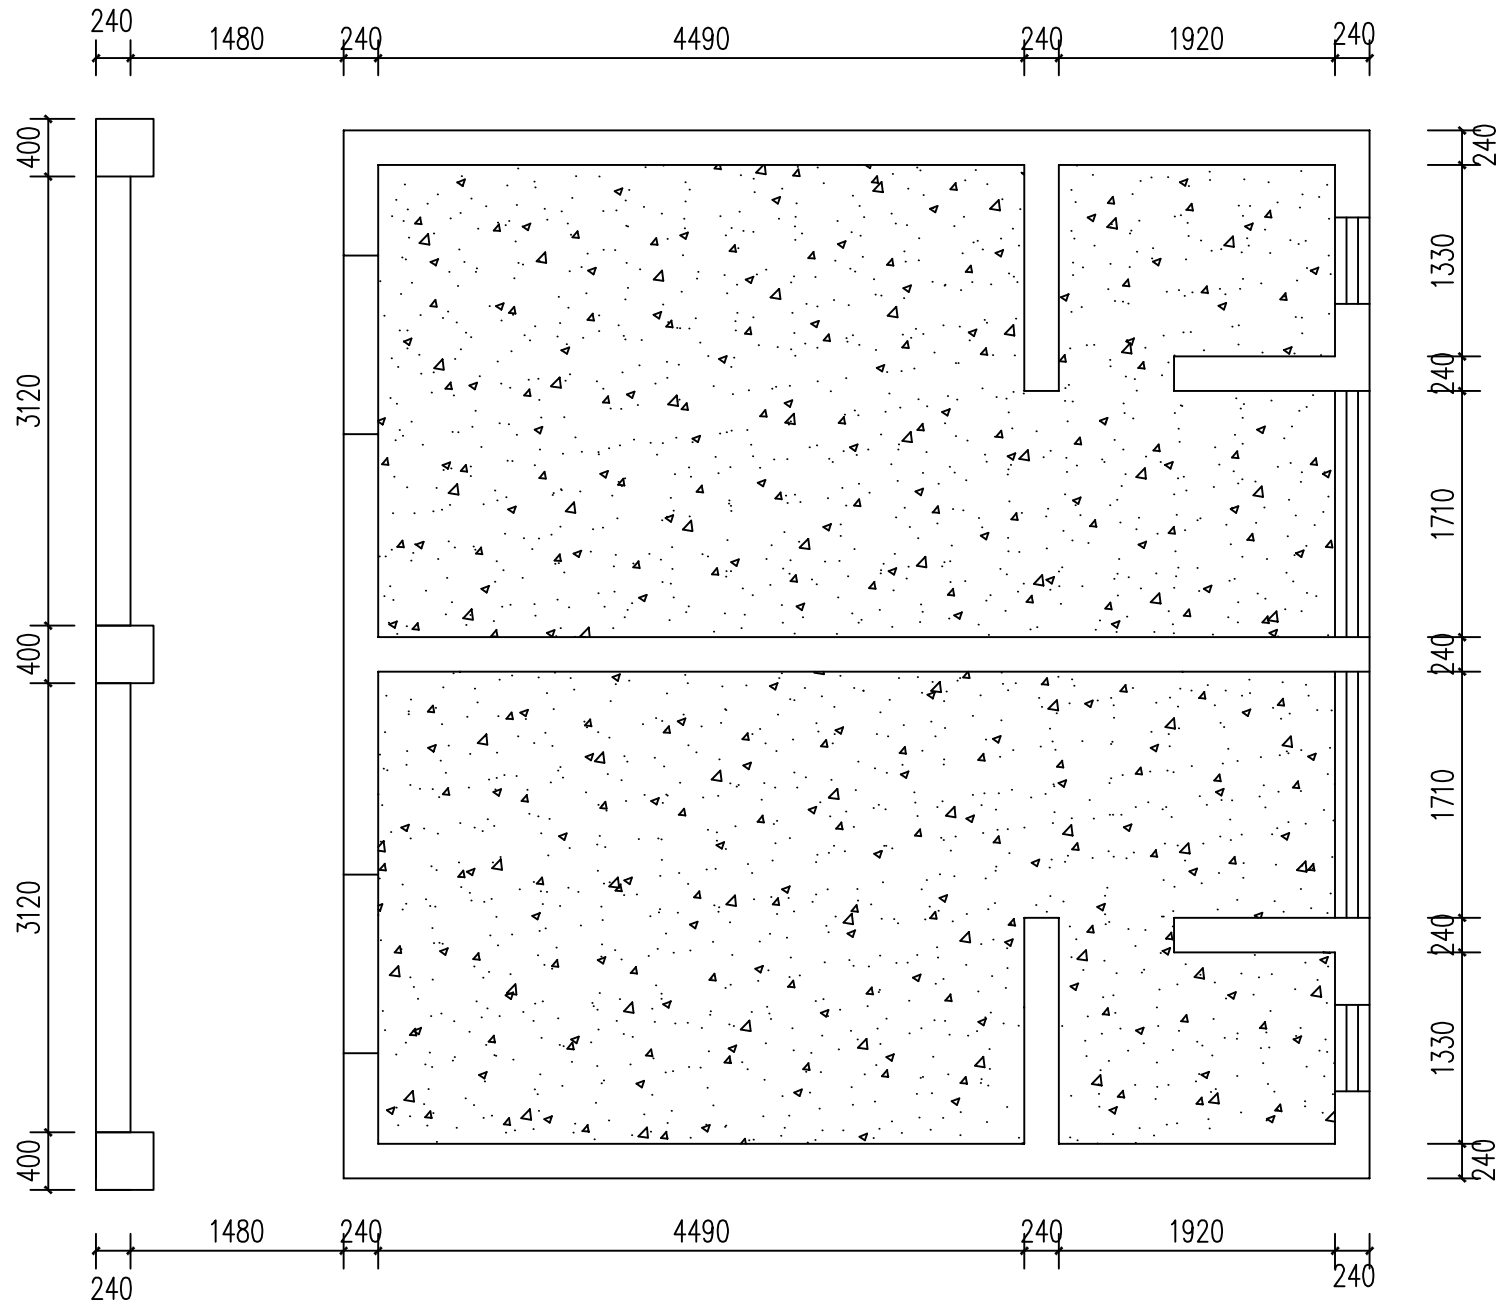

二楼监控室拆除范围 1:50

 说明: 1、未注明单位处均以mm为单位。
2、二楼监控室墙面、顶面乳胶漆全部拆除; 顶面石膏板吊顶拆除。



重庆豪腾园林装饰工程有限公司
Chongqing HaoTeng Garden Decoration Engineering Co., Ltd.

建筑装饰工程设计专项甲级
建筑幕墙工程设计专项乙级
资质证书编号: A150000182
A250000189

电话: 023-67027998
传真: 023-67027998
电子邮件: Cqhtgs2004@163.com

建设单位
CLIENT

重庆市大足区龙岗第一小学

项目名称
PROJECT

西街校区尚雅楼博雅楼厕所
教室漏水处理排危改造工程

子项目名称
SUBPROJECT

博雅楼

序号 NO.	修改内容 DESCRIPTION	日期 DATE

审定/日期
APPROVED BY / DATE

陈明

审核/日期
AUDITED BY / DATE

陈明

设计负责人/日期
PROJECT DIRECTOR / DATE

陈明

校对/日期
CHECKED BY / DATE

陈明

设计/日期
DESIGNED BY / DATE

陈明

图名
DRAWING TITLE

二楼监控室改造范围

工程编号
PROJECT NO.


比例
SCALE

日期
DATE

2025. 07


图号
DRAWING NO.

ZS-27

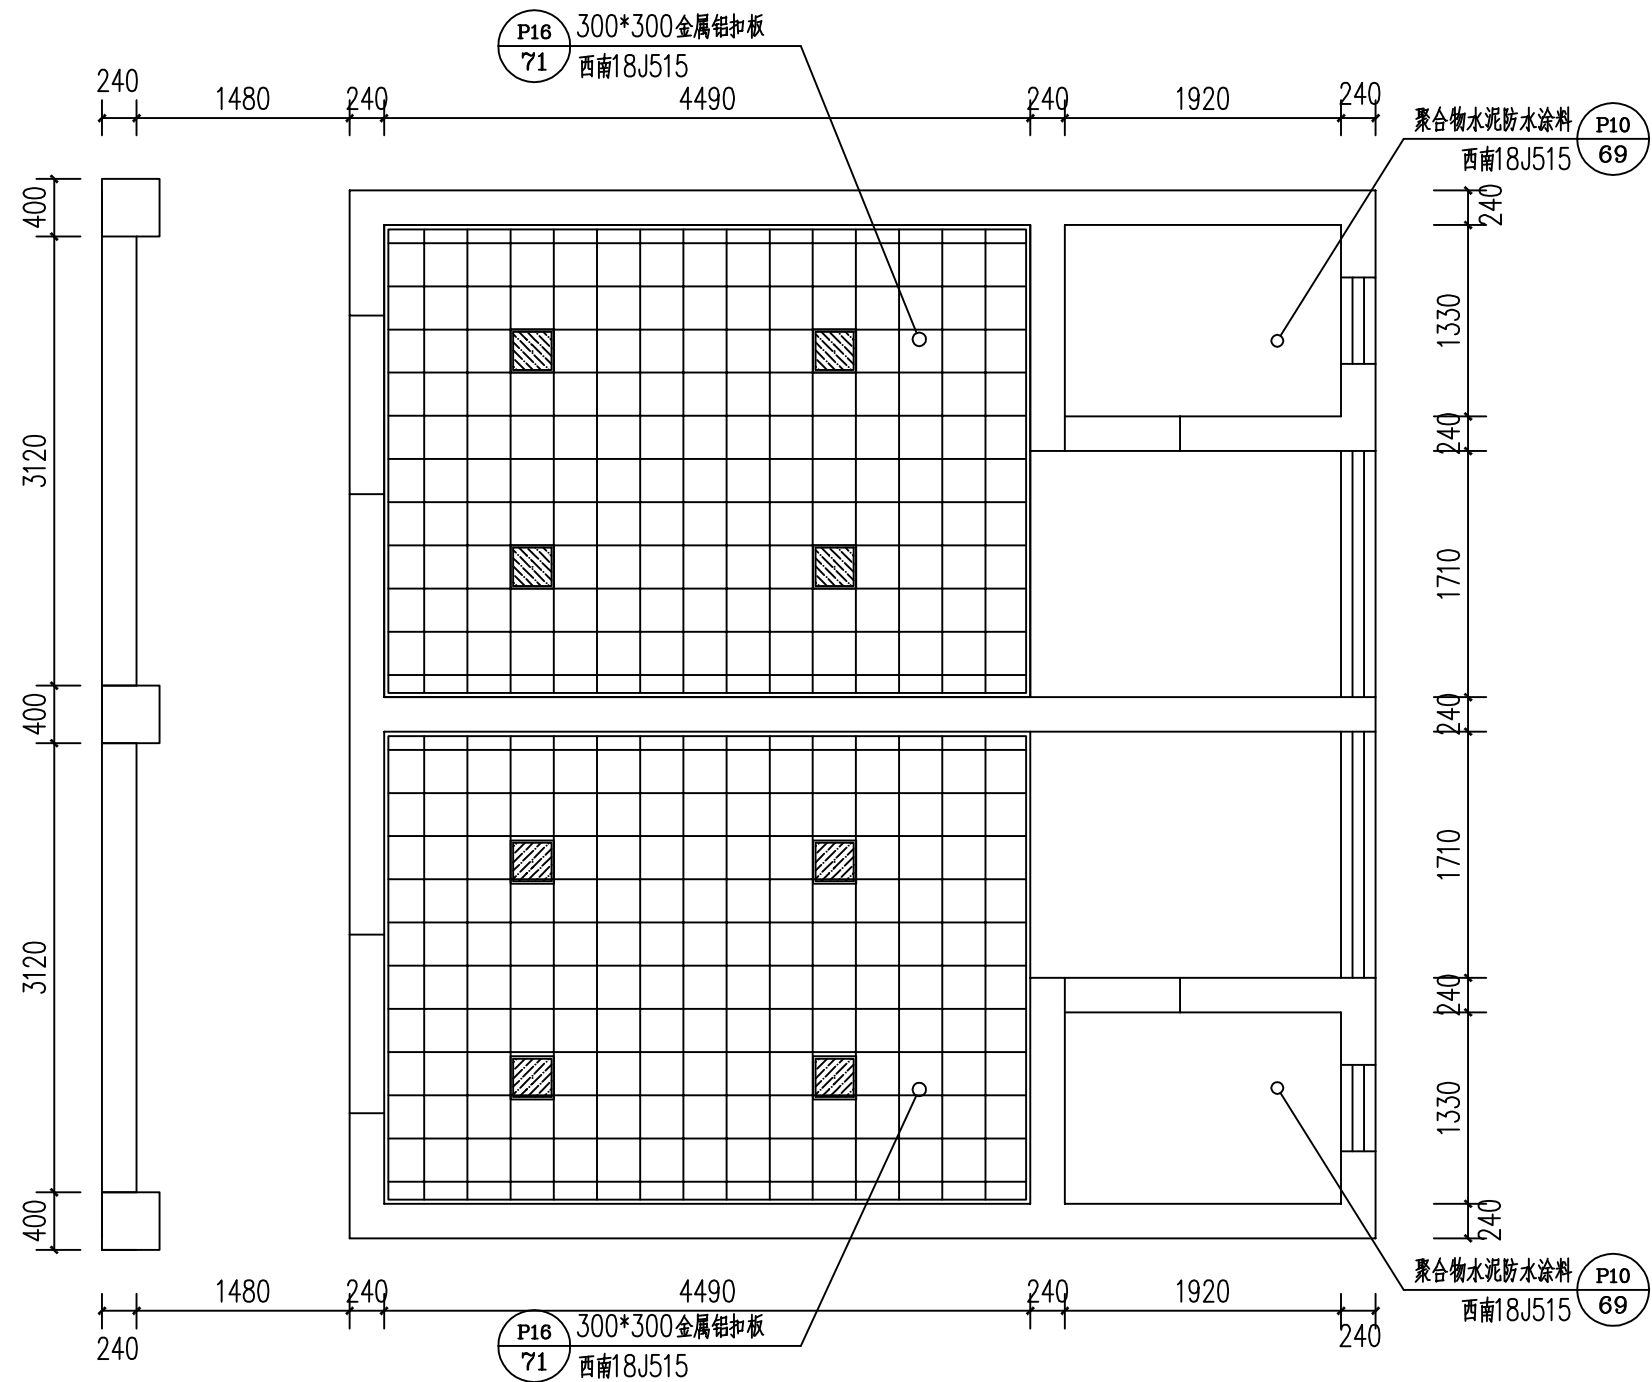

二楼监控室改造范围 1:50

 说明: 1、未注明单位处均以mm为单位。
2、监控室顶面做300×300铝扣板吊顶, 墙面做防水腻子基层白色乳胶漆饰面。



重庆豪腾园林装饰工程有限公司
Chongqing HaoTeng Garden Decoration Engineering Co., Ltd.

建筑装饰工程设计专项甲级
建筑幕墙工程设计专项乙级
资质证书编号: A150000182
A250000189

电话: 023-67027998
传真: 023-67027998
电子邮件: Cqhtgs2004@163.com

建设单位
CLIENT

重庆市大足区龙岗第一小学

项目名称
PROJECT

西街校区尚雅楼博雅楼厕所
教室漏水处理排危改造工程

子项目名称
SUBPROJECT

尚雅楼

序号 NO.	修改内容 DESCRIPTION	日期 DATE

审定/日期
APPROVED BY / DATE

孙立勤

审核/日期
AUDITED BY / DATE

蒋国兵

设计负责人/日期
PROJECT DIRECTOR / DATE

丁勇

校对/日期
CHECKED BY / DATE

刘仁刚

设计/日期
DESIGNED BY / DATE

丁勇

图名
DRAWING TITLE

女卫生间强电线路图

工程编号
PROJECT NO.

比例
SCALE


1:50

日期
DATE


2025.07

图号
DRAWING NO.

DS-01

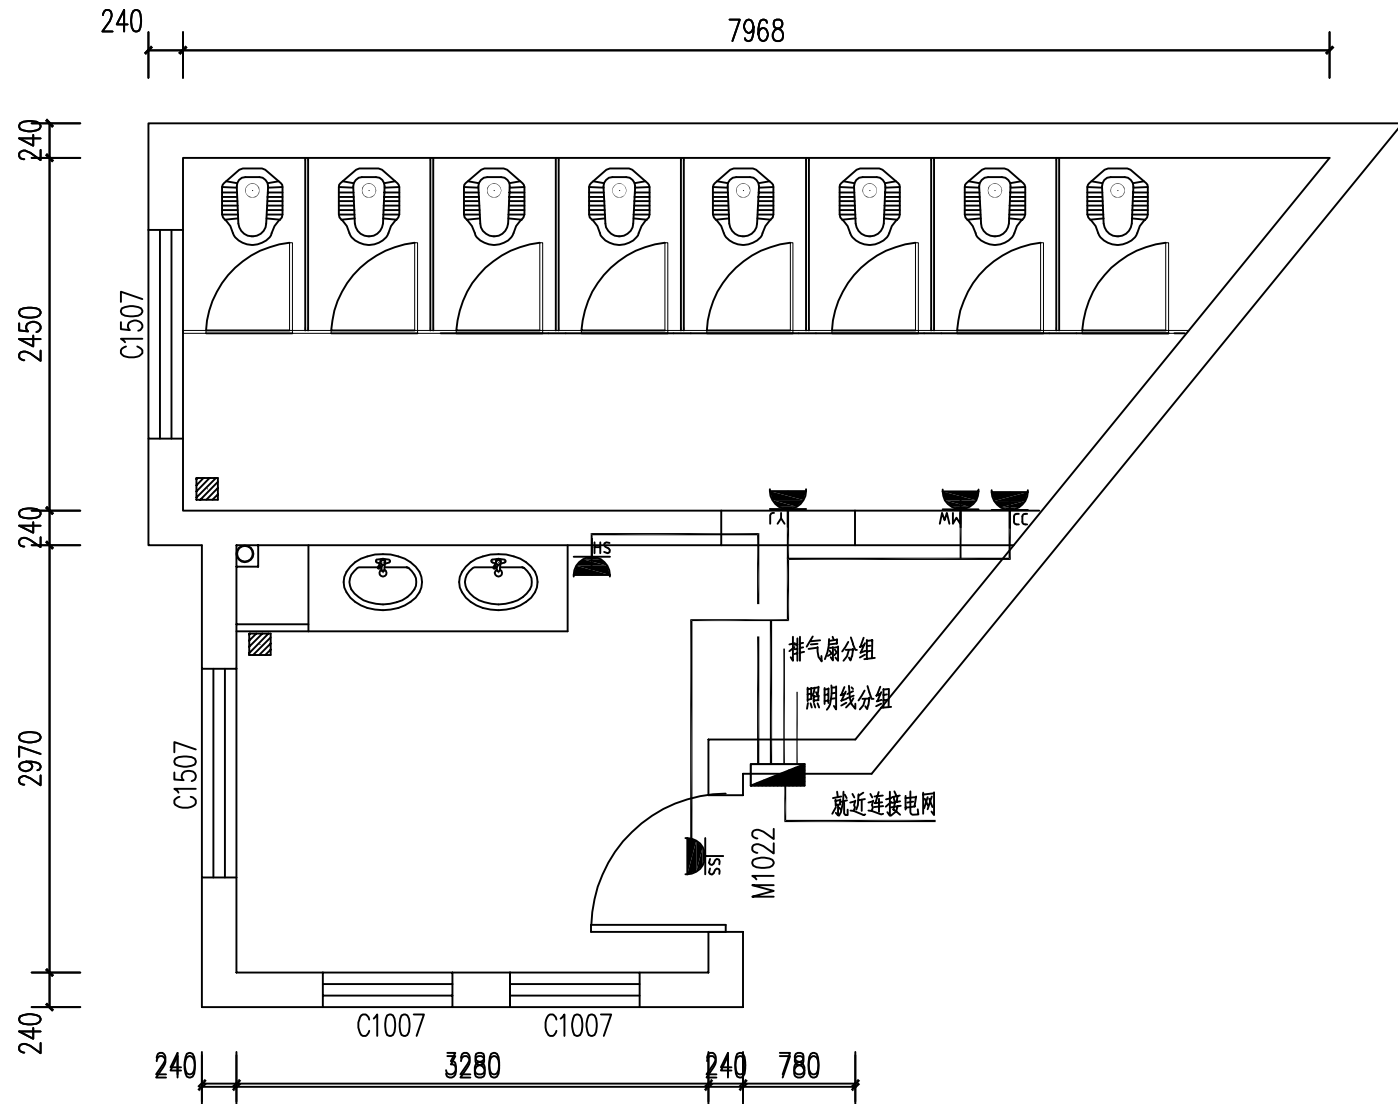

尚雅楼女卫生间强电线路图 1:50

 

重庆豪腾园林装饰工程有限公司
Chongqing HaoTeng Garden Decoration Engineering Co., Ltd.

建筑装饰工程设计专项甲级
建筑幕墙工程设计专项乙级
资质证书编号: A150000182
A250000189

电话: 023-67027998
传真: 023-67027998
电子邮件: Cqhtgs2004@163.com

建设单位
CLIENT

重庆市大足区龙岗第一小学

项目名称
PROJECT

西街校区尚雅楼博雅楼厕所
教室漏水处理排危改造工程

子项目名称
SUBPROJECT

尚雅楼

序号 NO.	修改内容 DESCRIPTION	日期 DATE

审定/日期
APPROVED BY / DATE

张立勤

审核/日期
AUDITED BY / DATE

蒋国兵

设计负责人/日期
PROJECT DIRECTOR / DATE

丁勇

校对/日期
CHECKED BY / DATE

张仁刚

设计/日期
DESIGNED BY / DATE

丁勇

图名
DRAWING TITLE

女卫生间照明线路图

工程编号
PROJECT NO.

比例
SCALE


1:50

日期
DATE

2025.07

图号
DRAWING NO.


DS-02

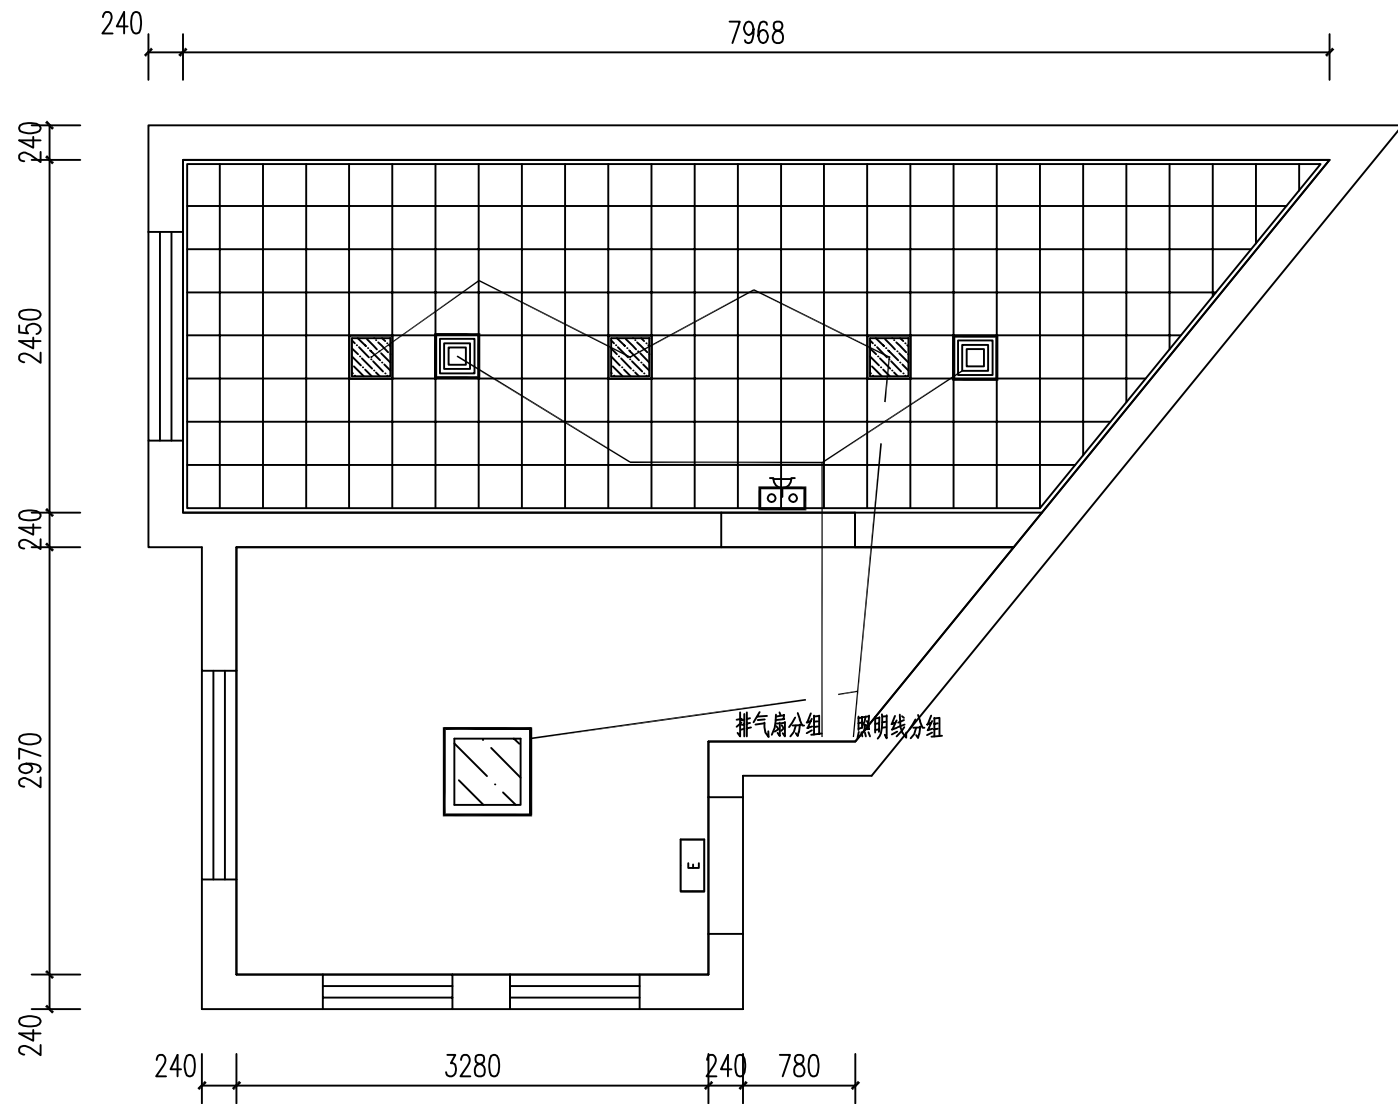

尚雅楼女卫生间照明线路图 1:50

强电材料表

序号	图例	名称	规格	单位	数量	备注
1		电源配电箱		台	1	安装高度2200
2		600*600 平板灯	48W 平板灯	盏	1	安装高度3500
3		应急疏散指示标志灯		盏	1	安装高度2200
4		双头消防应急灯		盏	1	安装高度2200
5		300*300 人体感应灯	18W 人体感应灯	盏	3	安装高度2700
6		300*300 排气扇	24W 排气扇	盏	2	安装高度2700
7		安全型暗装防水插座		个	1	烘手器插座安装高度1400
8		安全型暗装防水插座		个	1	紧急疏散插座安装高度2200
9		安全型暗装防水插座		个	1	紧急疏散插座安装高度2200
10		安全型暗装防水插座		个	1	灭蚊灯插座安装高度2600
11		安全型暗装防水插座		个	1	除臭设备插座安装高度2600
12		BV导线	ZR-BV,2.5	米	31.4	(结果不含垂直长度)
13		BV导线	ZR-BV,4	米	27.9	(结果不含垂直长度)
14		穿硬塑料导管敷设	PC20	米	25.0	(结果不含垂直长度)

 

重庆豪腾园林装饰工程有限公司
Chongqing HaoTeng Garden Decoration Engineering Co., Ltd.

建筑装饰工程设计专项甲级
建筑幕墙工程设计专项乙级
资质证书编号: A150000182
A250000189

电话: 023-67027998
传真: 023-67027998
电子邮件: Cqhtgs2004@163.com

建设单位
CLIENT

重庆市大足区龙岗第一小学

项目名称
PROJECT

西街校区尚雅楼博雅楼厕所
教室漏水处理排危改造工程

子项目名称
SUBPROJECT

尚雅楼

序号 NO.	修改内容 DESCRIPTION	日期 DATE

审定/日期
APPROVED BY / DATE

杨立勤

审核/日期
AUDITED BY / DATE

蒋国兵

设计负责人/日期
PROJECT DIRECTOR / DATE

丁勇

校对/日期
CHECKED BY / DATE

刘仁刚

设计/日期
DESIGNED BY / DATE

丁勇

图名
DRAWING TITLE

男卫生间强电线路图

工程编号
PROJECT NO.

比例
SCALE


1:50

日期
DATE


2025.07

图号
DRAWING NO.

DS-04

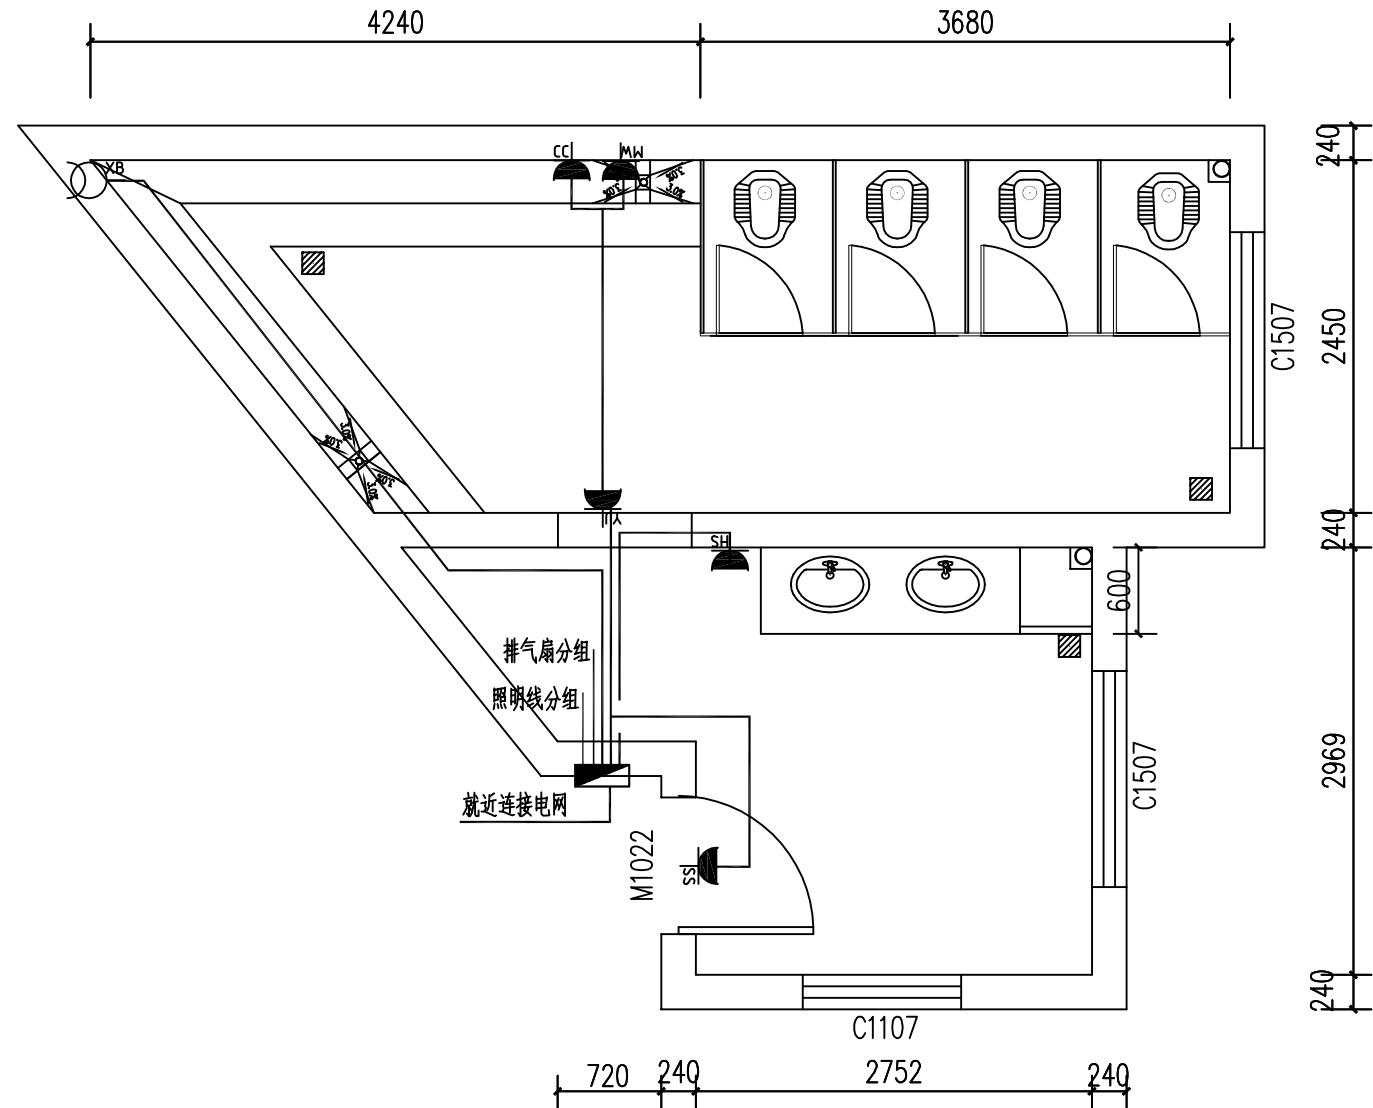

尚雅楼男卫生间强电线路图 1:50

 

重庆豪腾园林装饰工程有限公司
Chongqing HaoTeng Garden Decoration Engineering Co., Ltd.

建筑装饰工程设计专项甲级
建筑幕墙工程设计专项乙级
资质证书编号: A150000182
A250000189

电话: 023-67027998
传真: 023-67027998
电子邮件: Cqhtgs2004@163.com

建设单位
CLIENT

重庆市大足区龙岗第一小学

项目名称
PROJECT

西街校区尚雅楼博雅楼厕所
教室漏水处理排危改造工程

子项目名称
SUBPROJECT

尚雅楼

序号 NO.	修改内容 DESCRIPTION	日期 DATE

审定/日期
APPROVED BY / DATE

张立勤

审核/日期
AUDITED BY / DATE

蒋国兵

设计负责人/日期
PROJECT DIRECTOR / DATE

丁勇

校对/日期
CHECKED BY / DATE

张仁刚

设计/日期
DESIGNED BY / DATE

丁勇

图名
DRAWING TITLE

男卫生间照明线路图

工程编号
PROJECT NO.

比例
SCALE


1:50

日期
DATE

2025.07

图号
DRAWING NO.

DS-05

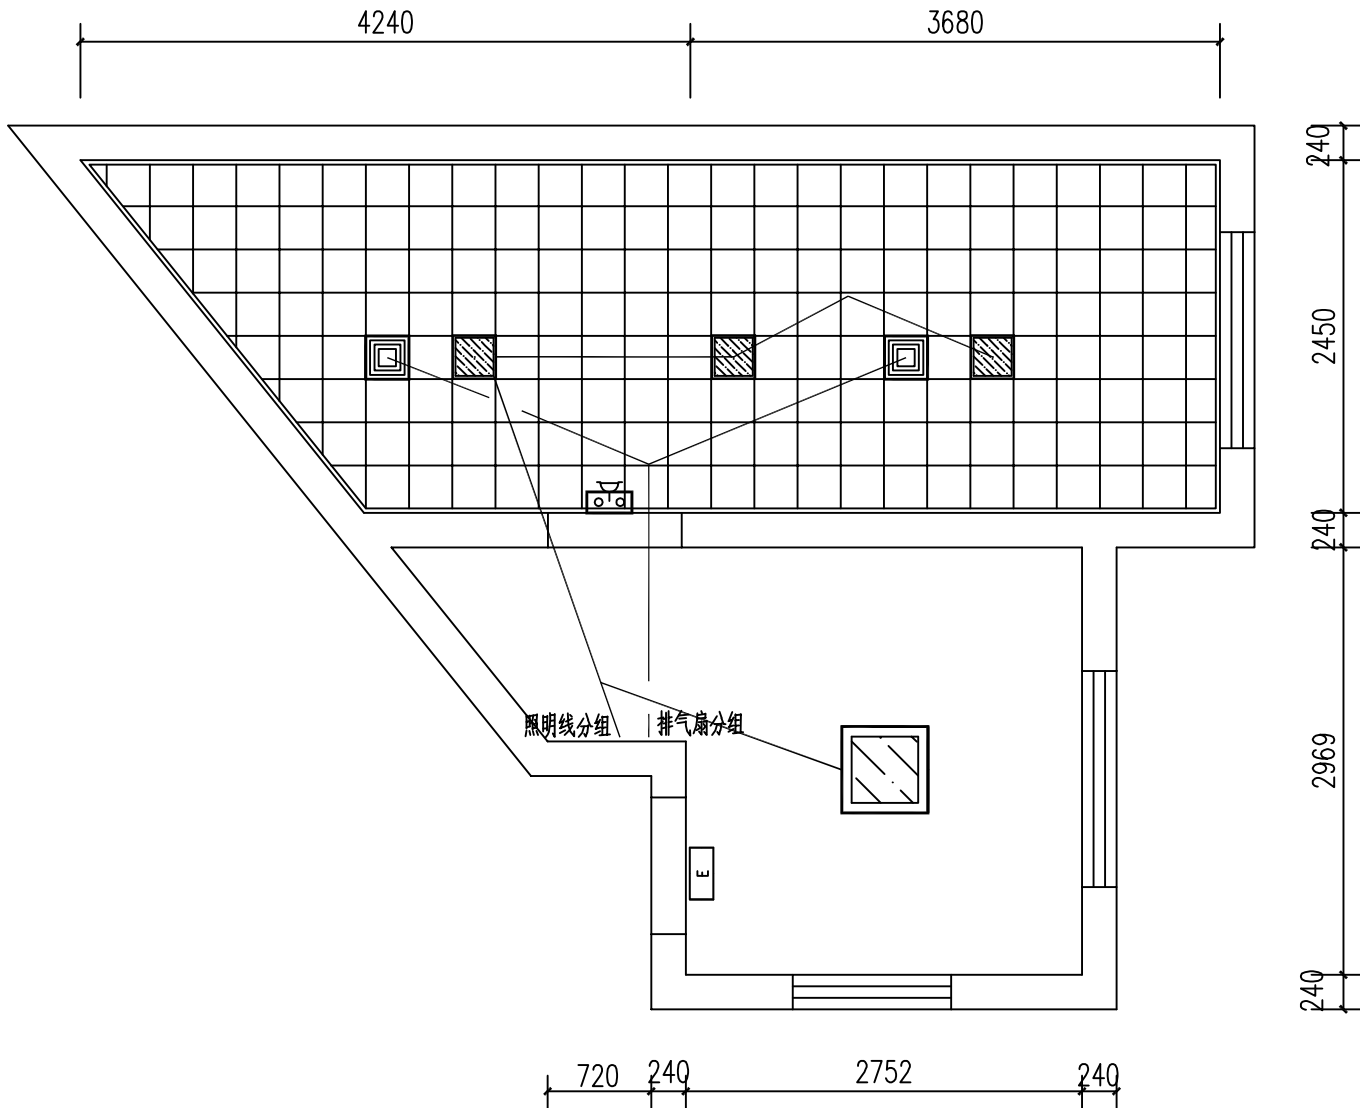

尚雅楼男卫生间照明线路图 1:50

H

重庆豪腾园林装饰工程有限公司
Chongqing HaoTeng Garden Decoration Engineering Co., Ltd.

建筑装饰工程设计专项甲级
建筑幕墙工程设计专项乙级
资质证书编号: A150000182
A250000189

电话: 023-67027998
传真: 023-67027998
电子邮件: Cqhtgs2004@163.com

建设单位
CLIENT

重庆市大足区龙岗第一小学

项目名称
PROJECT

西街校区尚雅楼博雅楼厕所
教室漏水处理排危改造工程

子项目名称
SUBPROJECT

尚雅楼

序号 NO.	修改内容 DESCRIPTION	日期 DATE

审定/日期
APPROVED BY / DATE
靳立勤

审核/日期
AUDITED BY / DATE
蒋国兵

设计负责人/日期
PROJECT DIRECTOR / DATE
丁勇

校对/日期
CHECKED BY / DATE
靳立勤

设计/日期
DESIGNED BY / DATE
丁勇

图名
DRAWING TITLE

男卫生间强电材料表

工程编号
PROJECT NO.

比 例
SCALE

1:50

日 期
DATE


2025.07

图 号
DRAWING NO.

DS-06

强电材料表

序号	图例	名称	规格	单位	数量	备注
1		电源配电箱		台	1	安装高度2200
2		600*600 平板灯	48W 平板灯	盏	1	安装高度3500
3		应急疏散指示标志灯		盏	1	安装高度2200
4		双头消防应急灯		盏	1	安装高度2200
5		300*300 人体感应灯	18W 人体感应灯	盏	3	安装高度2700
6		300*300 排气扇	24W 排气扇	盏	2	安装高度2700
7		安全型暗装防水插座		个	1	灭蚊灯插座安装高度2600
8		安全型暗装防水插座		个	1	除臭设备插座安装高度2600
9		安全型暗装防水插座		个	1	烘手器插座安装高度1400
10		安全型暗装防水插座		个	1	紧急疏散插座安装高度2200
11		安全型暗装防水插座		个	1	应急照明插座安装高度2200
12				个	1	小便斗定时器接线盒安装高度2200
13		BV导线	ZR-BV,2.5	米	29.4	(结果不含垂直长度)
14		BV导线	ZR-BV,4	米	45.8	(结果不含垂直长度)
15		穿硬塑料导管敷设	PC20	米	30.0	(结果不含垂直长度)

 

重庆豪腾园林装饰工程有限公司
Chongqing HaoTeng Garden Decoration Engineering Co., Ltd.

建筑装饰工程设计专项甲级
建筑幕墙工程设计专项乙级
资质证书编号: A150000182
A250000189

电话: 023-67027998
传真: 023-67027998
电子邮件: Cqhtgs2004@163.com

建设单位
CLIENT

重庆市大足区龙岗第一小学

项目名称
PROJECT

西街校区尚雅楼博雅楼厕所
教室漏水处理排危改造工程

子项目名称
SUBPROJECT

博雅楼

序号 NO.	修改内容 DESCRIPTION	日期 DATE

审定/日期
APPROVED BY / DATE

杨立勤

审核/日期
AUDITED BY / DATE

蒋国兵

设计负责人/日期
PROJECT DIRECTOR / DATE

丁勇

校对/日期
CHECKED BY / DATE

刘仁刚

设计/日期
DESIGNED BY / DATE

丁勇

图名
DRAWING TITLE

一楼男、女卫强电线路图

工程编号
PROJECT NO.

比例
SCALE


1:50

日期
DATE


2025.07

图号
DRAWING NO.

DS-07

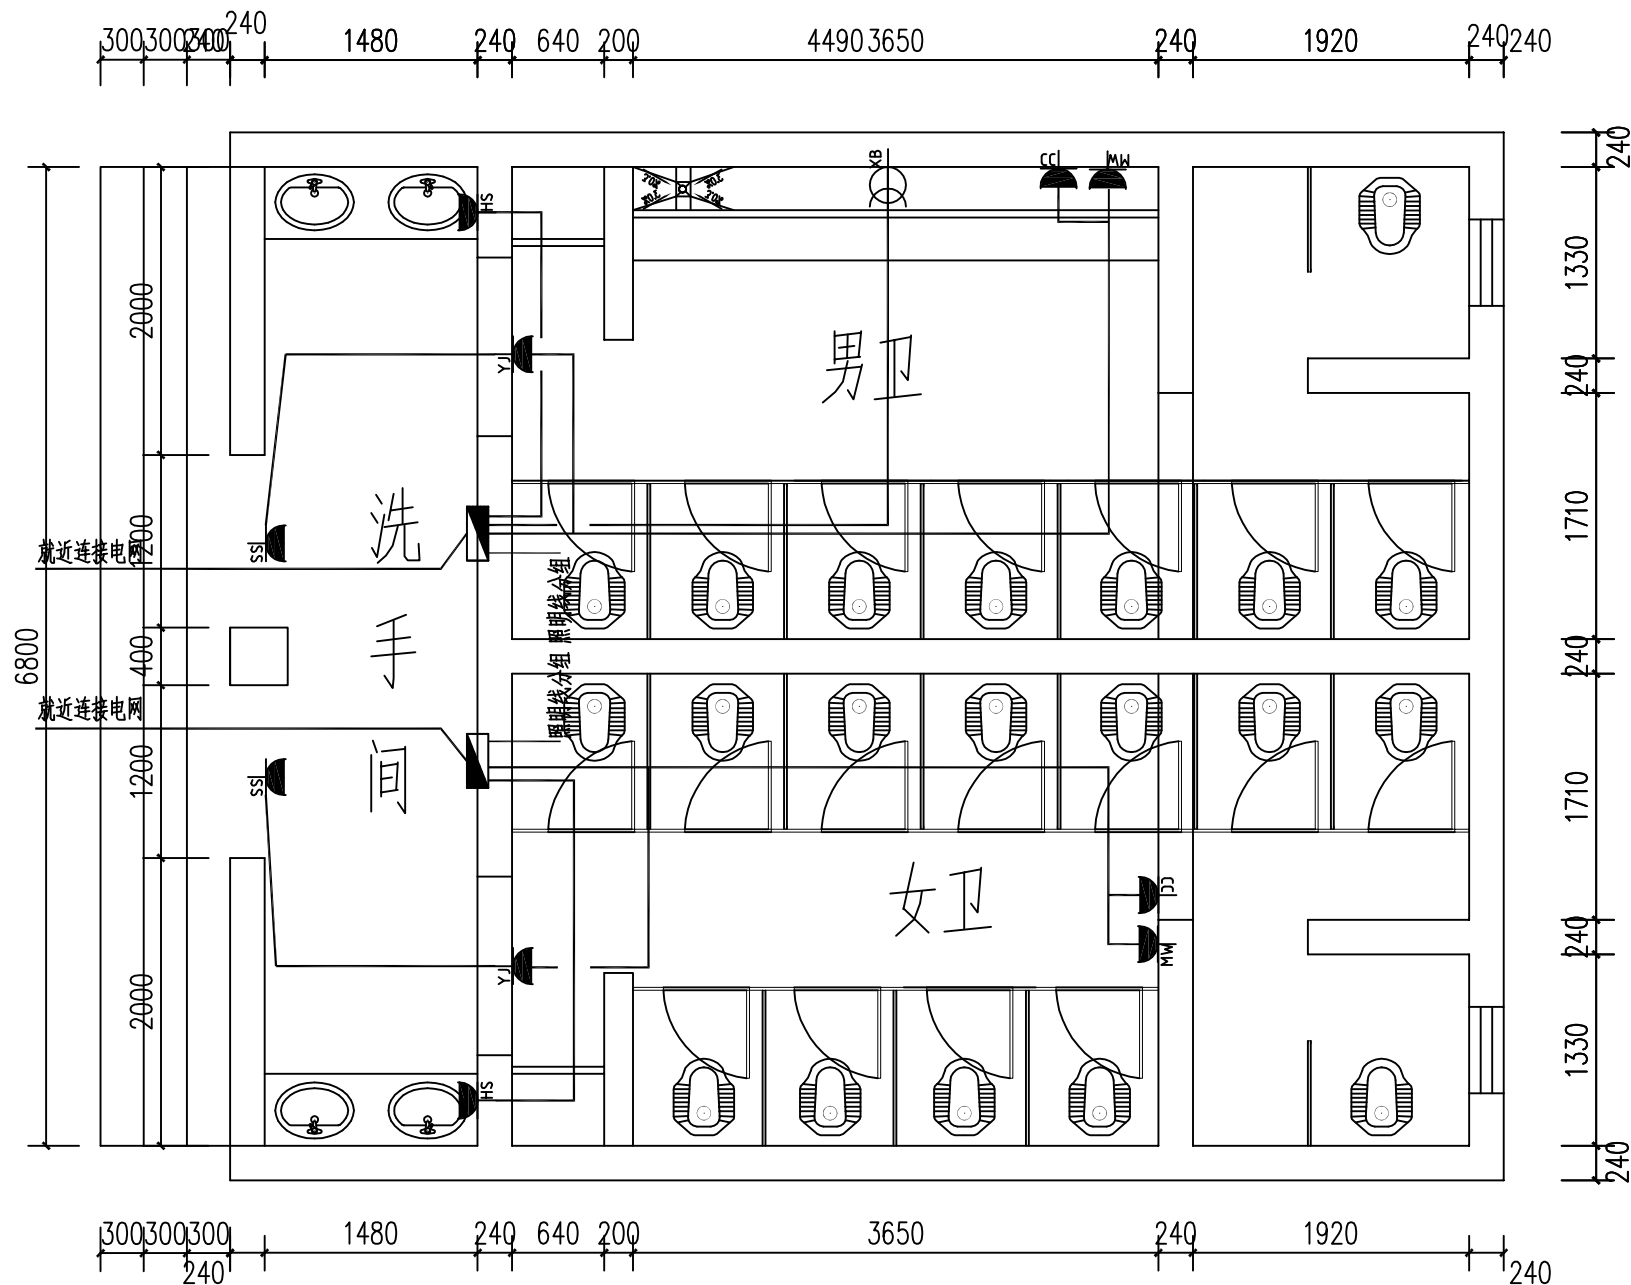

一楼男、女卫强电线路图 1:50

 

重庆豪腾园林装饰工程有限公司
Chongqing HaoTeng Garden Decoration Engineering Co., Ltd.

建筑装饰工程设计专项甲级
建筑幕墙工程设计专项乙级
资质证书编号: A150000182
A250000189

电话: 023-67027998
传真: 023-67027998
电子邮件: Cqhtgs2004@163.com

建设单位
CLIENT

重庆市大足区龙岗第一小学

项目名称
PROJECT

西街校区尚雅楼博雅楼厕所
教室漏水处理排危改造工程

子项目名称
SUBPROJECT

博雅楼

序号 NO.	修改内容 DESCRIPTION	日期 DATE

审定/日期
APPROVED BY / DATE

张立勤

审核/日期
AUDITED BY / DATE

蒋国兵

设计负责人/日期
PROJECT DIRECTOR / DATE

丁勇

校对/日期
CHECKED BY / DATE

张仁刚

设计/日期
DESIGNED BY / DATE

丁勇

图名
DRAWING TITLE

一楼男、女卫照明线路图

工程编号
PROJECT NO.

比例
SCALE


1:50

日期
DATE

2025.07

图号
DRAWING NO.

DS-08

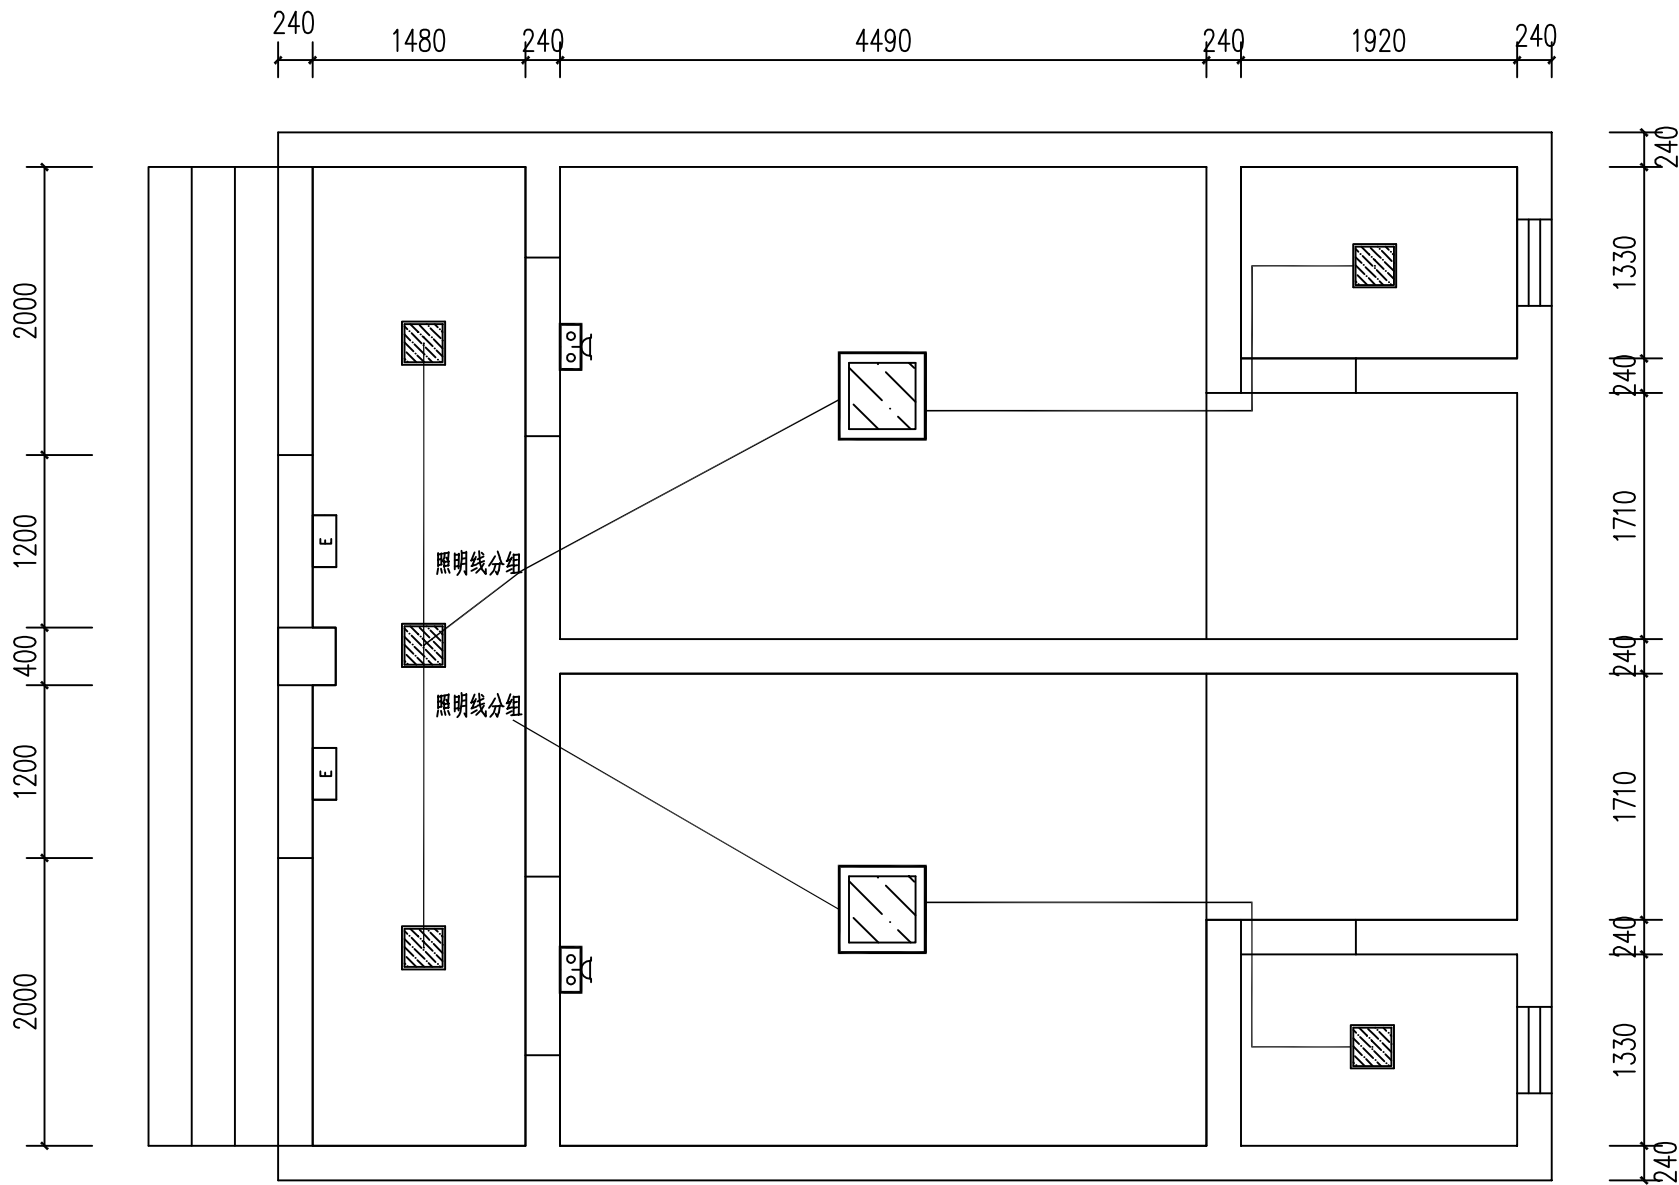

一楼男、女卫照明线路图 1:50

建设单位
CLIENT

重庆市大足区龙岗第一小学

项目名称
PROJECT

西街校区尚雅楼博雅楼厕所
教室漏水处理排危改造工程

子项目名称
SUBPROJECT

博雅楼

序号 NO.	修改内容 DESCRIPTION	日期 DATE

审定/日期
APPROVED BY / DATE
审核/日期
AUDITED BY / DATE
设计负责人/日期
PROJECT DIRECTOR / DATE
校对/日期
CHECKED BY / DATE
设计/日期
DESIGNED BY / DATE


图名
DRAWING TITLE

一楼男、女卫强电材料表

工程编号 PROJECT NO.	
比例 SCALE	1:50
日期 DATE	2025.07
图号 DRAWING NO.	DS-09

强电材料表

序号	图例	名称	规格	单位	数量	备注
1		电源配电箱		台	2	安装高度2200
2		600*600 平板灯	48W 平板灯	盏	2	安装高度2800
3		300*300 扣板灯	18W 扣板灯	盏	5	安装高度2800
4		双头消防应急灯		盏	2	安装高度2200
5		应急疏散指示标志灯		盏	2	安装高度2200
6		安全型暗装防水插座		个	2	紧急疏散插座安装高度2200
7		安全型暗装防水插座		个	2	烘手器插座安装高度1400
8		安全型暗装防水插座		个	2	灭蚊灯插座安装高度2600
9		安全型暗装防水插座		个	2	除臭设备插座安装高度2600
10		安全型暗装防水插座		个	2	应急照明插座安装高度2200
11				个	1	小便斗定时器接线盒安装高度2200
12		BV导线	ZR-BV,2.5	米	38.3	(结果不含垂直长度)
13		BV导线	ZR-BV,4	米	99.9	(结果不含垂直长度)
14		穿硬塑料导管敷设	PC20	米	52.4	(结果不含垂直长度)

 

重庆豪腾园林装饰工程有限公司
Chongqing HaoTeng Garden Decoration Engineering Co., Ltd.

建筑装饰工程设计专项甲级
建筑幕墙工程设计专项乙级
资质证书编号: A150000182
A250000189

电话: 023-67027998
传真: 023-67027998
电子邮件: Cqhtgs2004@163.com

建设单位
CLIENT

重庆市大足区龙岗第一小学

项目名称
PROJECT

西街校区尚雅楼博雅楼厕所
教室漏水处理排危改造工程

子项目名称
SUBPROJECT

博雅楼

序号 NO.	修改内容 DESCRIPTION	日期 DATE

审定/日期
APPROVED BY / DATE

杨立勤

审核/日期
AUDITED BY / DATE

蒋国兵

设计负责人/日期
PROJECT DIRECTOR / DATE

丁勇

校对/日期
CHECKED BY / DATE

刘仁刚


设计/日期
DESIGNED BY / DATE

丁勇


图名
DRAWING TITLE

三楼男、女卫强电线路图

工程编号 PROJECT NO.	
比例 SCALE	1:50
日期 DATE	2025.07
图号 DRAWING NO.	DS-10

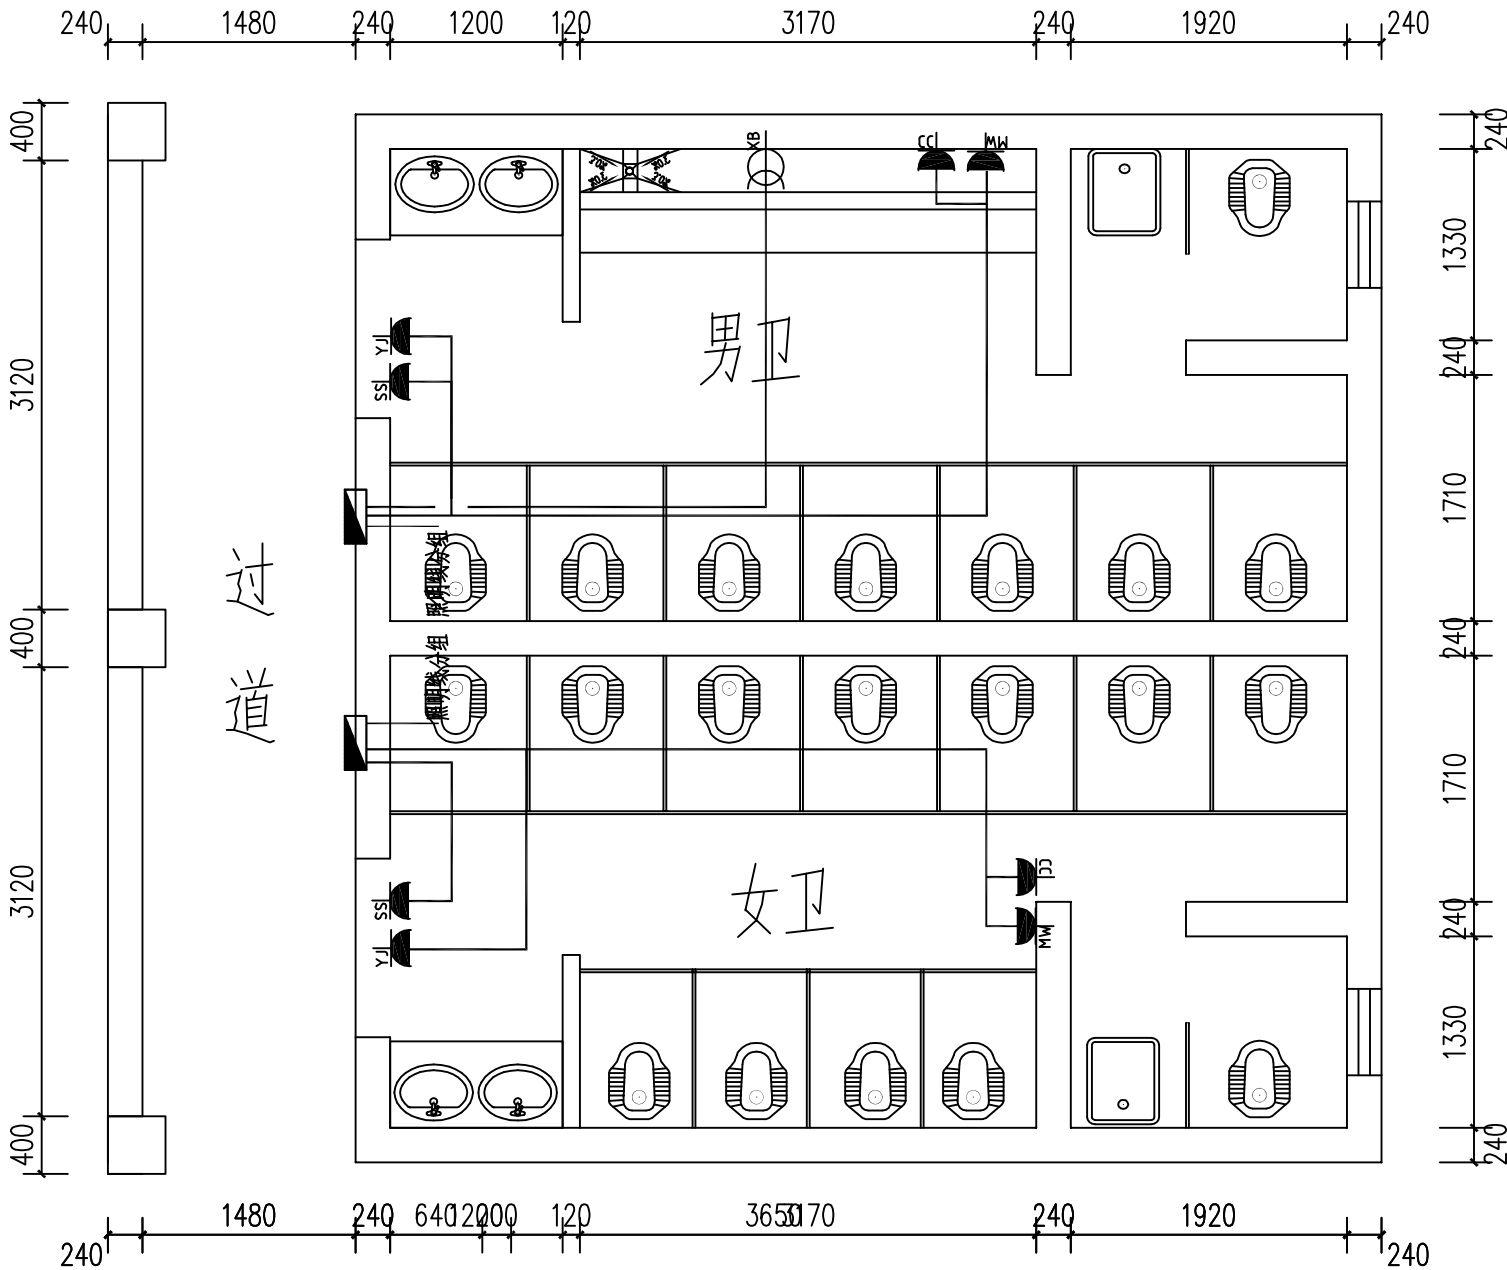

三楼男、女卫强电线路图 1:50

 

重庆豪腾园林装饰工程有限公司
Chongqing HaoTeng Garden Decoration Engineering Co., Ltd.

建筑装饰工程设计专项甲级
建筑幕墙工程设计专项乙级
资质证书编号: A150000182
A250000189

电话: 023-67027998
传真: 023-67027998
电子邮件: Cqhtgs2004@163.com

建设单位
CLIENT

重庆市大足区龙岗第一小学

项目名称
PROJECT

西街校区尚雅楼博雅楼厕所
教室漏水处理排危改造工程

子项目名称
SUBPROJECT

博雅楼

序号 NO.	修改内容 DESCRIPTION	日期 DATE

审定/日期
APPROVED BY / DATE

杨立勤

审核/日期
AUDITED BY / DATE

蒋国兵

设计负责人/日期
PROJECT DIRECTOR / DATE

丁勇

校对/日期
CHECKED BY / DATE

刘仁刚

设计/日期
DESIGNED BY / DATE

丁勇

图名
DRAWING TITLE

三楼男、女卫照明线路图

工程编号
PROJECT NO.

比例
SCALE


1:50

日期
DATE

2025.07

图号
DRAWING NO.

DS-11

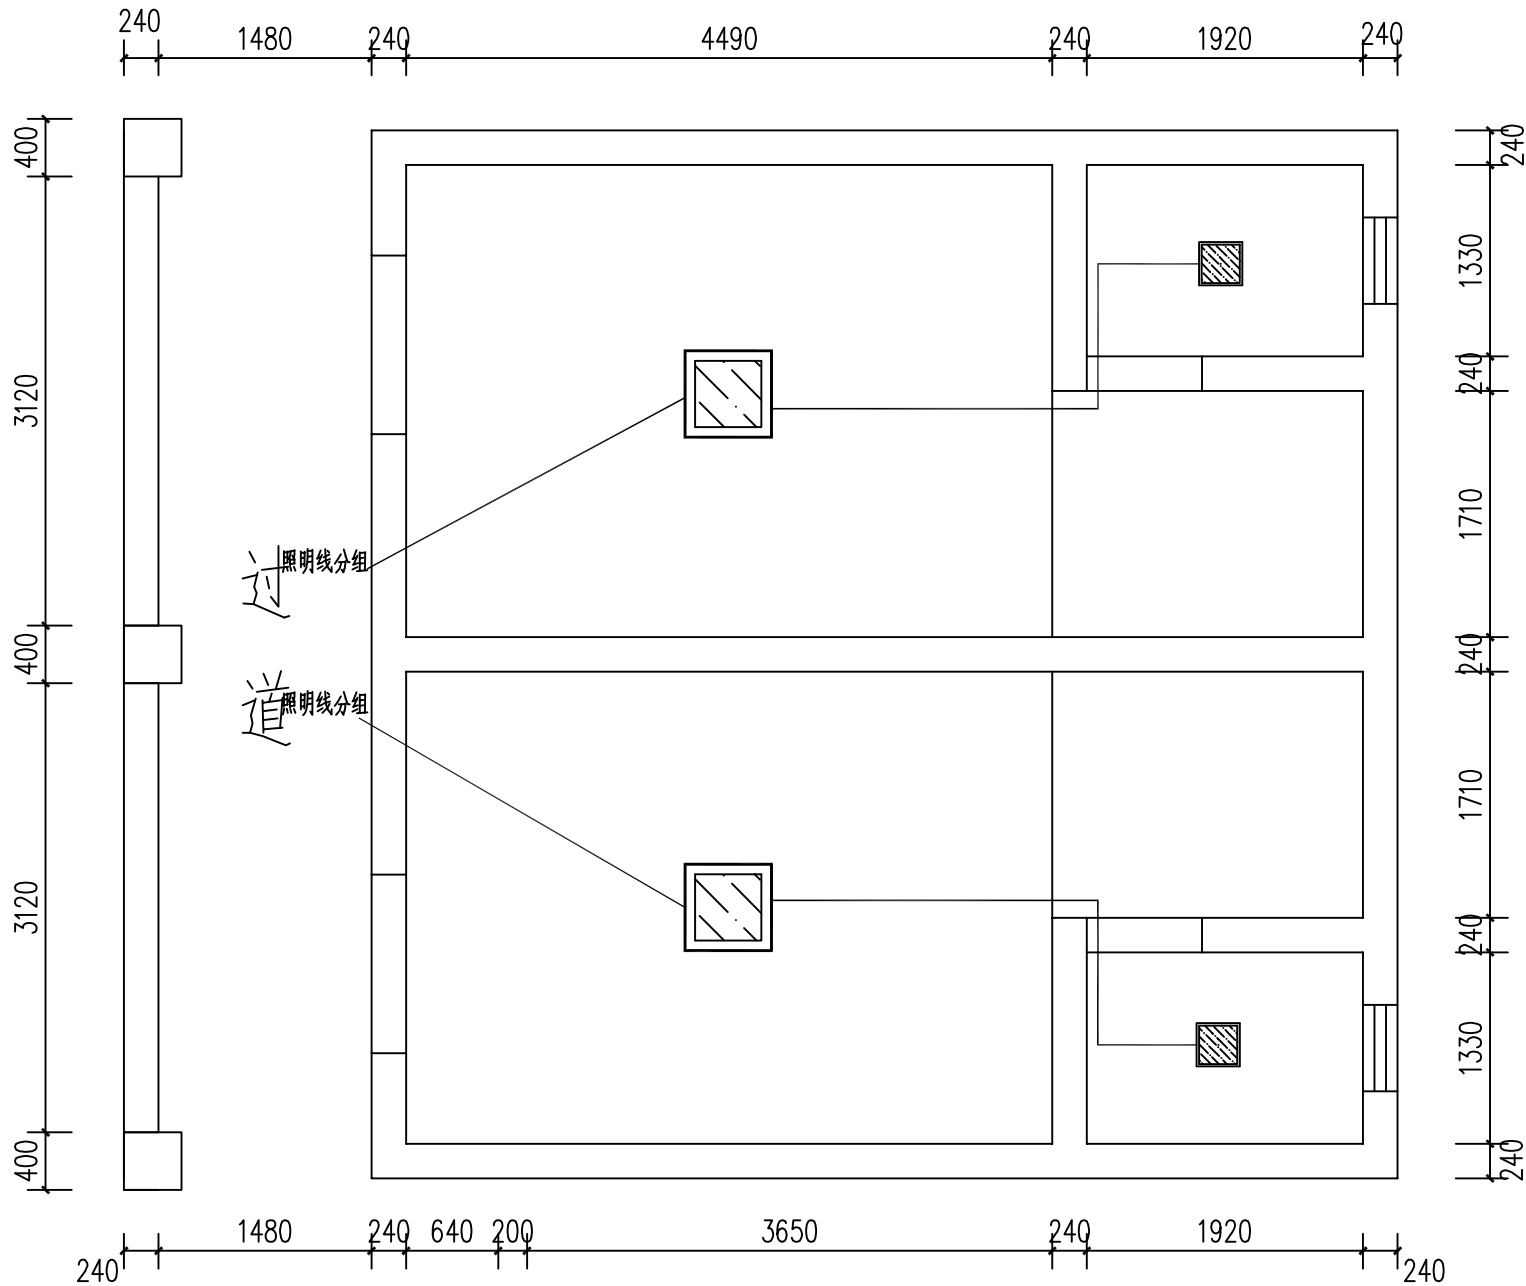

三楼男、女卫照明线路图 1:50

建设单位
CLIENT

重庆市大足区龙岗第一小学

项目名称
PROJECT

西街校区尚雅楼博雅楼厕所
教室漏水处理排危改造工程

子项目名称
SUBPROJECT

博雅楼

序号 NO.	修改内容 DESCRIPTION	日期 DATE

审定/日期
APPROVED BY / DATE
靳立勋

审核/日期
AUDITED BY / DATE
蒋国兵

设计负责人/日期
PROJECT DIRECTOR / DATE
丁勇

校对/日期
CHECKED BY / DATE
靳仁刚

设计/日期
DESIGNED BY / DATE
丁勇


图名
DRAWING TITLE

三楼男、女卫强电材料表

工程编号 PROJECT NO.	
比例 SCALE	1:50
日期 DATE	2025.07
图号 DRAWING NO.	DS-12

强电材料表

序号	图例	名称	规格	单位	数量	备注
1		电源配电箱		台	2	安装高度2000
2		600*600 平板灯	48W 平板灯	盏	2	安装高度2800
3		300*300 扣板灯	18W 扣板灯	盏	2	安装高度2800
4		安全型暗装防水插座		个	2	紧急疏散插座安装高度2200
5		安全型暗装防水插座		个	2	灭蚊灯插座安装高度2600
6		安全型暗装防水插座		个	2	除臭设备插座安装高度2600
7		安全型暗装防水插座		个	2	应急照明插座安装高度2200
8				个	1	小便斗定时器接线盒安装高度2200
9		BV导线	ZR-BV,2.5	米	28.1	(结果不含垂直长度)
10		BV导线	ZR-BV,4	米	75.1	(结果不含垂直长度)
11		穿硬塑料导管敷设	PC20	米	39.1	(结果不含垂直长度)

 

重庆豪腾园林装饰工程有限公司
Chongqing HaoTeng Garden Decoration Engineering Co., Ltd.

建筑装饰工程设计专项甲级
建筑幕墙工程设计专项乙级
资质证书编号: A150000182
A250000189

电话: 023-67027998
传真: 023-67027998
电子邮件: Cqhtgs2004@163.com

建设单位
CLIENT

重庆市大足区龙岗第一小学

项目名称
PROJECT

西街校区尚雅楼博雅楼厕所
教室漏水处理排危改造工程

子项目名称
SUBPROJECT

博雅楼

序号 NO.	修改内容 DESCRIPTION	日期 DATE

审定/日期
APPROVED BY / DATE

杨立勤

审核/日期
AUDITED BY / DATE

蒋国兵

设计负责人/日期
PROJECT DIRECTOR / DATE

丁勇

校对/日期
CHECKED BY / DATE

刘仁刚


设计/日期
DESIGNED BY / DATE

丁勇


图名
DRAWING TITLE

五楼男、女卫强电线路图

工程编号 PROJECT NO.	
比例 SCALE	1:50
日期 DATE	2025.07
图号 DRAWING NO.	DS-13

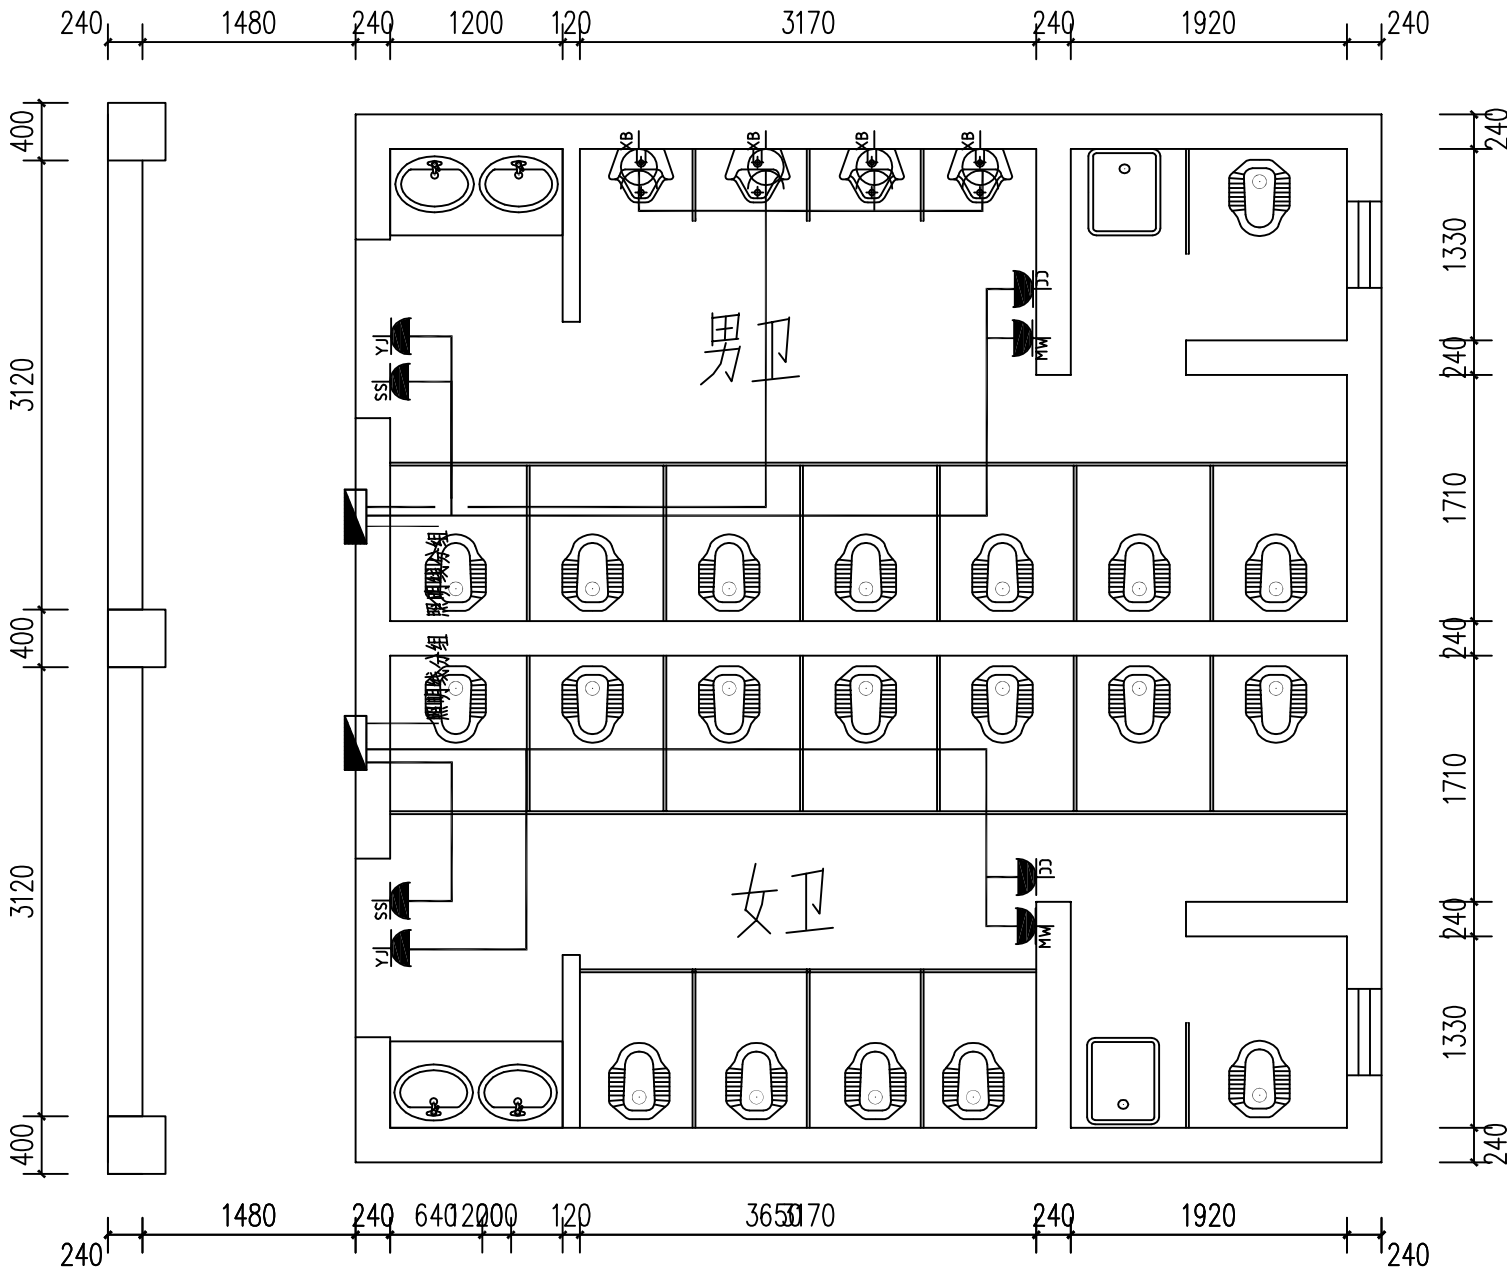

五楼男、女卫强电线路图 1:50

 

重庆豪腾园林装饰工程有限公司
Chongqing HaoTeng Garden Decoration Engineering Co., Ltd.

建筑装饰工程设计专项甲级
建筑幕墙工程设计专项乙级
资质证书编号: A150000182
A250000189

电话: 023-67027998
传真: 023-67027998
电子邮件: Cqhtgs2004@163.com

建设单位
CLIENT

重庆市大足区龙岗第一小学

项目名称
PROJECT

西街校区尚雅楼博雅楼厕所
教室漏水处理排危改造工程

子项目名称
SUBPROJECT

博雅楼

序号 NO.	修改内容 DESCRIPTION	日期 DATE

审定/日期
APPROVED BY / DATE

杨立勤

审核/日期
AUDITED BY / DATE

蒋国兵

设计负责人/日期
PROJECT DIRECTOR / DATE

丁勇

校对/日期
CHECKED BY / DATE

刘仁刚


设计/日期
DESIGNED BY / DATE

丁勇

图名
DRAWING TITLE

五楼男、女卫照明线路图

工程编号 PROJECT NO.	
比例 SCALE	1:50
日期 DATE	2025.07
图号 DRAWING NO.	DS-14

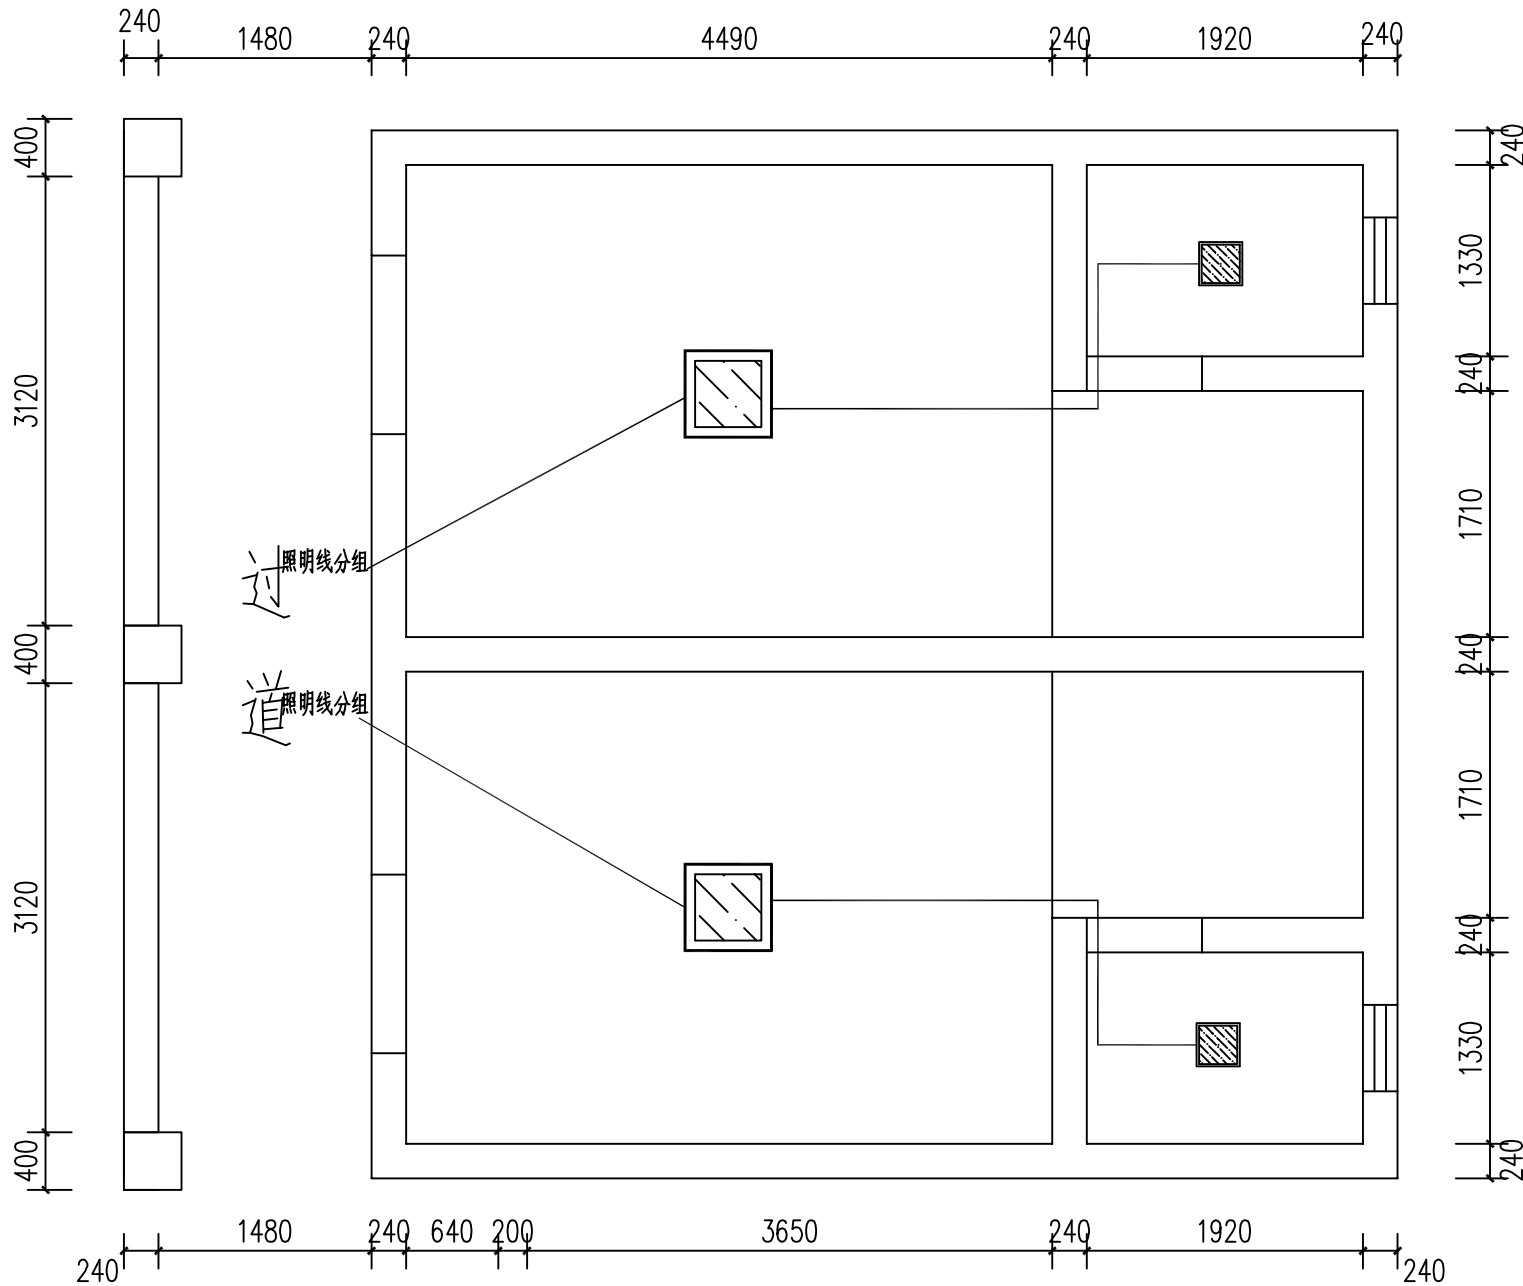

五楼男、女卫照明线路图 1:50

H

重庆豪腾园林装饰工程有限公司
Chongqing HaoTeng Garden Decoration Engineering Co., Ltd.

建筑装饰工程设计专项甲级
建筑幕墙工程设计专项乙级
资质证书编号: A150000182
A250000189

电话: 023-67027998
传真: 023-67027998
电子邮件: Cqhtgs2004@163.com

建设单位
CLIENT

重庆市大足区龙岗第一小学

项目名称
PROJECT

西街校区尚雅楼博雅楼厕所
教室漏水处理排危改造工程

子项目名称
SUBPROJECT

博雅楼

序号 NO.	修改内容 DESCRIPTION	日期 DATE

审定/日期
APPROVED BY / DATE
审核/日期
AUDITED BY / DATE
设计负责人/日期
PROJECT DIRECTOR / DATE
校对/日期
CHECKED BY / DATE
设计/日期
DESIGNED BY / DATE


图名
DRAWING TITLE

五楼男、女卫强电材料表

工程编号 PROJECT NO.	
比例 SCALE	1:50
日期 DATE	2025.07
图号 DRAWING NO.	DS-15

强电材料表

序号	图例	名称	规格	单位	数量	备注
1		电源配电箱		台	2	安装高度2000
2		600*600 平板灯	48W 平板灯	盏	2	安装高度2800
3		300*300 扣板灯	18W 扣板灯	盏	2	安装高度2800
4		安全型暗装防水插座		个	2	紧急疏散插座安装高度2200
5		安全型暗装防水插座		个	2	灭蚊灯插座安装高度2600
6		安全型暗装防水插座		个	2	除臭设备插座安装高度2600
7		安全型暗装防水插座		个	2	应急照明插座安装高度2200
8				个	4	小便斗定时器接线盒安装高度2200
9		BV导线	ZR-BV,2.5	米	28.1	(结果不含垂直长度)
10		BV导线	ZR-BV,4	米	81.2	(结果不含垂直长度)
11		穿硬塑料导管敷设	PC20	米	39.1	(结果不含垂直长度)

 

重庆豪腾园林装饰工程有限公司
Chongqing HaoTeng Garden Decoration Engineering Co., Ltd.

建筑装饰工程设计专项甲级
建筑幕墙工程设计专项乙级
资质证书编号: A150000182
A250000189

电话: 023-67027998
传真: 023-67027998
电子邮件: Cqhtgs2004@163.com

建设单位
CLIENT

重庆市大足区龙岗第一小学

项目名称
PROJECT

西街校区尚雅楼博雅楼厕所
教室漏水处理排危改造工程

子项目名称
SUBPROJECT

尚雅楼

序号 NO.	修改内容 DESCRIPTION	日期 DATE

审定/日期
APPROVED BY / DATE

李瑞

审核/日期
AUDITED BY / DATE

李瑞

设计负责人/日期
PROJECT DIRECTOR / DATE

李瑞

校对/日期
CHECKED BY / DATE

李瑞

设计/日期
DESIGNED BY / DATE

李瑞

图名
DRAWING TITLE

女卫给水线路平面图

工程编号
PROJECT NO.

比例
SCALE


1:50

日期
DATE

2025.07


图号
DRAWING NO.

SS-01

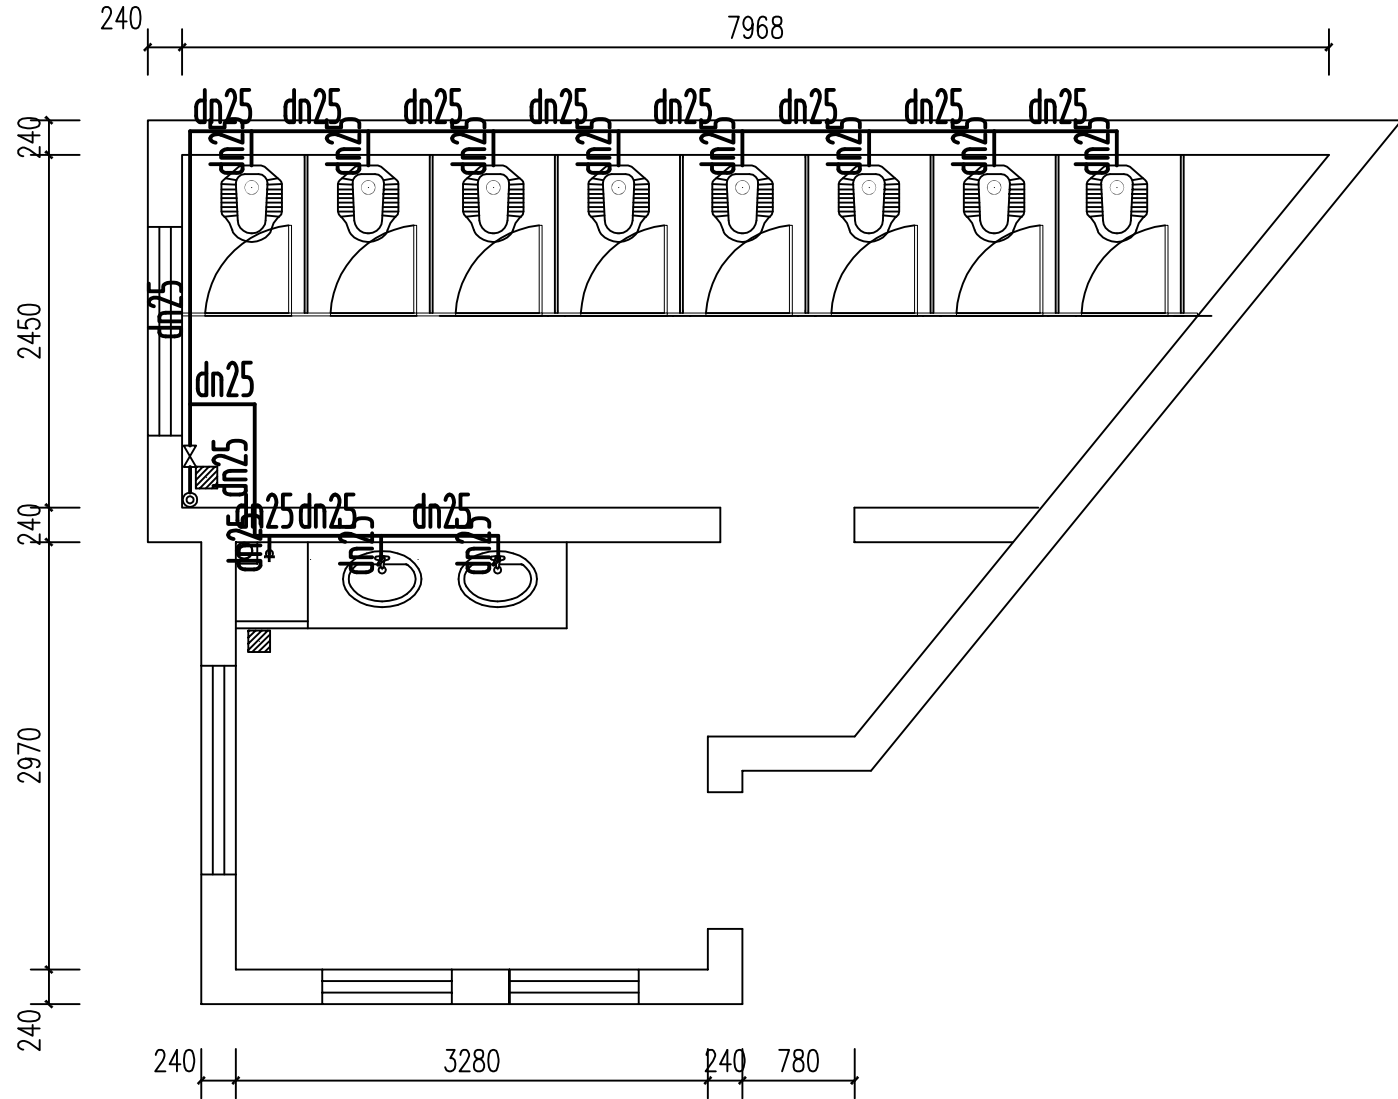

尚雅楼女卫生间给水线路图 1:50

 说明: 1、未注明单位处均以mm为单位。
2、本栋楼共五层4个女卫给水管道重新安装均按照本图管径安装。



重庆豪腾园林装饰工程有限公司
Chongqing HaoTeng Garden Decoration Engineering Co., Ltd.

建筑装饰工程设计专项甲级
建筑幕墙工程设计专项乙级
资质证书编号: A150000182
A250000189

电话: 023-67027998
传真: 023-67027998
电子邮件: Cqhtgs2004@163.com

建设单位
CLIENT

重庆市大足区龙岗第一小学

项目名称
PROJECT

西街校区尚雅楼博雅楼厕所
教室漏水处理排危改造工程

子项目名称
SUBPROJECT

尚雅楼

序号 NO.	修改内容 DESCRIPTION	日期 DATE

审定/日期
APPROVED BY / DATE

李瑞

审核/日期
AUDITED BY / DATE

李瑞

设计负责人/日期
PROJECT DIRECTOR / DATE

李瑞

校对/日期
CHECKED BY / DATE

李瑞

设计/日期
DESIGNED BY / DATE

李瑞

图名
DRAWING TITLE

女卫排水线路平面图

工程编号
PROJECT NO.

比例
SCALE


1:50

日期
DATE

2025.07

图号
DRAWING NO.

SS-02

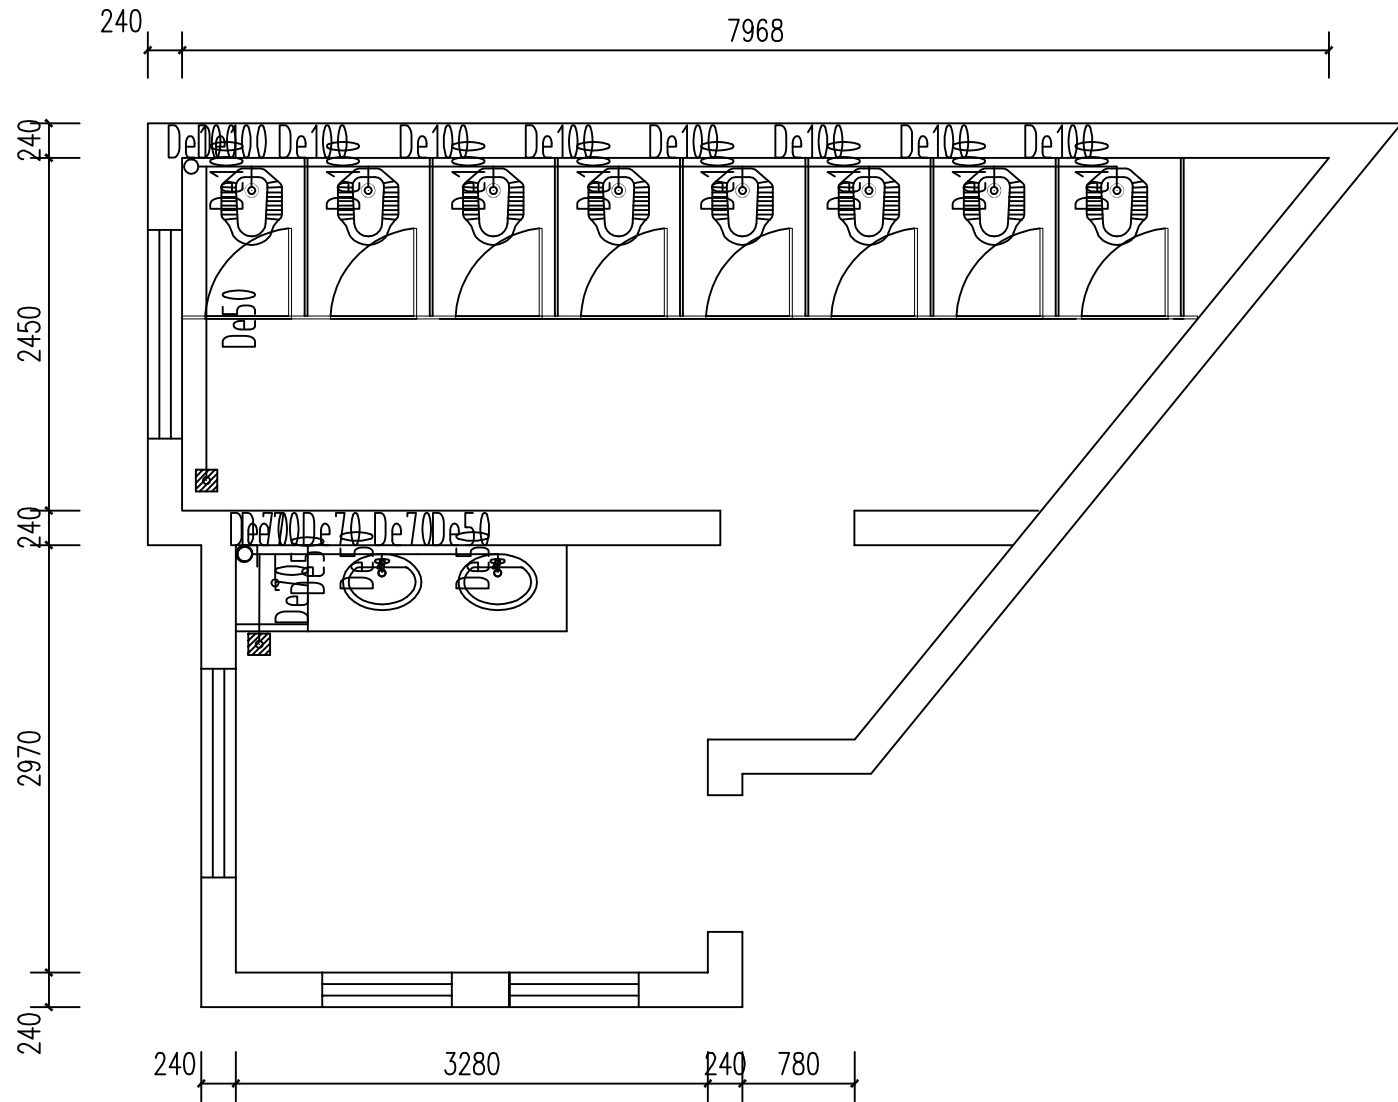


尚雅楼女卫生间排水线路图 1:50

- 说明: 1、未注明单位处均以mm为单位。
2、本栋楼共5层4个女卫所有排水管道重新安装均按照本图管径安装。
3、本栋楼各个女卫排污管道均为异层排水需做楼板开孔处理。
4、改造排水管道需采用专业开孔机械对应管道大小进行楼板开孔, 管道穿楼板及地漏管道缝隙需采用沥青麻丝填实, 再采用建筑密封胶填充, 最后5厚水泥基防水涂刷两遍确保不渗漏为止。

给排水材料表

序号	图例	名称	规格	单位	数量	备注
1		PP-R	dn25	米	15	
2		PP-R	dn50	米	4	
3		排水PVC-U	De50	米	3	
4		排水PVC-U	De70	米	2	
5		排水PVC-U	De100	米	16	
6		通用阀门	dn25	个	1	
7		大便器自闭式冲洗阀		个	8	
8		排水点		个	11	
9		洗面器龙头		个	2	
10		给水圆		个	1	
11		陶瓷洗手盆		个	2	
12		陶瓷蹲便器		个	8	
13		不锈钢地漏		个	2	

 

重庆豪腾园林装饰工程有限公司
Chongqing HaoTeng Garden Decoration Engineering Co., Ltd.

建筑装饰工程设计专项甲级
建筑幕墙工程设计专项乙级
资质证书编号: A150000182
A250000189

电话: 023-67027998
传真: 023-67027998
电子邮件: Cqhtgs2004@163.com

建设单位
CLIENT

重庆市大足区龙岗第一小学

项目名称
PROJECT

西街校区尚雅楼博雅楼厕所
教室漏水处理排危改造工程

子项目名称
SUBPROJECT

尚雅楼

序号 NO.	修改内容 DESCRIPTION	日期 DATE

审定/日期
APPROVED BY / DATE

李瑞

审核/日期
AUDITED BY / DATE

李瑞

设计负责人/日期
PROJECT DIRECTOR / DATE

李瑞

校对/日期
CHECKED BY / DATE

李瑞

设计/日期
DESIGNED BY / DATE

李瑞

图名
DRAWING TITLE

男卫给水线路平面图

工程编号
PROJECT NO.

比例
SCALE


1:50

日期
DATE

2025.07


图号
DRAWING NO.

SS-04

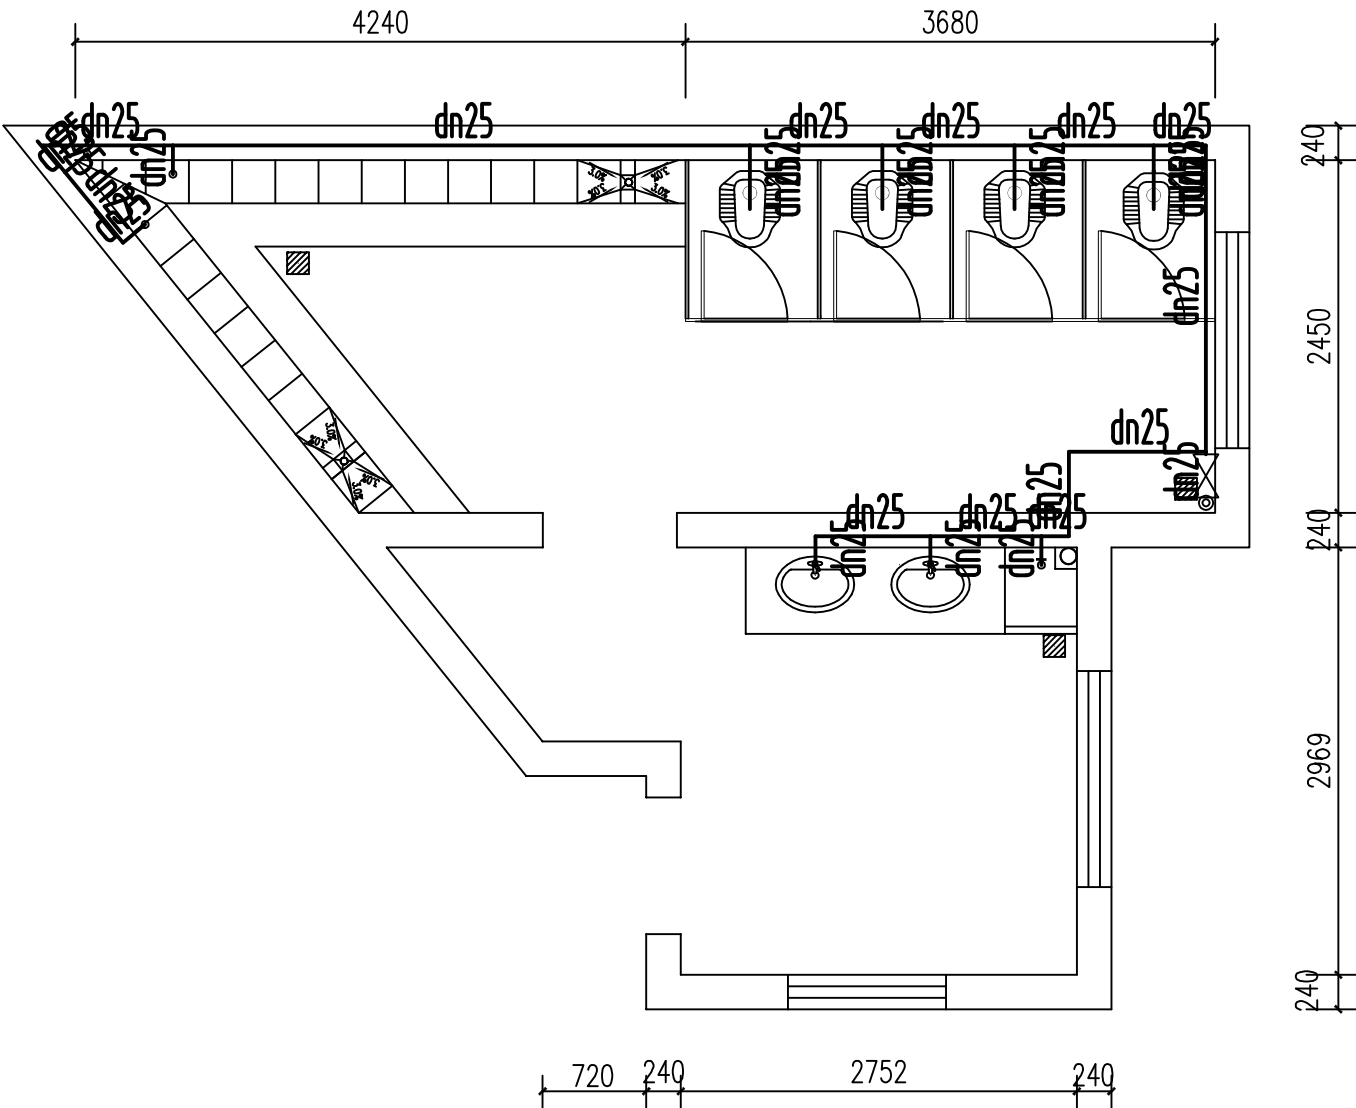

尚雅楼男卫生间给水线路图 1:50

 说明: 1、未注明单位处均以mm为单位。
2、本栋楼共五层4个男卫给水管重新安装均按照本图管径安装。



重庆豪腾园林装饰工程有限公司
Chongqing HaoTeng Garden Decoration Engineering Co., Ltd.

建筑装饰工程设计专项甲级
建筑幕墙工程设计专项乙级
资质证书编号: A150000182
A250000189

电话: 023-67027998
传真: 023-67027998
电子邮件: Cqhtgs2004@163.com

建设单位
CLIENT

重庆市大足区龙岗第一小学

项目名称
PROJECT

西街校区尚雅楼博雅楼厕所
教室漏水处理排危改造工程

子项目名称
SUBPROJECT

尚雅楼

序号 NO.	修改内容 DESCRIPTION	日期 DATE

审定/日期
APPROVED BY / DATE

李瑞

审核/日期
AUDITED BY / DATE

李瑞

设计负责人/日期
PROJECT DIRECTOR / DATE

李瑞

校对/日期
CHECKED BY / DATE

李瑞


设计/日期
DESIGNED BY / DATE

李瑞

图名
DRAWING TITLE

男卫排水线路平面图

工程编号 PROJECT NO.	
比例 SCALE	1:50
日期 DATE	2025.07
图号 DRAWING NO.	SS-05

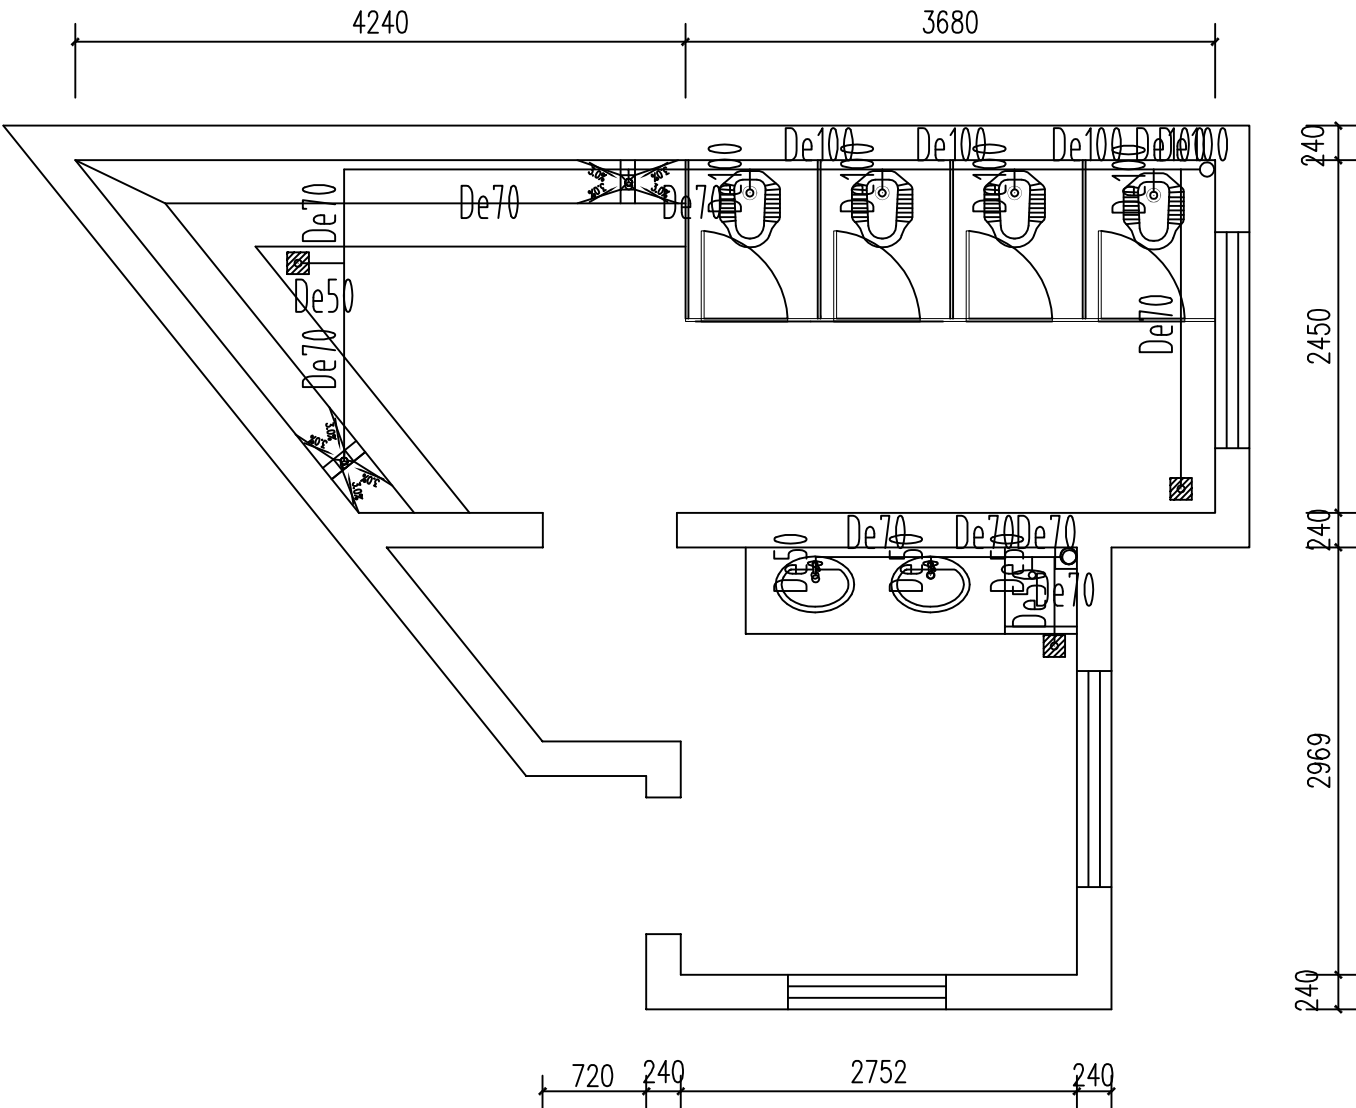

尚雅楼男卫生间排水线路图 1:50

- 说明: 1、未注明单位处均以mm为单位。
2、本栋楼共5层4个男卫所有排水管道重新安装均按照本图管径安装。
3、本栋楼共5层4个男卫排污管道均为异层排水需做楼板开孔处理。
4、改造排水管道需采用专业开孔机械对应管道大小进行楼板开孔, 管道穿楼板及地漏管道缝隙需采用沥青麻丝填充, 再采用建筑密封胶填充, 最后5厚水泥基防水涂刷两遍确保不渗漏为止。

H

重庆豪腾园林装饰工程有限公司
Chongqing HaoTeng Garden Decoration Engineering Co., Ltd.

建筑装饰工程设计专项甲级
建筑幕墙工程设计专项乙级
资质证书编号: A150000182
A250000189

电话: 023-67027998
传真: 023-67027998
电子邮件: Cqhtgs2004@163.com

建设单位
CLIENT

重庆市大足区龙岗第一小学

项目名称
PROJECT

西街校区尚雅楼博雅楼厕所
教室漏水处理排危改造工程

子项目名称
SUBPROJECT

尚雅楼

序号 NO.	修改内容 DESCRIPTION	日期 DATE

审定/日期
APPROVED BY / DATE
李强

审核/日期
AUDITED BY / DATE
李强

设计负责人/日期
PROJECT DIRECTOR / DATE
李强

校对/日期
CHECKED BY / DATE
李强

设计/日期
DESIGNED BY / DATE
李强

图名
DRAWING TITLE

男卫给排水材料表

工程编号
PROJECT NO.

比例
SCALE

1:50

日期
DATE


2025.07

图号
DRAWING NO.

SS-06

给排水材料表

序号	图例	名称	规格	单位	数量	备注
1		PP-R	dn25	米	18	
2		PP-R	dn50	米	4	
3		排水PVC-U	De50	米	1	
4		排水PVC-U	De70	米	9	
5		排水PVC-U	De100	米	12	
6		通用阀门	dn25	个	1	
7		大便器自闭式冲洗阀		个	4	
8		排水点		个	8	
9		洗面器龙头		个	2	
10		给水圆		个	4	
11		陶瓷洗手盆		个	2	
12		陶瓷蹲便器		个	4	
13		不锈钢地漏		个	3	

 

重庆豪腾园林装饰工程有限公司
Chongqing HaoTeng Garden Decoration Engineering Co., Ltd.

建筑装饰工程设计专项甲级
建筑幕墙工程设计专项乙级
资质证书编号: A150000182
A250000189

电话: 023-67027998
传真: 023-67027998
电子邮件: Cqhtgs2004@163.com

建设单位

CLIENT

重庆市大足区龙岗第一小学

项目名称

PROJECT

西街校区尚雅楼博雅楼厕所
教室漏水处理排危改造工程

子项目名称

SUBPROJECT

博雅楼

序号 NO.	修改内容 DESCRIPTION	日期 DATE

审定/日期
APPROVED BY / DATE

李瑞

审核/日期
AUDITED BY / DATE

李瑞

设计负责人/日期
PROJECT DIRECTOR / DATE

李瑞

校对/日期
CHECKED BY / DATE

李瑞

设计/日期
DESIGNED BY / DATE


李瑞

图名

DRAWING TITLE


一楼男、女卫给水线路图

工程编号 PROJECT NO.	
比例 SCALE	1:50
日期 DATE	2025.07
图号 DRAWING NO.	SS-07

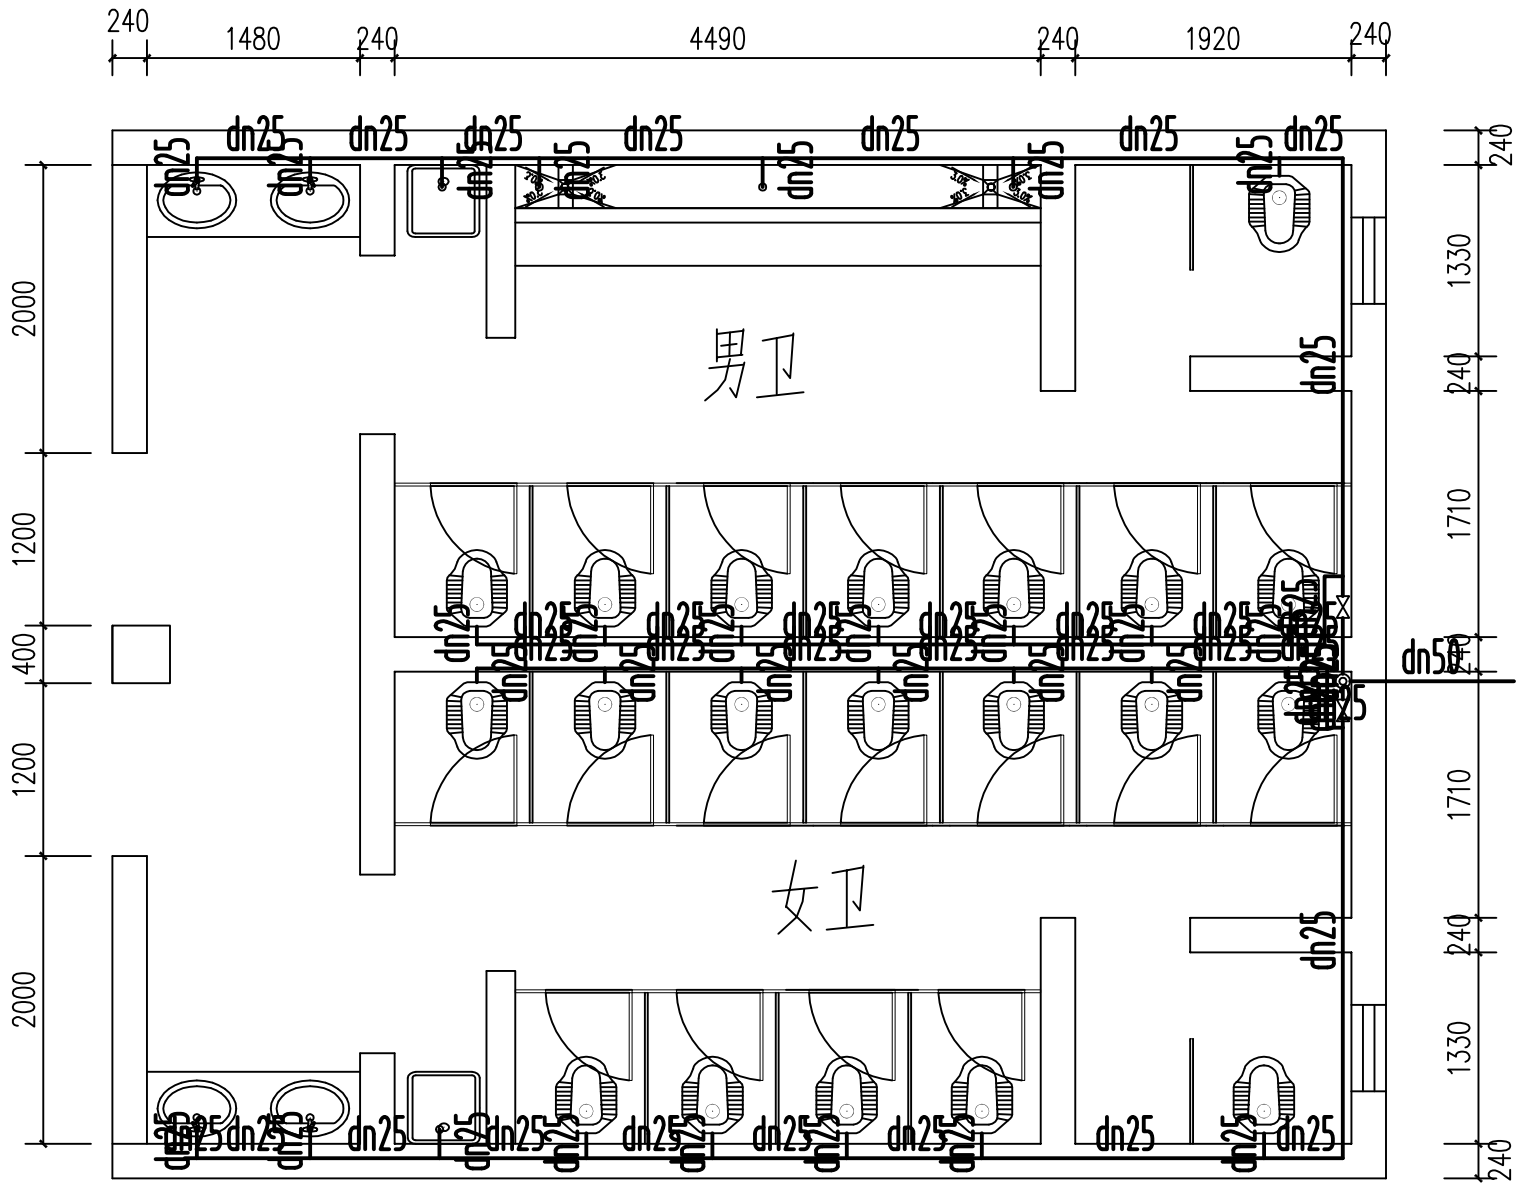

一楼男、女卫给水线路图 1:50

 说明: 1、未注明单位处均以mm为单位。
2、本楼层男、女卫生间给水管道重新安装均按照本图管径安装。



重庆豪腾园林装饰工程有限公司
Chongqing HaoTeng Garden Decoration Engineering Co., Ltd.

建筑装饰工程设计专项甲级
建筑幕墙工程设计专项乙级
资质证书编号: A150000182
A250000189

电话: 023-67027998
传真: 023-67027998
电子邮件: Cqhtgs2004@163.com

建设单位

CLIENT

重庆市大足区龙岗第一小学

项目名称

PROJECT

西街校区尚雅楼博雅楼厕所
教室漏水处理排危改造工程

子项目名称

SUBPROJECT

博雅楼

序号 NO.	修改内容 DESCRIPTION	日期 DATE

审定/日期
APPROVED BY / DATE

李瑞

审核/日期
AUDITED BY / DATE

李瑞

设计负责人/日期
PROJECT DIRECTOR / DATE

李瑞

校对/日期
CHECKED BY / DATE

李瑞

设计/日期
DESIGNED BY / DATE


李瑞

图名

DRAWING TITLE

一楼男、女卫排水线路图

工程编号 PROJECT NO.	
比例 SCALE	1:50
日期 DATE	2025.07
图号 DRAWING NO.	SS-08

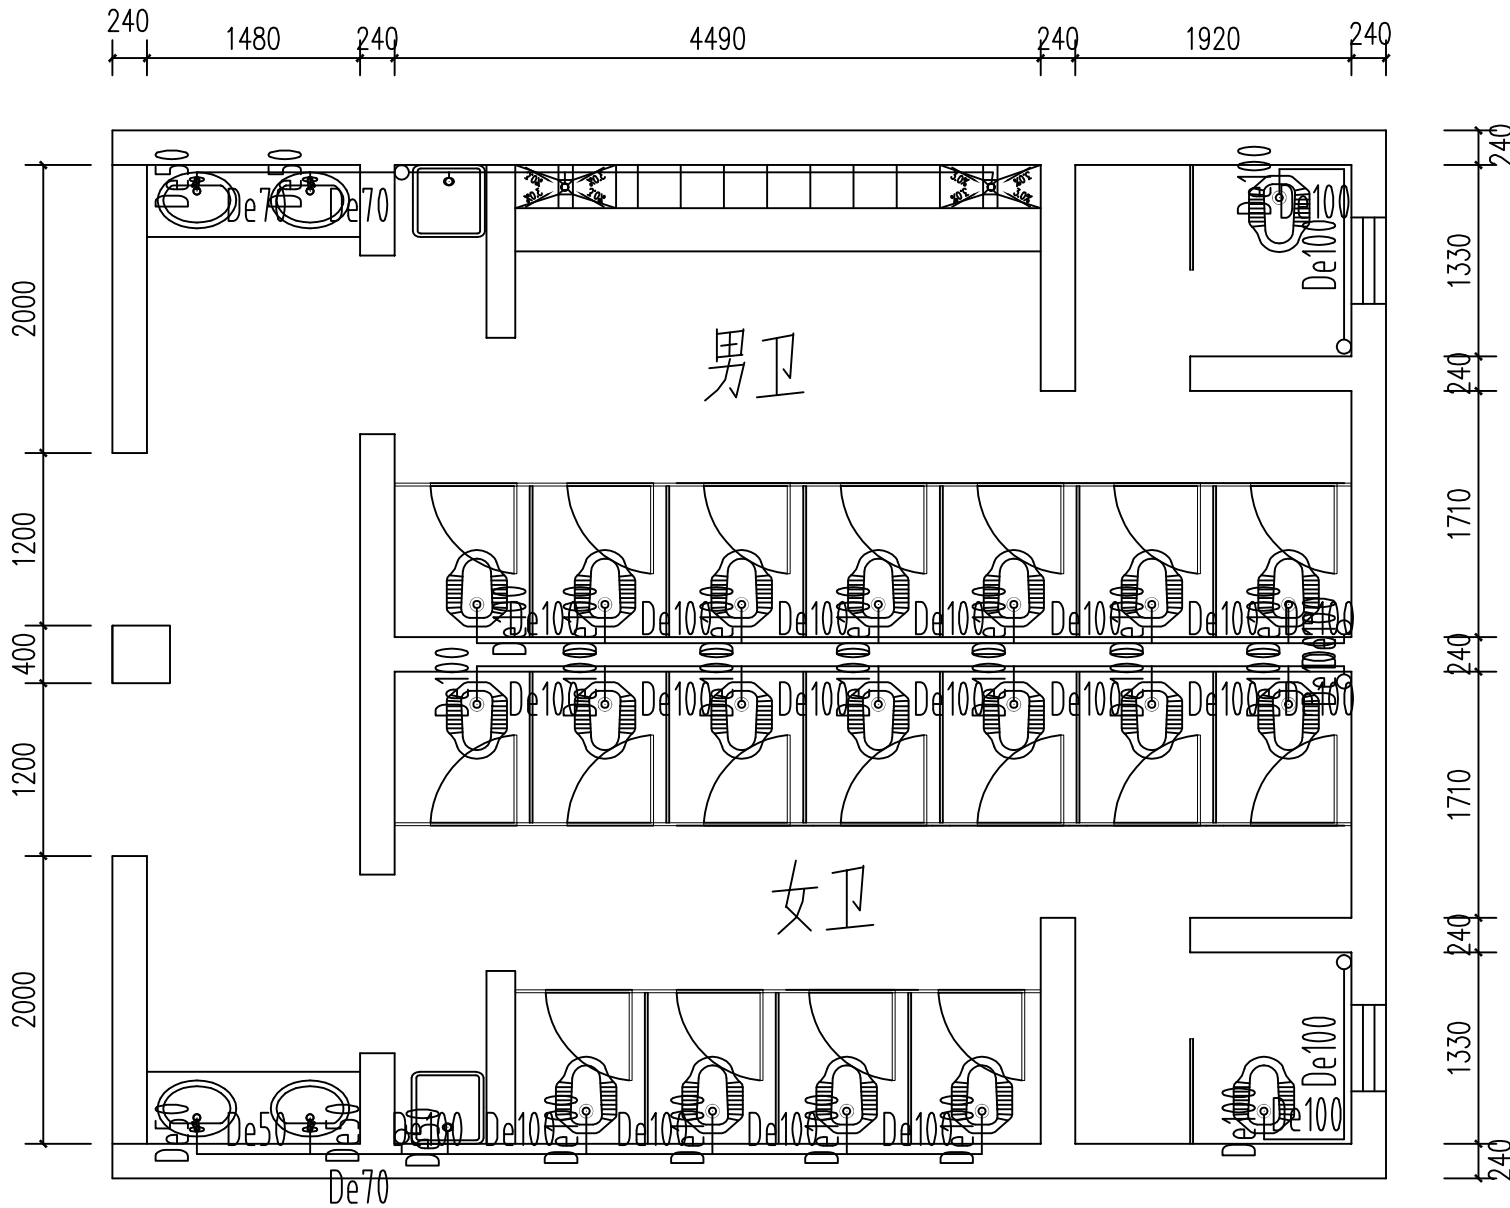


一楼男、女卫排水线路图 1:50

- 说明: 1、未注明单位处均以mm为单位。
2、本楼层男、女卫卫生间所有排水管道重新安装均按照本图管径安装。
3、本楼层男、女卫卫生间排污管道均为异层排水需做楼板开孔处理,且主管道经过2、4两层楼同样需做楼板开孔,同时也增加2、4楼层主管道长度。
4、改造排水管道需采用专业开孔机械对应管道大小进行楼板开孔,管道穿楼板及地漏管道缝隙需采用沥青麻丝填充,再采用建筑密封胶填充,最后5厚水泥基防水涂刷两遍确保不渗漏为止。

给排水材料表

序号	图例	名称	规格	单位	数量	备注
1		PP-R	dn25	米	40	
2		PP-R	dn50	米	5	
3		排水PVC-U	De50	米	2	
4		排水PVC-U	De70	米	2	
5		排水PVC-U	De100	米	56	
6		通用阀门	dn25	个	2	
7		大便器自闭式冲洗阀		个	20	
8		排水点		个	30	
9		洗面器龙头		个	4	
10		给水圆		个	5	
11		陶瓷洗手盆		个	4	
12		陶瓷蹲便器		个	20	

 

重庆豪腾园林装饰工程有限公司
Chongqing HaoTeng Garden Decoration Engineering Co., Ltd.

建筑装饰工程设计专项甲级
建筑幕墙工程设计专项乙级
资质证书编号: A150000182
A250000189

电话: 023-67027998
传真: 023-67027998
电子邮件: Cqhtgs2004@163.com

建设单位
CLIENT

重庆市大足区龙岗第一小学

项目名称
PROJECT

西街校区尚雅楼博雅楼厕所
教室漏水处理排危改造工程

子项目名称
SUBPROJECT

博雅楼

序号 NO.	修改内容 DESCRIPTION	日期 DATE

审定/日期
APPROVED BY / DATE

陈明

审核/日期
AUDITED BY / DATE

陈明

设计负责人/日期
PROJECT DIRECTOR / DATE

李斌

校对/日期
CHECKED BY / DATE

陈明

设计/日期
DESIGNED BY / DATE

李斌

图名
DRAWING TITLE

一楼男、女卫给水线路图

工程编号
PROJECT NO.

比例
SCALE


1:50

日期
DATE

2025.07


图号
DRAWING NO.

SS-10

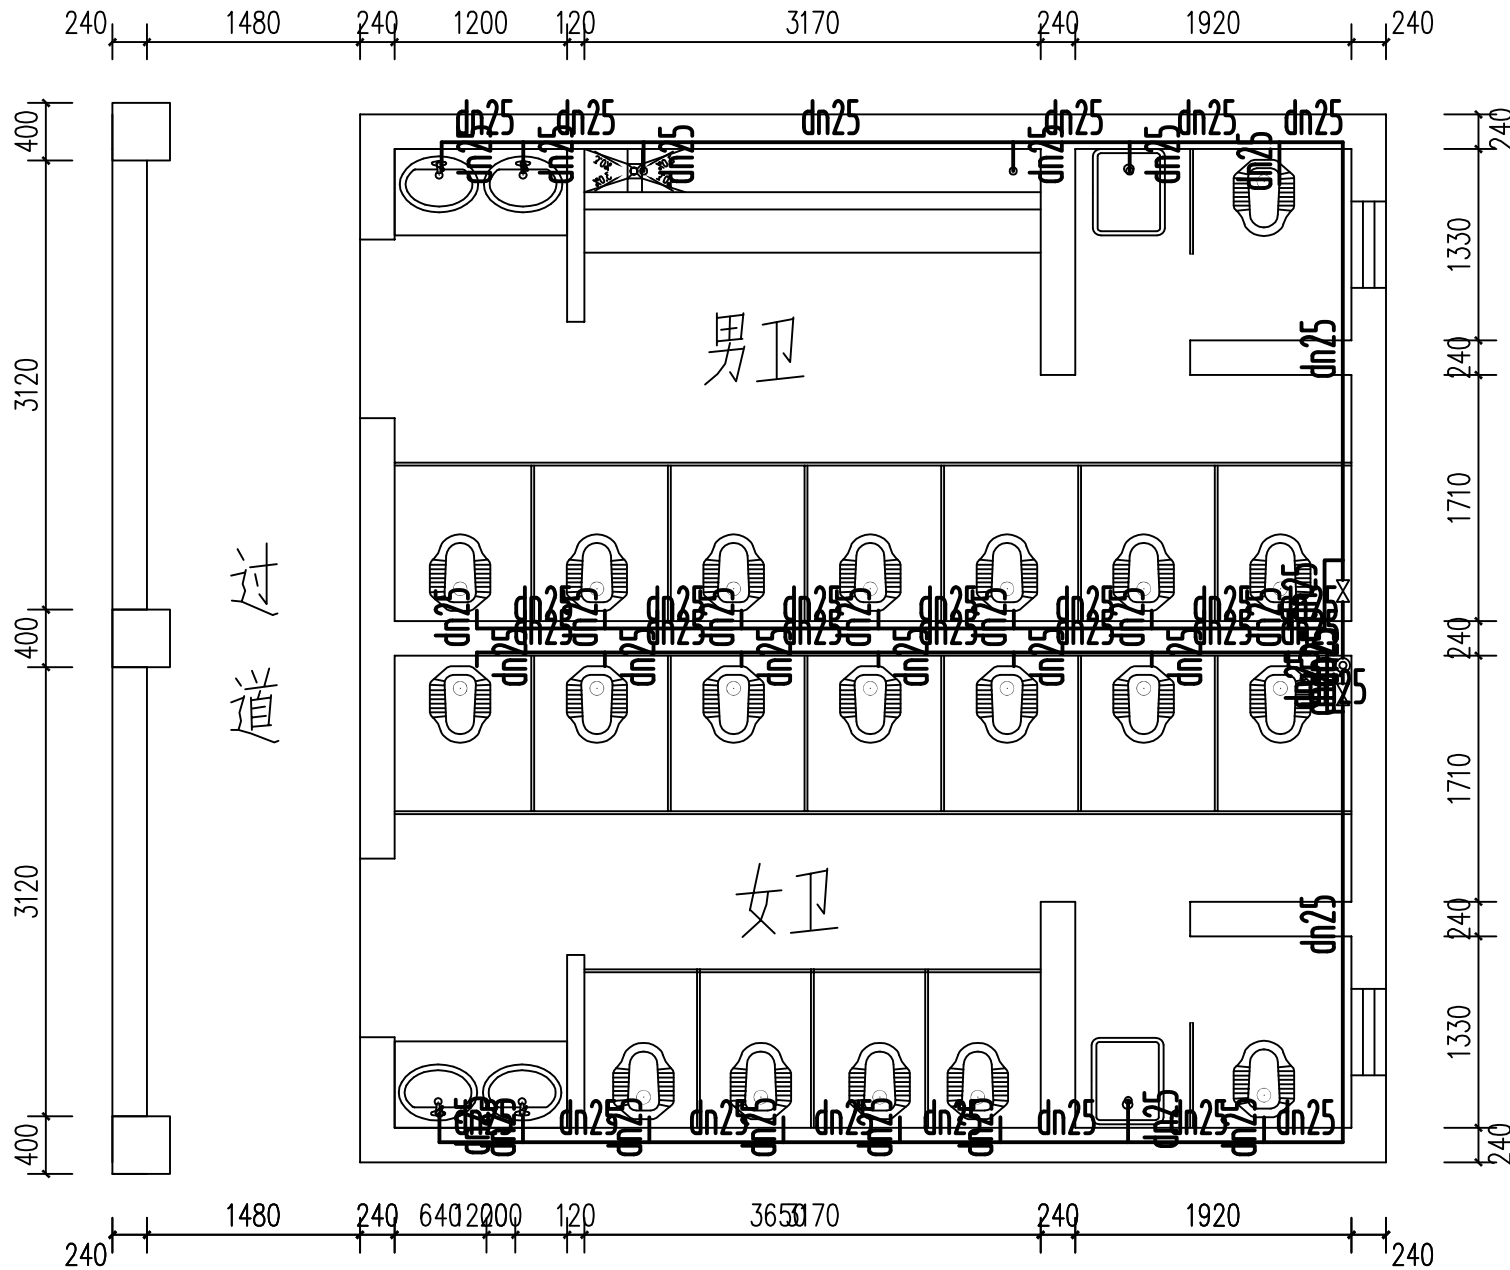

三楼男、女卫给水线路图 1:50

 说明: 1、未注明单位处均以mm为单位。
2、本楼层男、女卫生间给水管道重新安装均按照本图管径安装。



重庆豪腾园林装饰工程有限公司
Chongqing HaoTeng Garden Decoration Engineering Co., Ltd.

建筑装饰工程设计专项甲级
建筑幕墙工程设计专项乙级
资质证书编号: A150000182
A250000189

电话: 023-67027998
传真: 023-67027998
电子邮件: Cqhtgs2004@163.com

建设单位
CLIENT

重庆市大足区龙岗第一小学

项目名称
PROJECT

西街校区尚雅楼博雅楼厕所
教室漏水处理排危改造工程

子项目名称
SUBPROJECT

博雅楼

序号 NO.	修改内容 DESCRIPTION	日期 DATE

审定/日期
APPROVED BY / DATE

李瑞

审核/日期
AUDITED BY / DATE

李瑞

设计负责人/日期
PROJECT DIRECTOR / DATE

李瑞

校对/日期
CHECKED BY / DATE

李瑞


设计/日期
DESIGNED BY / DATE

李瑞

图名
DRAWING TITLE

一楼男、女卫排水线路图

工程编号 PROJECT NO.	
比例 SCALE	1:50
日期 DATE	2025.07
图号 DRAWING NO.	SS-11

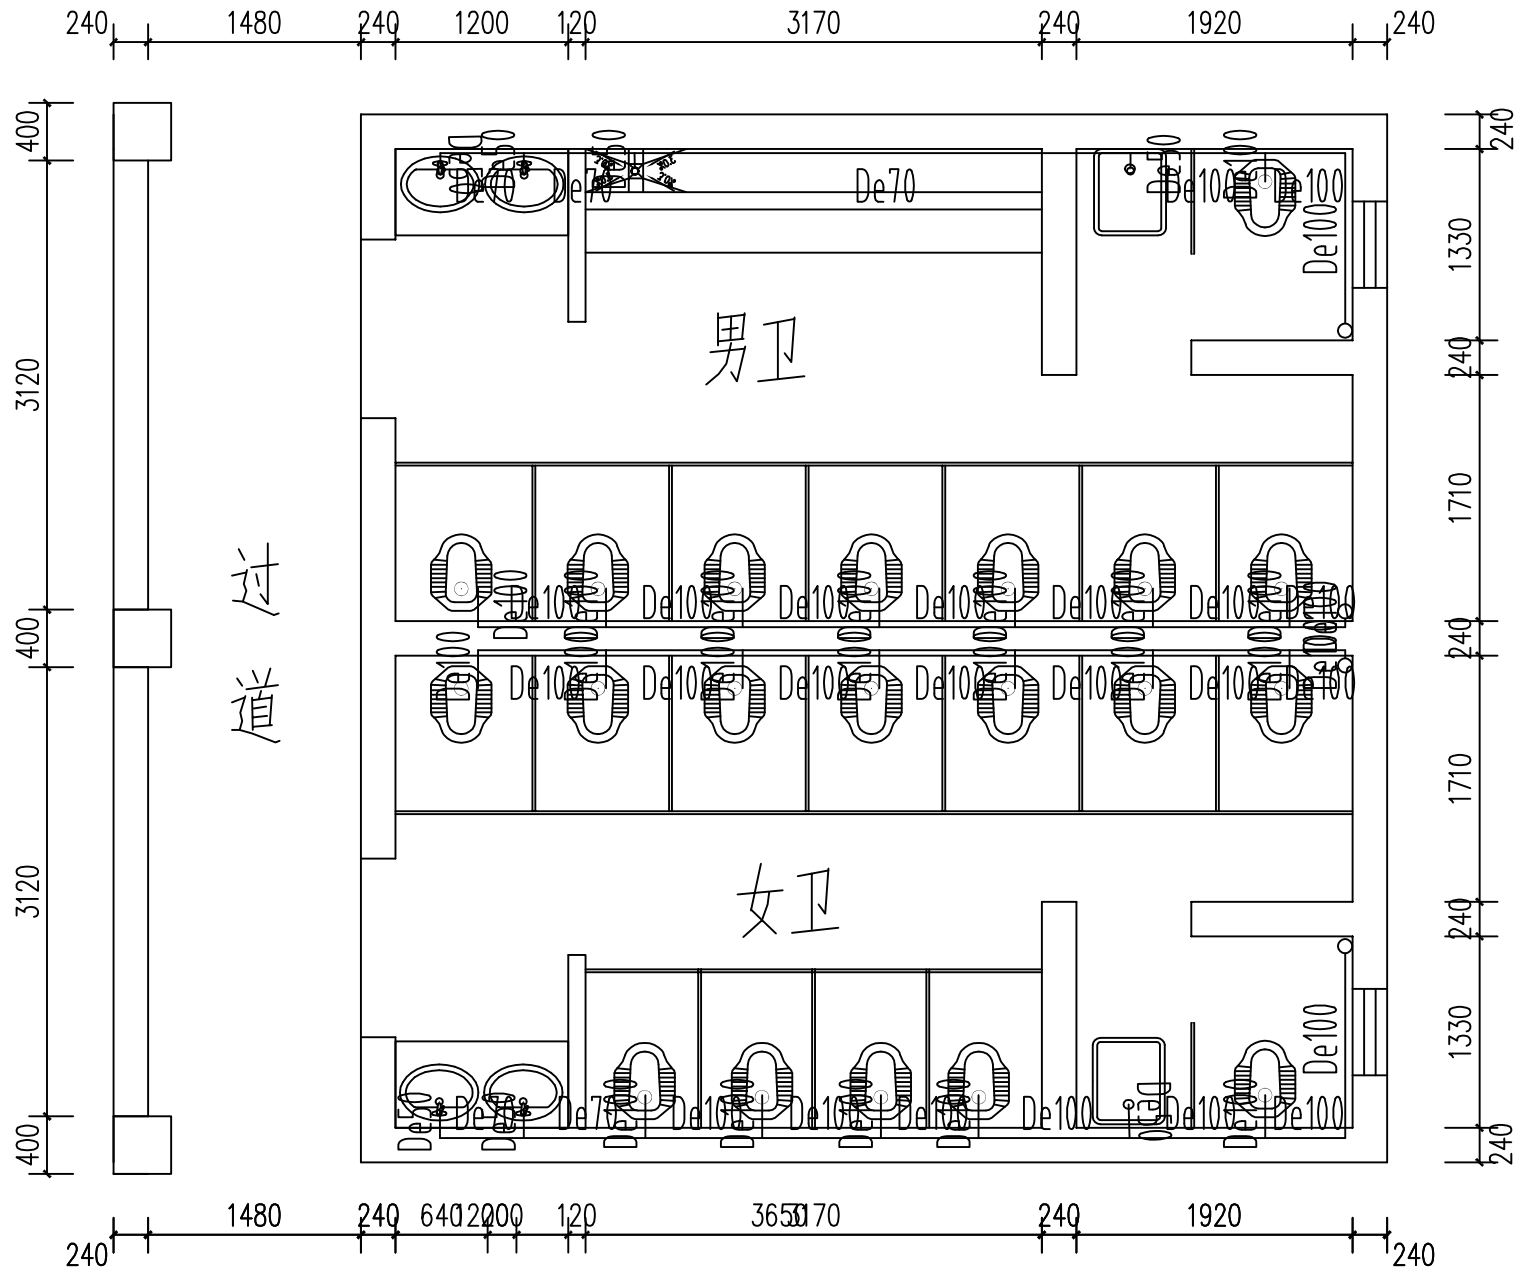


三楼男、女卫排水线路图 1:50

- 说明: 1、未注明单位处均以mm为单位。
2、本楼层男、女卫卫生间所有排水管道重新安装均按照本图管径安装。
3、本楼层男、女卫卫生间排污管道均为异层排水需做楼板开孔处理,且主管道经过2、4两层楼同样需做楼板开孔,同时也增加2、4楼层主管道长度。
4、改造排水管道需采用专业开孔机械对应管道大小进行楼板开孔,管道穿楼板及地漏管道缝隙需采用沥青麻丝填充,再采用建筑密封胶填充,最后5厚水泥基防水涂刷两遍确保不渗漏为止。

材料表

序号	图例	名称	规格	单位	数量	备注
1		PP-R	dn25	米	37	
2		PP-R	dn50	米	7	
3		排水PVC-U	De50	米	1	
4		排水PVC-U	De70	米	6	
5		排水PVC-U	De100	米	55	
6		通用阀门	dn25	个	2	
7		大便器自闭式冲洗阀		个	20	
8		排水点		个	4	
9		给水圆		个	5	
10		陶瓷蹲便器		个	20	
11		陶瓷洗手盆		个	4	

 

重庆豪腾园林装饰工程有限公司
Chongqing HaoTeng Garden Decoration Engineering Co., Ltd.

建筑装饰工程设计专项甲级
建筑幕墙工程设计专项乙级
资质证书编号: A150000182
A250000189

电话: 023-67027998
传真: 023-67027998
电子邮件: Cqhtgs2004@163.com

建设单位
CLIENT

重庆市大足区龙岗第一小学

项目名称
PROJECT

西街校区尚雅楼博雅楼厕所
教室漏水处理排危改造工程

子项目名称
SUBPROJECT

博雅楼

序号 NO.	修改内容 DESCRIPTION	日期 DATE

审定/日期
APPROVED BY / DATE

李瑞

审核/日期
AUDITED BY / DATE

李瑞

设计负责人/日期
PROJECT DIRECTOR / DATE

李瑞

校对/日期
CHECKED BY / DATE

李瑞

设计/日期
DESIGNED BY / DATE

李瑞

图名
DRAWING TITLE

五楼男、女卫给水线路图

工程编号
PROJECT NO.

比例
SCALE


1:50

日期
DATE

2025.07


图号
DRAWING NO.

SS-13

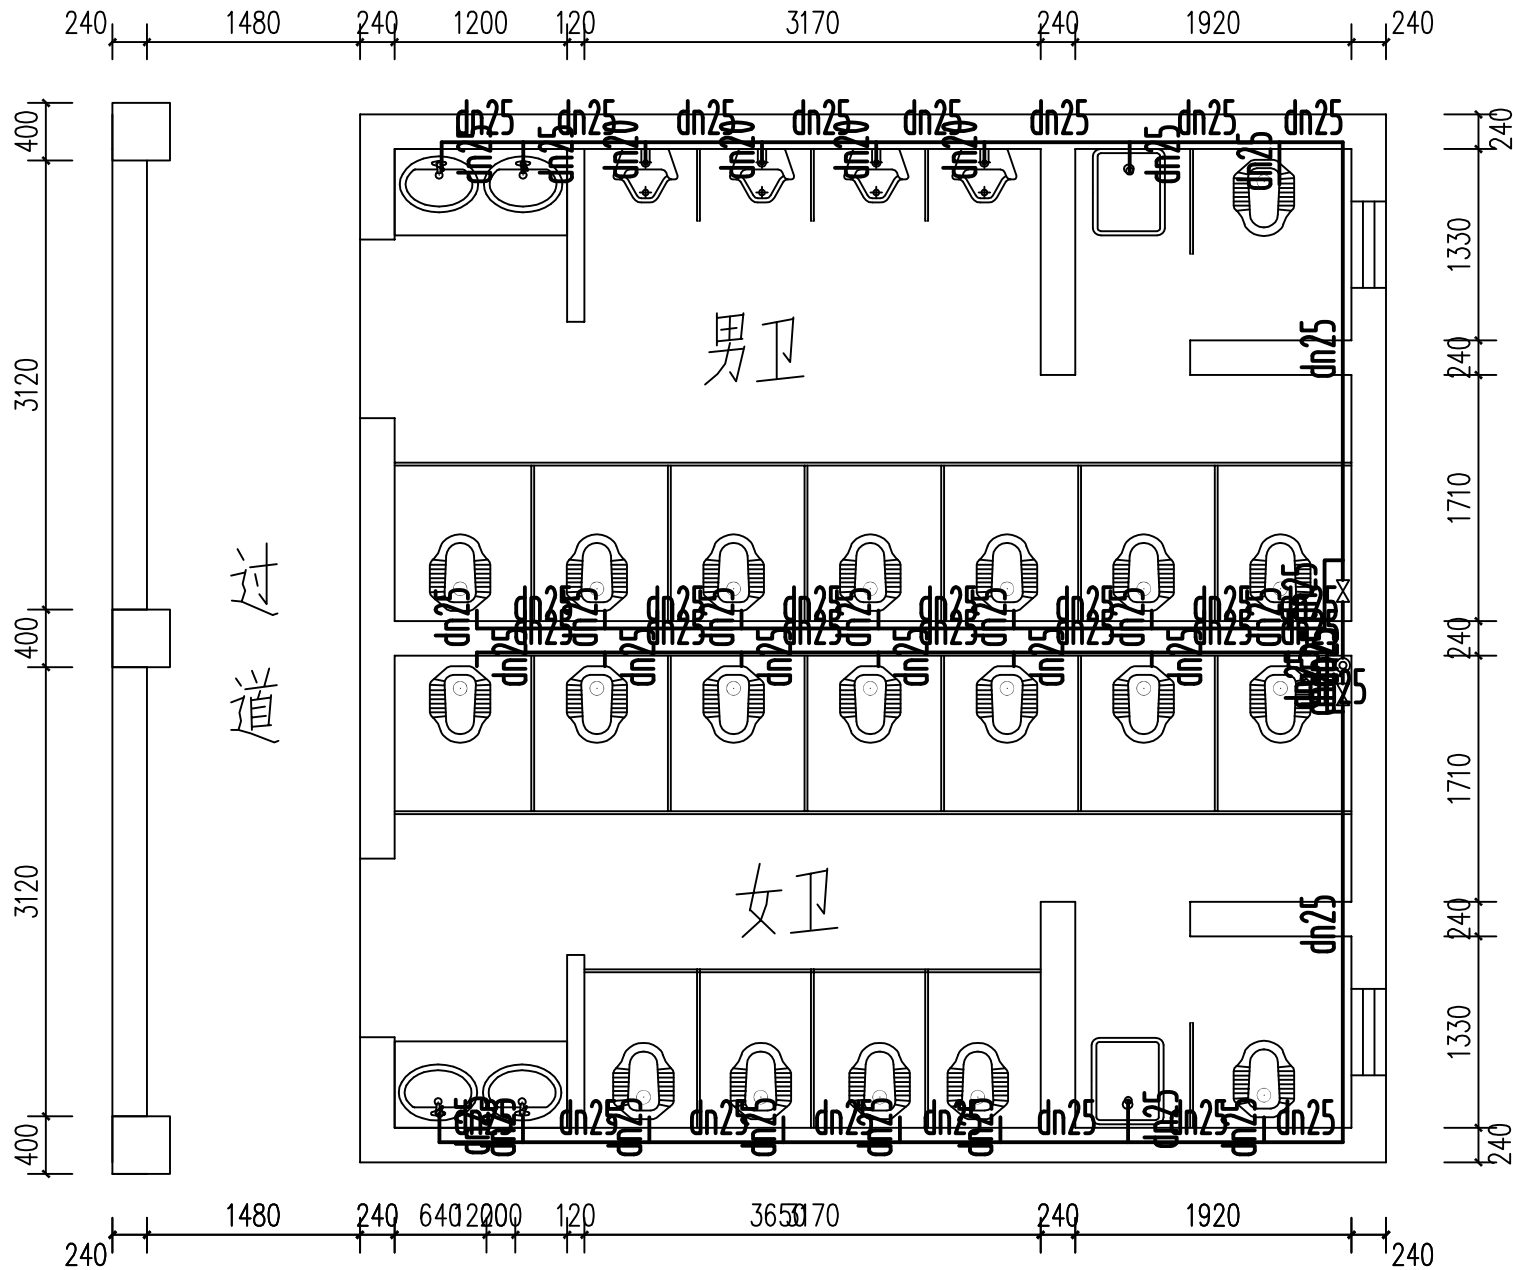

五楼男、女卫给水线路图 1:50

 说明: 1、未注明单位处均以mm为单位。
2、本楼层男、女卫生间给水管道重新安装均按照本图管径安装。



重庆豪腾园林装饰工程有限公司
Chongqing HaoTeng Garden Decoration Engineering Co., Ltd.

建筑装饰工程设计专项甲级
建筑幕墙工程设计专项乙级
资质证书编号: A150000182
A250000189

电话: 023-67027998
传真: 023-67027998
电子邮件: Cqhtgs2004@163.com

建设单位
CLIENT

重庆市大足区龙岗第一小学

项目名称
PROJECT

西街校区尚雅楼博雅楼厕所
教室漏水处理排危改造工程

子项目名称
SUBPROJECT

博雅楼

序号 NO.	修改内容 DESCRIPTION	日期 DATE

审定/日期
APPROVED BY / DATE

李瑞

审核/日期
AUDITED BY / DATE

李瑞

设计负责人/日期
PROJECT DIRECTOR / DATE

李瑞

校对/日期
CHECKED BY / DATE

李瑞


设计/日期
DESIGNED BY / DATE

李瑞

图名
DRAWING TITLE

五楼男、女卫排水线路图

工程编号 PROJECT NO.	
比例 SCALE	1:50
日期 DATE	2025.07
图号 DRAWING NO.	SS-14

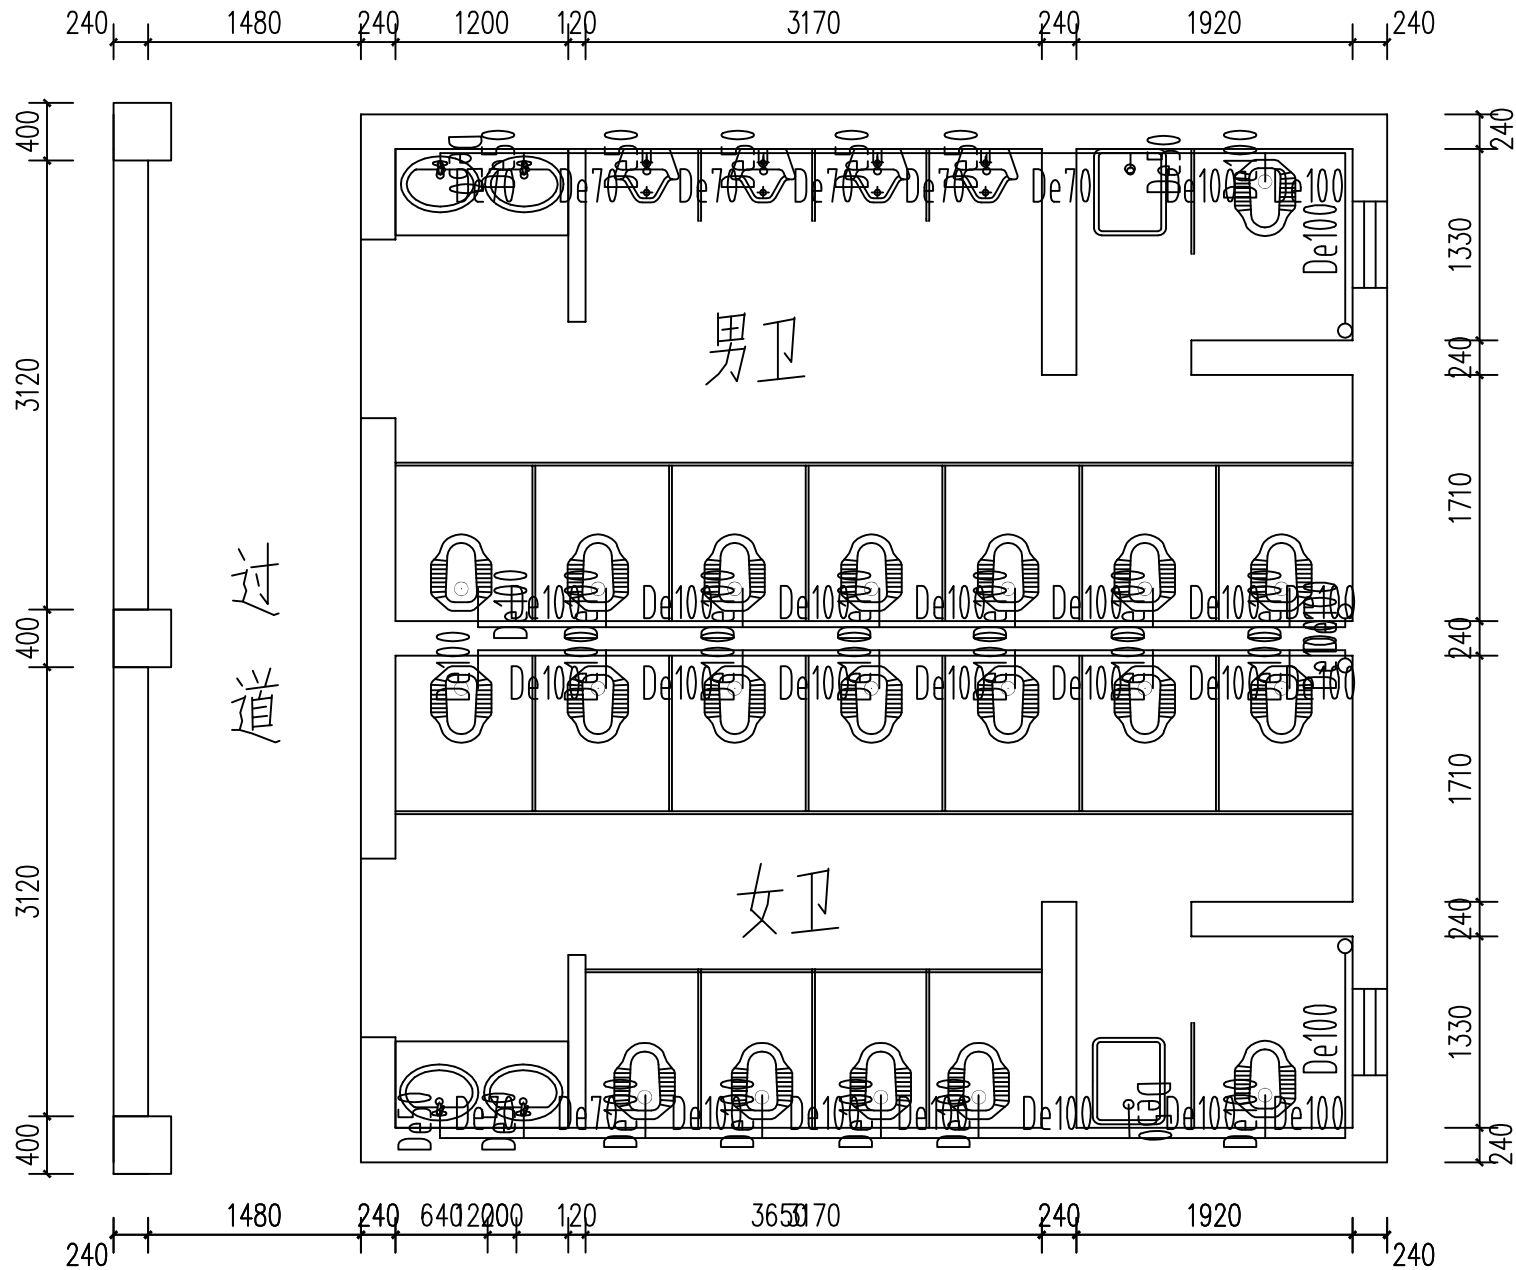


五楼男、女卫排水线路图 1:50

- 说明: 1、未注明单位处均以mm为单位。
2、本楼层男、女卫卫生间所有排水管道重新安装均按照本图管径安装。
3、本楼层男、女卫卫生间排污管道均为异层排水需做楼板开孔处理,且主管道经过2、4两层楼同样需做楼板开孔,同时也增加2、4楼层主管道长度。
4、改造排水管道需采用专业开孔机械对应管道大小进行楼板开孔,管道穿楼板及地漏管道缝隙需采用沥青麻丝填充,再采用建筑密封胶填充,最后5厚水泥基防水涂刷两遍确保不渗漏为止。

材料表

序号	图例	名称	规格	单位	数量	备注
1		PP-R	dn25	米	37	
2		PP-R	dn50	米	7	
3		排水PVC-U	De50	米	1	
4		排水PVC-U	De70	米	6	
5		排水PVC-U	De100	米	55	
6		通用阀门	dn25	个	2	
7		小便器感应式冲洗阀		个	4	
8		大便器自闭式冲洗阀		个	20	
9		排水点		个	7	
10		给水圆		个	7	
11		陶瓷蹲便器		个	20	
12		陶瓷洗手盆		个	8	
13		陶瓷小便斗		个	8	

 

重庆豪腾园林装饰工程有限公司
Chongqing HaoTeng Garden Decoration Engineering Co., Ltd.

建筑装饰工程设计专项甲级
建筑幕墙工程设计专项乙级
资质证书编号: A150000182
A250000189

电话: 023-67027998
传真: 023-67027998
电子邮件: Cqhtgs2004@163.com

建设单位
CLIENT

重庆市大足区龙岗第一小学

项目名称
PROJECT

西街校区尚雅楼博雅楼厕所
教室漏水处理排危改造工程

子项目名称
SUBPROJECT

博雅楼

序号 NO.	修改内容 DESCRIPTION	日期 DATE

审定/日期
APPROVED BY / DATE

审核/日期
AUDITED BY / DATE

设计负责人/日期
PROJECT DIRECTOR / DATE

校对/日期
CHECKED BY / DATE

设计/日期
DESIGNED BY / DATE

图名
DRAWING TITLE

男、女卫给排水材料表

工程编号 PROJECT NO.	
比例 SCALE	1:50
日期 DATE	2025.07
图号 DRAWING NO.	SS-15