

施工图

(给排水专业)

工程名称: 重庆市天府中学消防系统维修整改项目

建设单位: 重庆勉仁科技有限责任公司

设计号:



YQ 重庆银桥工程设计（集团）有限公司

工程设计甲级证书号: A150000368 地址: 重庆市沙坪坝区天马路12号9层









电话: 023-65484301
TEL

传真: 023-61727949
FAX

2025年8月

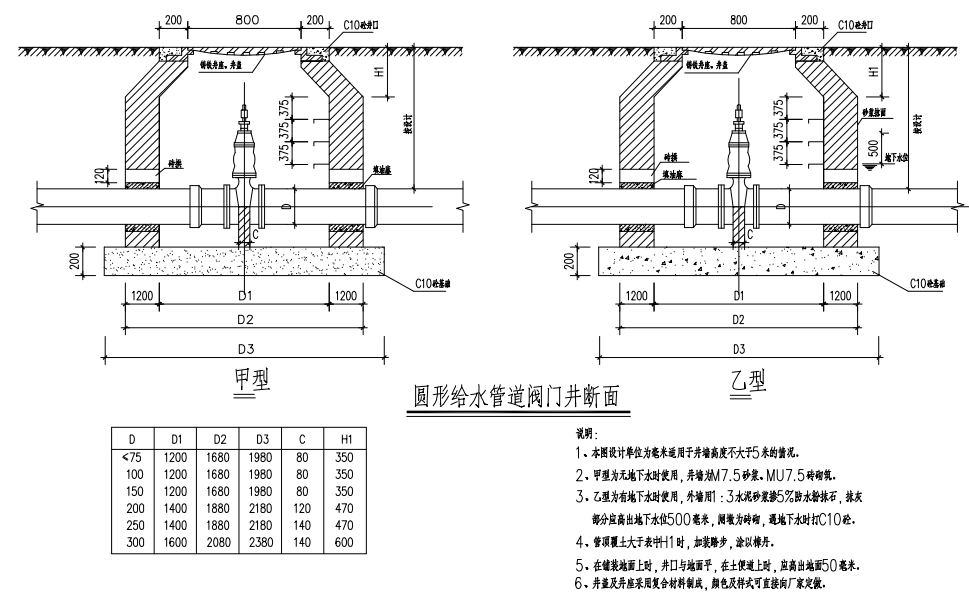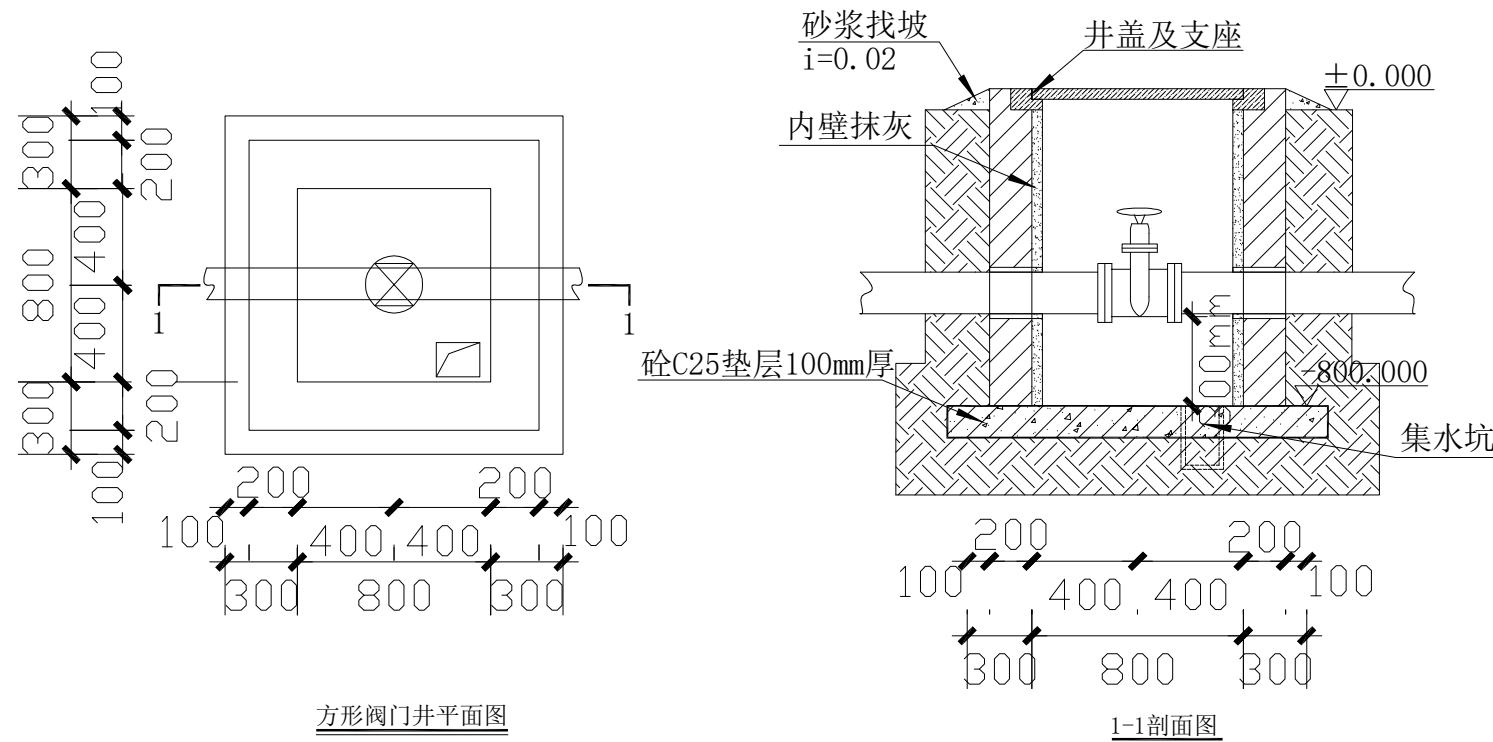

备注：选用《砖砌给水阀门井及水表井》05ss907-4图集。
明装砌井将集水坑取消，并在井底设置DN25排水管。

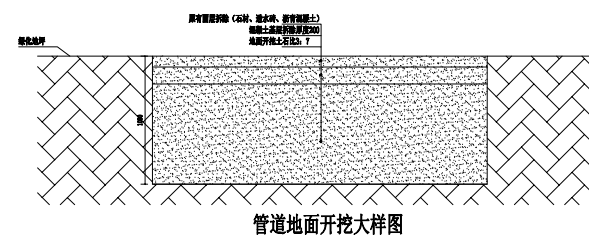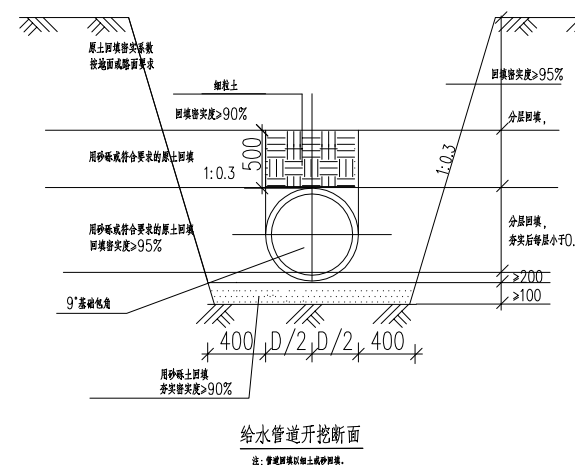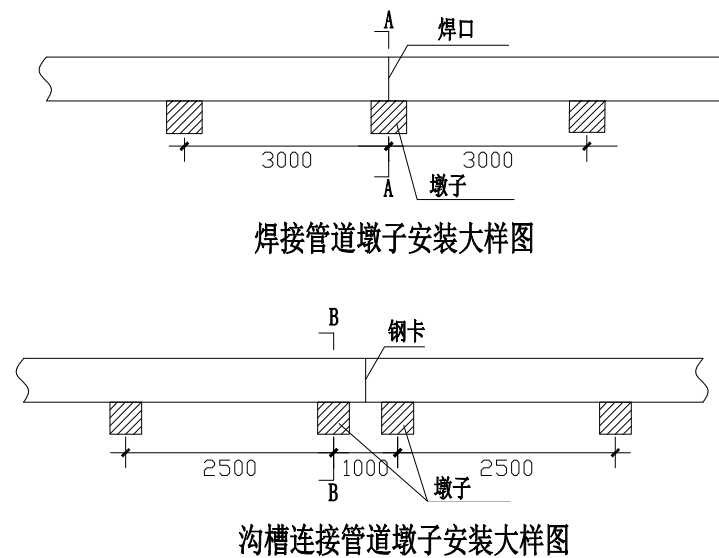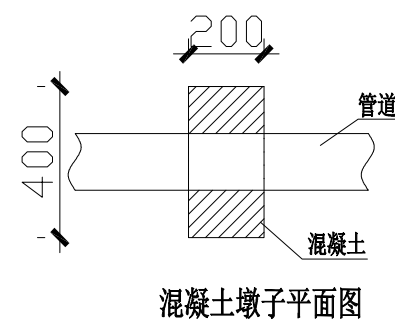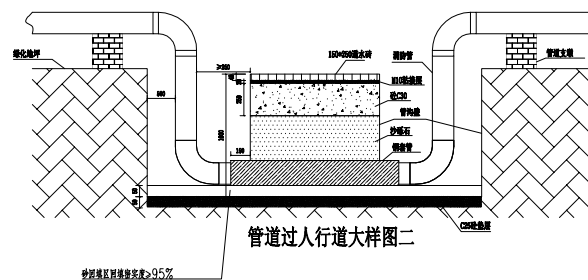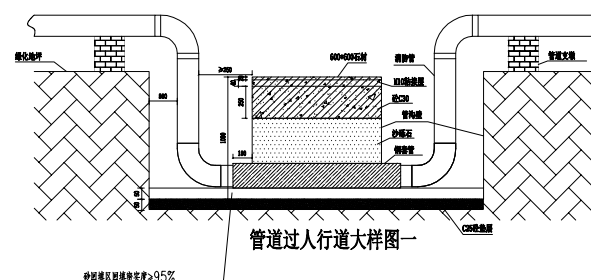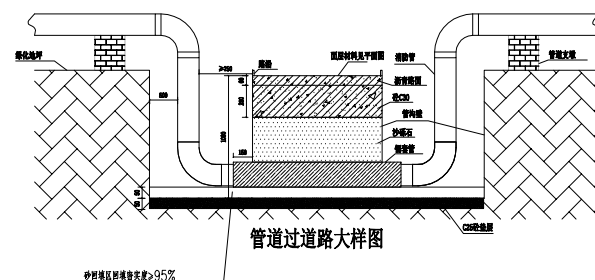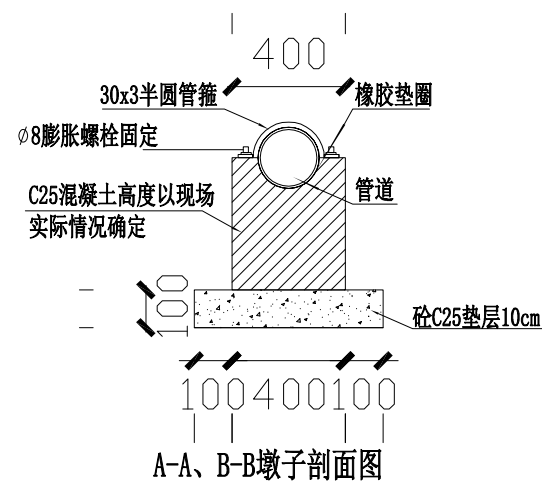


管卡安装参见03S402第88页,钢制锚固件必须采取相应的防腐处理

管道安装大样图

敬 告

1. 本图尺寸以图上标注为准, 不得以比例尺度量。
2. 本套图必须经审批并加盖设计专用章方可作为实际施工之用。
3. 本图之最高版本为本套版本。
4. 本套图之版权属于重庆新工源设计(集团)有限公司所有, 未经本版权人不得转让第三方, 或以任何形式复制。

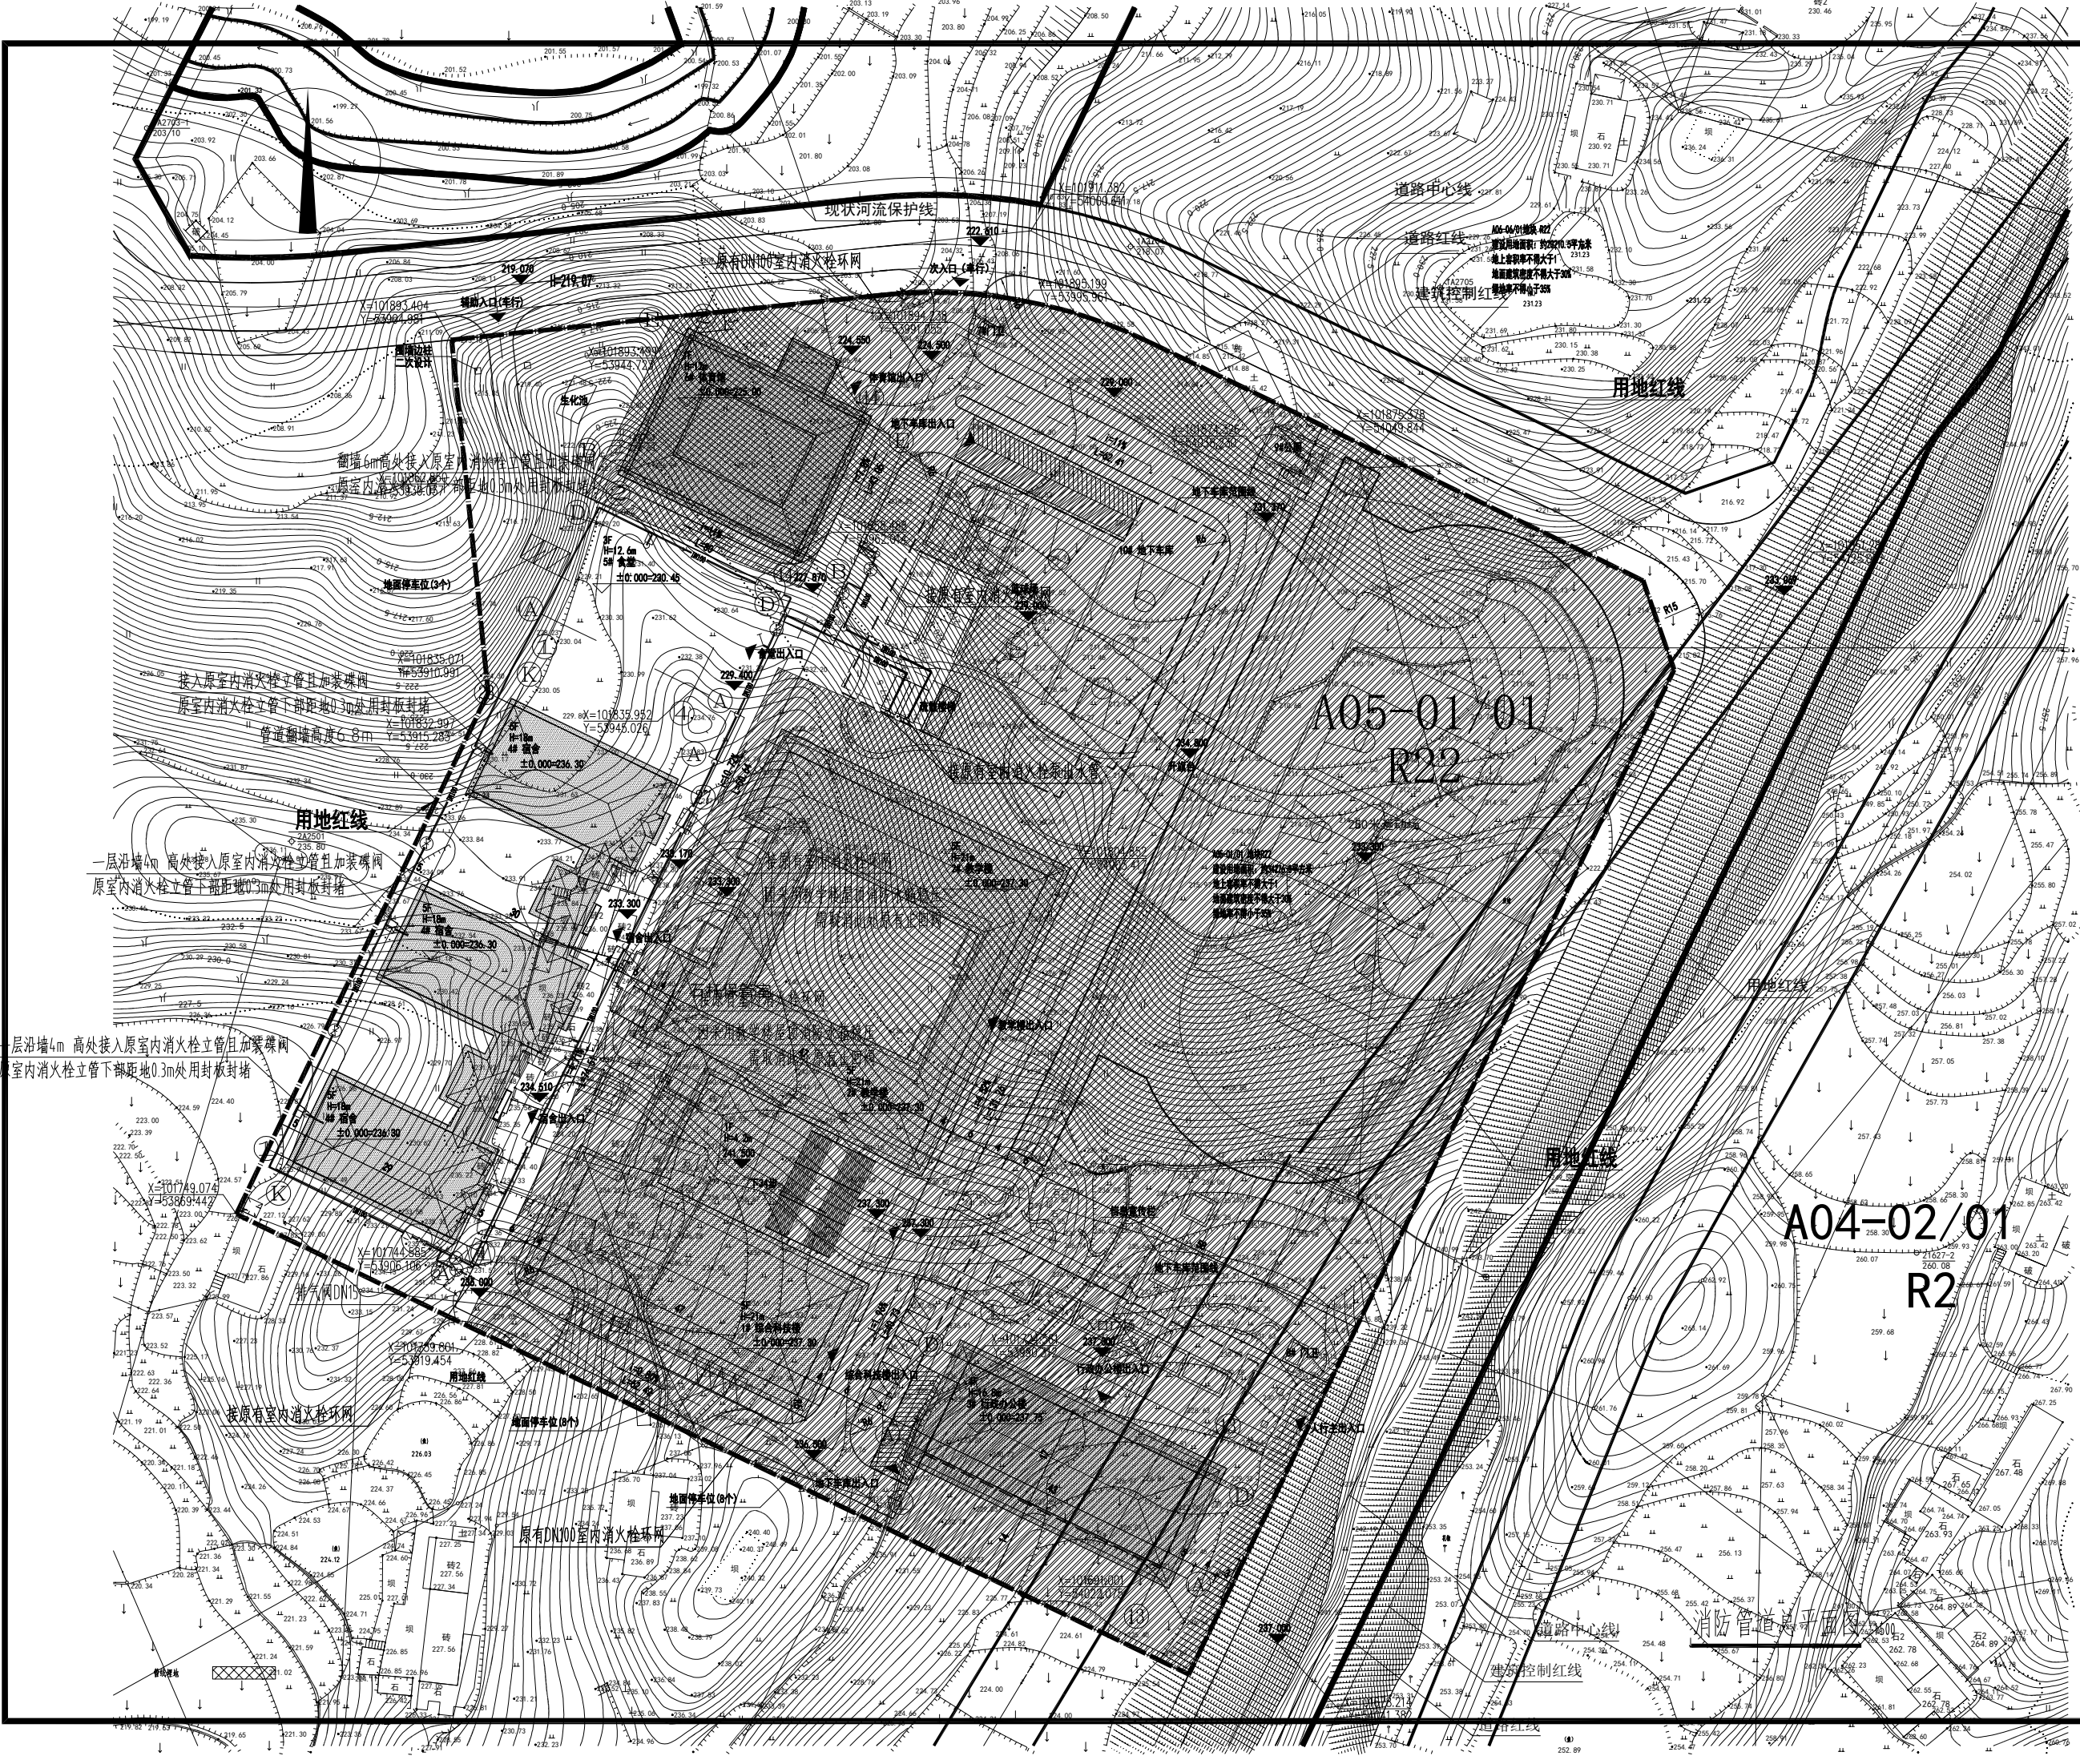

说明

本图未取得建委、规划、消防等相关主管部门批准前仅作为技术咨询之用

重庆耀桥工程设计(集团)有限公司
Chongqing Yaqiao Engineering Design (Group) Co., Ltd.
工程设计资质证书号: A150000368

地址: 重庆沙坪坝区天马路12号
电话: 023-65484301 传真: 023-61727949
TEL: 023-65484301 FAX: 023-61727949

建设方	重庆沙坪坝区天马路12号
项目名称	重庆沙坪坝区天马路12号

图名

消防管道总平面图

设计号	Design number	设计阶段	Design Stage	施工图
图号	SS-03	专业	给排水	
版本号	第一版	比例	1:100	
日期	2025.08	图幅	A1	

设计	彭倩	彭倩
主要设计人	彭倩	
校对	张德江	张德江
专业执行负责	张德江	
专业负责	高亨波	高亨波
审核	高亨波	
项目执行负责	陈铁	陈铁
项目负责	徐燕斐	徐燕斐
审定	陈正泽	陈正泽

敬告

1. 本图尺寸以图上标注为准, 不得以比例尺度量。
2. 本图仅供参考, 不作为施工依据, 如需施工, 请向设计单位索取施工详图。
3. 本图之最高版本为有效版本。
4. 本图之版权归重庆耀桥工程设计(集团)有限公司所有, 未经许可不得复制或转售, 或以任何形式复制。

面层恢复图例

面层石材(14平方)

①

面层透水砖 (62平方)


②

面层沥青混凝土 (9平方)

③

管道长度430米

消防专项维修详见清单附件

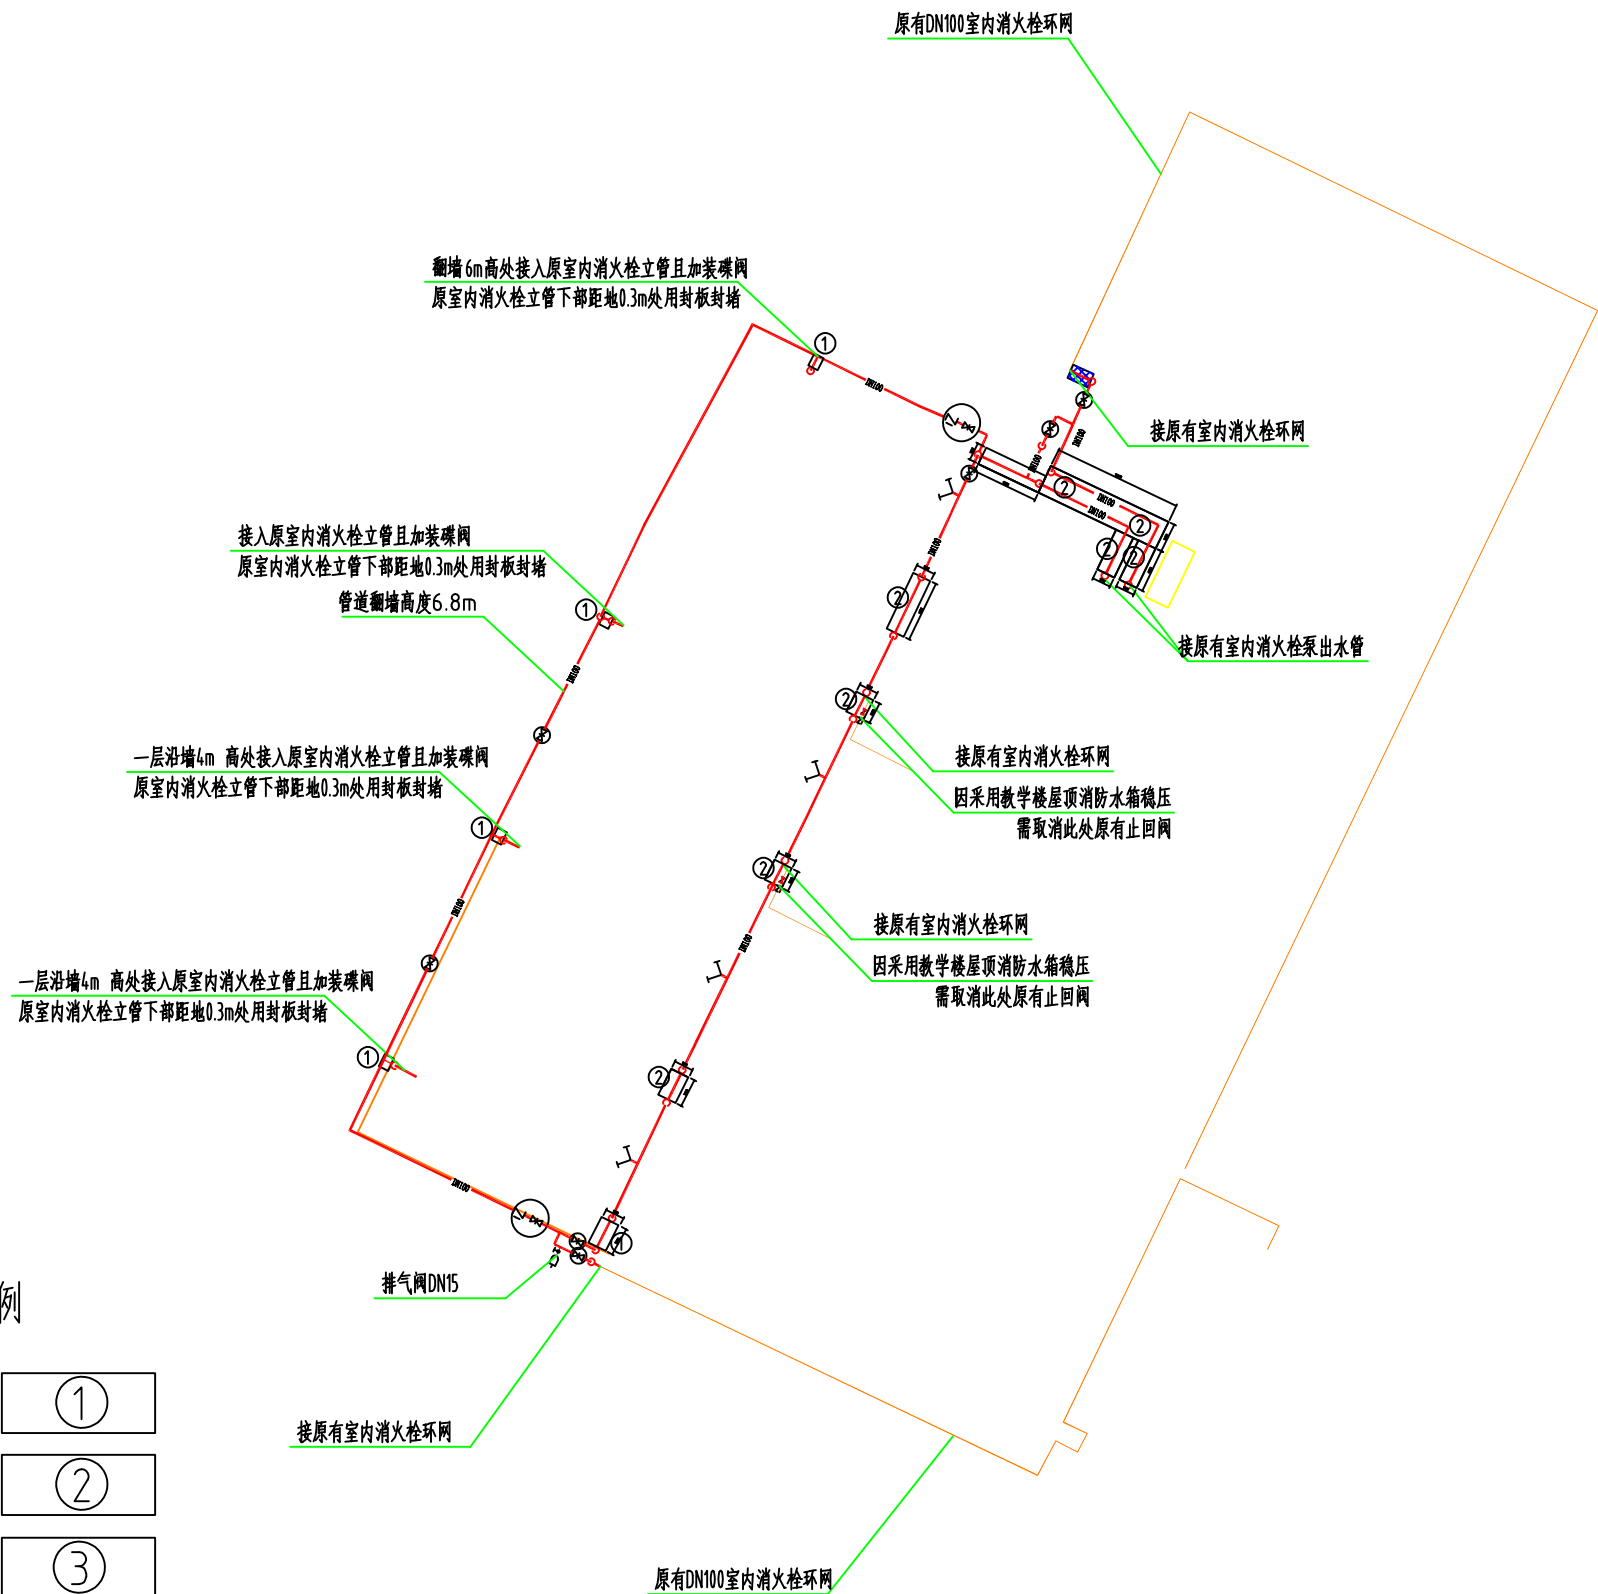

消防管道地面恢复位置平面图 1:1000

说 明																																																																			
本图未取得建委、规划、消防等相关主管部门批准前仅作为技术咨询之用																																																																			
YQ 重庆银桥工程设计(集团)有限公司 Chongqing Yinqiao Engineering Design (Group) Co., Ltd. 工程设计资质证书号: A150000368 地址: 重庆沙坪坝区天马路12号 电话: 023-65484301 传真: 023-61727949 建 设 方 Construction Party 重庆市北碚区地仁科技有限公司 项目名称 Project name 重庆市天府中学消防系统修缮改造项目 <tr><td>图 名 Drawing title</td><td colspan="3">消防管道地面恢复位置平面图</td></tr><tr><td>设计号 Design number</td><td colspan="3"></td></tr><tr><td>设计阶段 Design Stage</td><td colspan="3">施工图</td></tr><tr><td>图 号 Drawing number</td><td>SS-05</td><td>专业 Specialty</td><td>给排水</td></tr><tr><td>版 本 号 Version number</td><td>第一版</td><td>比例 Scale</td><td>1:100</td></tr><tr><td>日 期 Date</td><td>2025.08</td><td>图幅 Mapsheet</td><td>A1</td></tr><tr><td>设 计 Design</td><td>彭 倩</td><td colspan="2"></td></tr><tr><td>主要设计人 Main Designer</td><td>彭 倩</td><td colspan="2"></td></tr><tr><td>校 对 Check</td><td>张德江</td><td colspan="2"></td></tr><tr><td>专业执行负责 Professional Execution Responsibility</td><td>张德江</td><td colspan="2"></td></tr><tr><td>专业负责 Professional Responsibility</td><td>高亨波</td><td colspan="2"></td></tr><tr><td>审 核 Review</td><td>高亨波</td><td colspan="2"></td></tr><tr><td>项目执行负责 Project Execution Responsibility</td><td>陈 铁</td><td colspan="2"></td></tr><tr><td>项目负责 Project Responsibility</td><td>徐燕雯</td><td colspan="2"></td></tr><tr><td>审 定 Approval</td><td>陈正泽</td><td colspan="2"></td></tr><tr><td colspan="4">敬 告 1. 本图尺寸以图上标注为准, 不得以比例尺度量。 2. 本图须经监理单位审核并加盖设计专用章方可作为实施施工之用。 3. 本图之原图版本为有效版本。 4. 本图之修改须经重庆银桥工程设计(集团)有限公司所有。 重庆银桥工程设计(集团)有限公司 设计人: 彭倩 审核人: 高亨波</td></tr>				图 名 Drawing title	消防管道地面恢复位置平面图			设计号 Design number				设计阶段 Design Stage	施工图			图 号 Drawing number	SS-05	专业 Specialty	给排水	版 本 号 Version number	第一版	比例 Scale	1:100	日 期 Date	2025.08	图幅 Mapsheet	A1	设 计 Design	彭 倩			主要设计人 Main Designer	彭 倩			校 对 Check	张德江			专业执行负责 Professional Execution Responsibility	张德江			专业负责 Professional Responsibility	高亨波			审 核 Review	高亨波			项目执行负责 Project Execution Responsibility	陈 铁			项目负责 Project Responsibility	徐燕雯			审 定 Approval	陈正泽			敬 告 1. 本图尺寸以图上标注为准, 不得以比例尺度量。 2. 本图须经监理单位审核并加盖设计专用章方可作为实施施工之用。 3. 本图之原图版本为有效版本。 4. 本图之修改须经重庆银桥工程设计(集团)有限公司所有。 重庆银桥工程设计(集团)有限公司 设计人: 彭倩 审核人: 高亨波			
图 名 Drawing title	消防管道地面恢复位置平面图																																																																		
设计号 Design number																																																																			
设计阶段 Design Stage	施工图																																																																		
图 号 Drawing number	SS-05	专业 Specialty	给排水																																																																
版 本 号 Version number	第一版	比例 Scale	1:100																																																																
日 期 Date	2025.08	图幅 Mapsheet	A1																																																																
设 计 Design	彭 倩																																																																		
主要设计人 Main Designer	彭 倩																																																																		
校 对 Check	张德江																																																																		
专业执行负责 Professional Execution Responsibility	张德江																																																																		
专业负责 Professional Responsibility	高亨波																																																																		
审 核 Review	高亨波																																																																		
项目执行负责 Project Execution Responsibility	陈 铁																																																																		
项目负责 Project Responsibility	徐燕雯																																																																		
审 定 Approval	陈正泽																																																																		
敬 告 1. 本图尺寸以图上标注为准, 不得以比例尺度量。 2. 本图须经监理单位审核并加盖设计专用章方可作为实施施工之用。 3. 本图之原图版本为有效版本。 4. 本图之修改须经重庆银桥工程设计(集团)有限公司所有。 重庆银桥工程设计(集团)有限公司 设计人: 彭倩 审核人: 高亨波																																																																			